


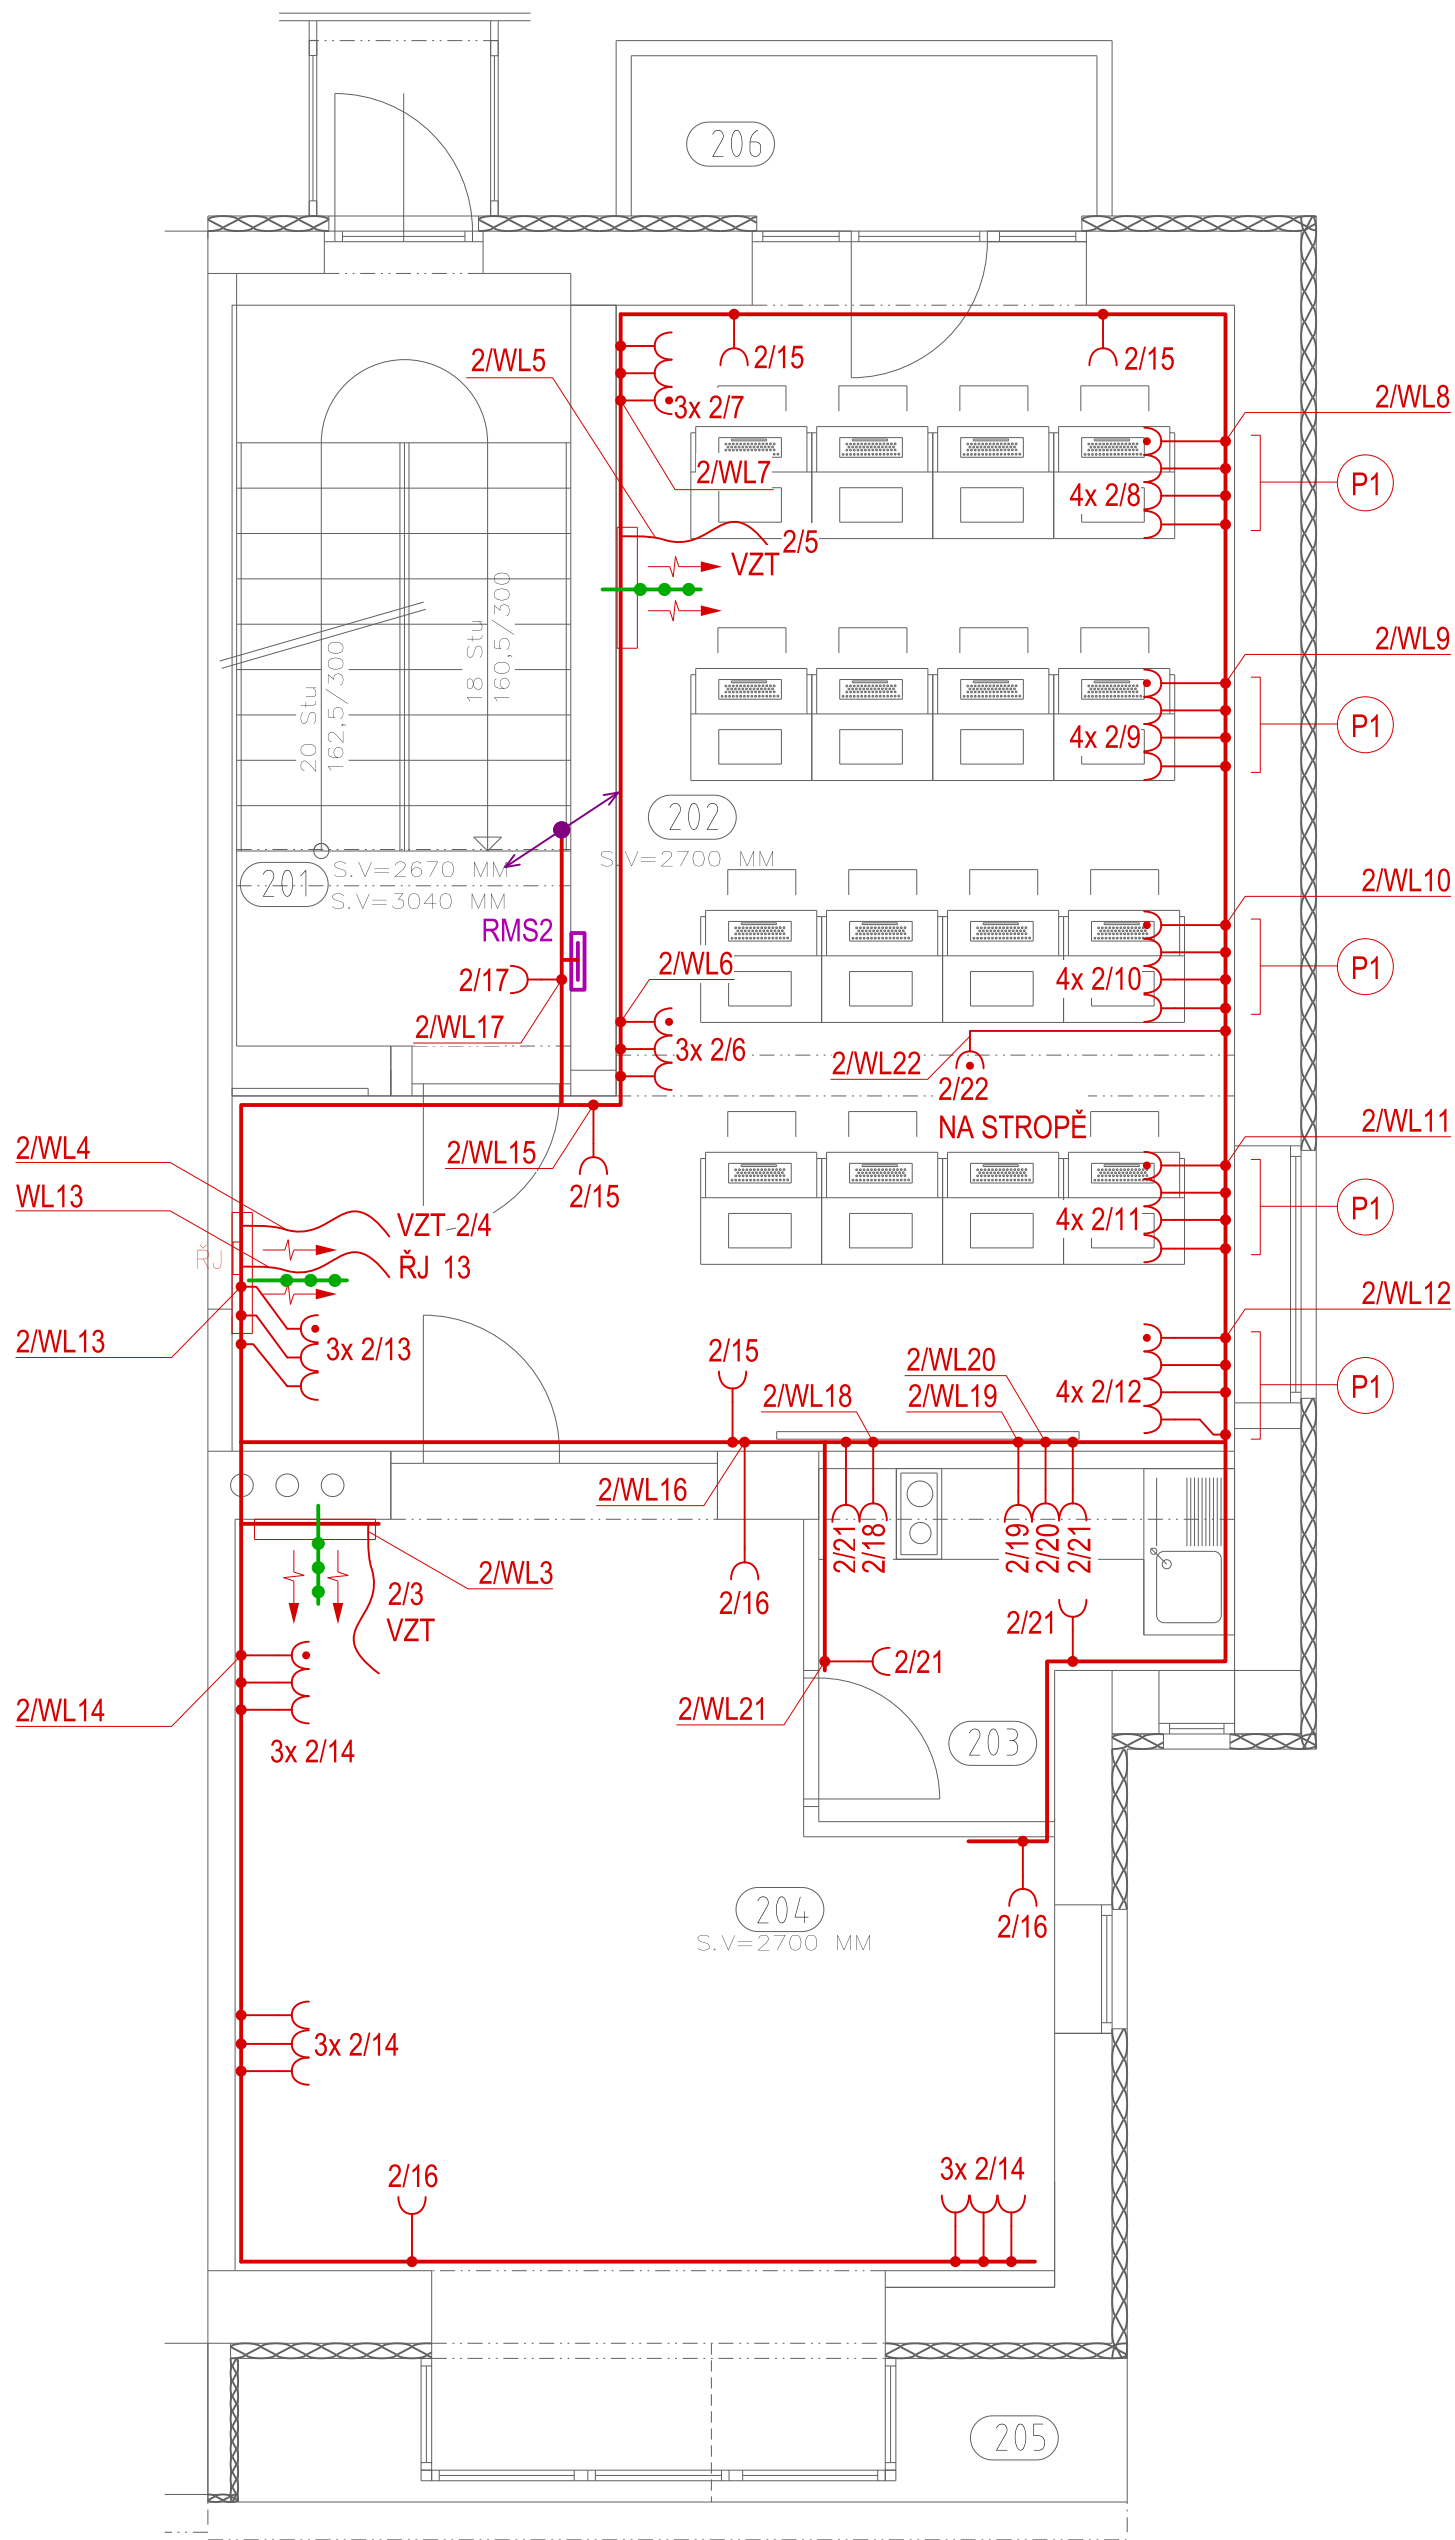

LEGENDA MÍSTNOSTÍ

Č. M.	NÁZEV MÍSTNOSTI	PLOCHA	PODLAHA	POZNÁMKA
201	SCHODIŠTĚ	11.56m²	LITÉ TERACO - OPRAVA MONOLITICKÝ TERACOVÝ SOKL	
202	ŠKOLÍČÍ SÁL	36.94m²	ZÁTĚŽOVÝ KOBERC OBVODOVÁ LIŠTA	
203	KUCHYŇKA	5.23m²	KERAMICKÁ DLAŽBA KERAMICKÝ SOKL	KERAMICKÝ OBKLAD V=0,9 M NAD LINKOU
204	MÍSTNOST LEKTORŮ	27.97m²	ZÁTĚŽOVÝ KOBERC OBVODOVÁ LIŠTA	
205	STRÍŠKA	3.51m²		OPLECHOVÁNÍ
206	BALKON	4.13m²	KERAMICKÁ DLAŽBA KERAMICKÝ SOKL	

POZNÁMKA:

- Před zahájením zemních a výkopových prací je nutné provést vytýčení sítě a zajistit souhlas jednotlivých správců sítě.
- Umístění svítidel je nutné konzultovat se stavbou a architektem. Odůvodněná změna umístění svítidel je podmíněna souhlasem investora a GP.
- Umístění vývodů 230V pro zásuvky v interiéru je nutné konzultovat se stavbou a architektem.
- Umístění vývodů 230V pro VZT a RJ je nutné konzultovat se stavbou a jednotlivými dodavateli těchto zařízení
- P1:Umístění zásuvek 230V pro výpočetní techniku v elektroinstalačním žlabu/kanále kotveném na zdi. Elektroinstalační kanál/žlab je dodávkou SLP. Přesné umístění je nutné konzultovat se stavbou a profesí SLP.
- P2: Vývod pro umístění zásuvek 230V v interiéru (stůl) pro výpočetní techniku. Rozvod EI ve stole ani zásuvky ve stole nejsou součástí této PD a musí být řešené v projektu interiéru. Vývod ukončit v krabici ukotvené na provizorní konstrukci.
- Umístění zásuvky 230V na stropě pro dataprojektor je nutné konzultovat se stavbou a profesí SLP.
- Na rozvaděč RE umístit bezpečnostní nápis "HLAVNÍ VYPÍNAČ DOMU"

Napětíová soustava před bodem rozdělení:

3 PEN 400V/230V TN-C 50Hz


Napětíová soustava za bodem rozdělení:

3 NPE 400V/230V TN-S 50Hz

GENERÁLNÍ PROJEKTANT, PROJEKTANT ČÁSTI: ING. VLADIMÍR RES, ING. ARCH. DALIBOR RES RUDICE č. 116, 679 06, JEDOVNICE tel.: +420 516 443 513		Hlavní inženýr projektu: ING. VLADIMÍR RES Autoři architektonického návrhu: ING. VLADIMÍR RES, ING. ARCH. DALIBOR RES		ING. VLADIMÍR RES ING. ARCH. DALIBOR RES RUDICE č. 116, 679 06, JEDOVNICE tel.: +420 516 443 513	
PROJEKTANT ČÁSTI : KOMP, spol. s r. o. Bubeníčková 16, 602 00 Brno tel.: +420 548213191, fax: +420 548213194		Zodpovědný projektant části: P. DOČEKAL Vyraboval: P. DOČEKAL			
Investor: WEBCOM a.s., U PLYNÁRNY 1002/97, 101 00 PRAHA 10		ŠKOLÍČÍ STŘEDISKO FIRMY WEBCOM a.s TIŠNOVSKÁ 137, BRNO PARC. Č. 1577, K.Ú. BRNO - ČERNÁ POLE ELEKTROINSTALACE		Stupeň: DPS	
Název akce:				Datum: 09/2012	
				Formát: 4 x A4	
Část:				Číslo zakázky: 774-12	
Název výkresu:		2.NP – ZÁSUVKY, TECHNOLOGIE		Měřítko: 1:50	Číslo výkresu: E5

Ochrana před nebezpečným dotykem neživých částí:
ČSN 33 2000-4-41 ed.2

Stupeň ochrany	Druh ochrany
normální	automatické odpojení od zdroje
doplněná	automatické odpojení od zdroje a a) doplňující pospojování b) proudový chránič

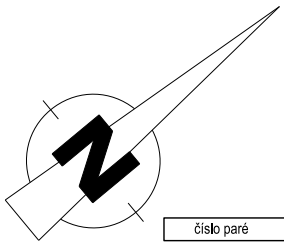

Číslo paré