


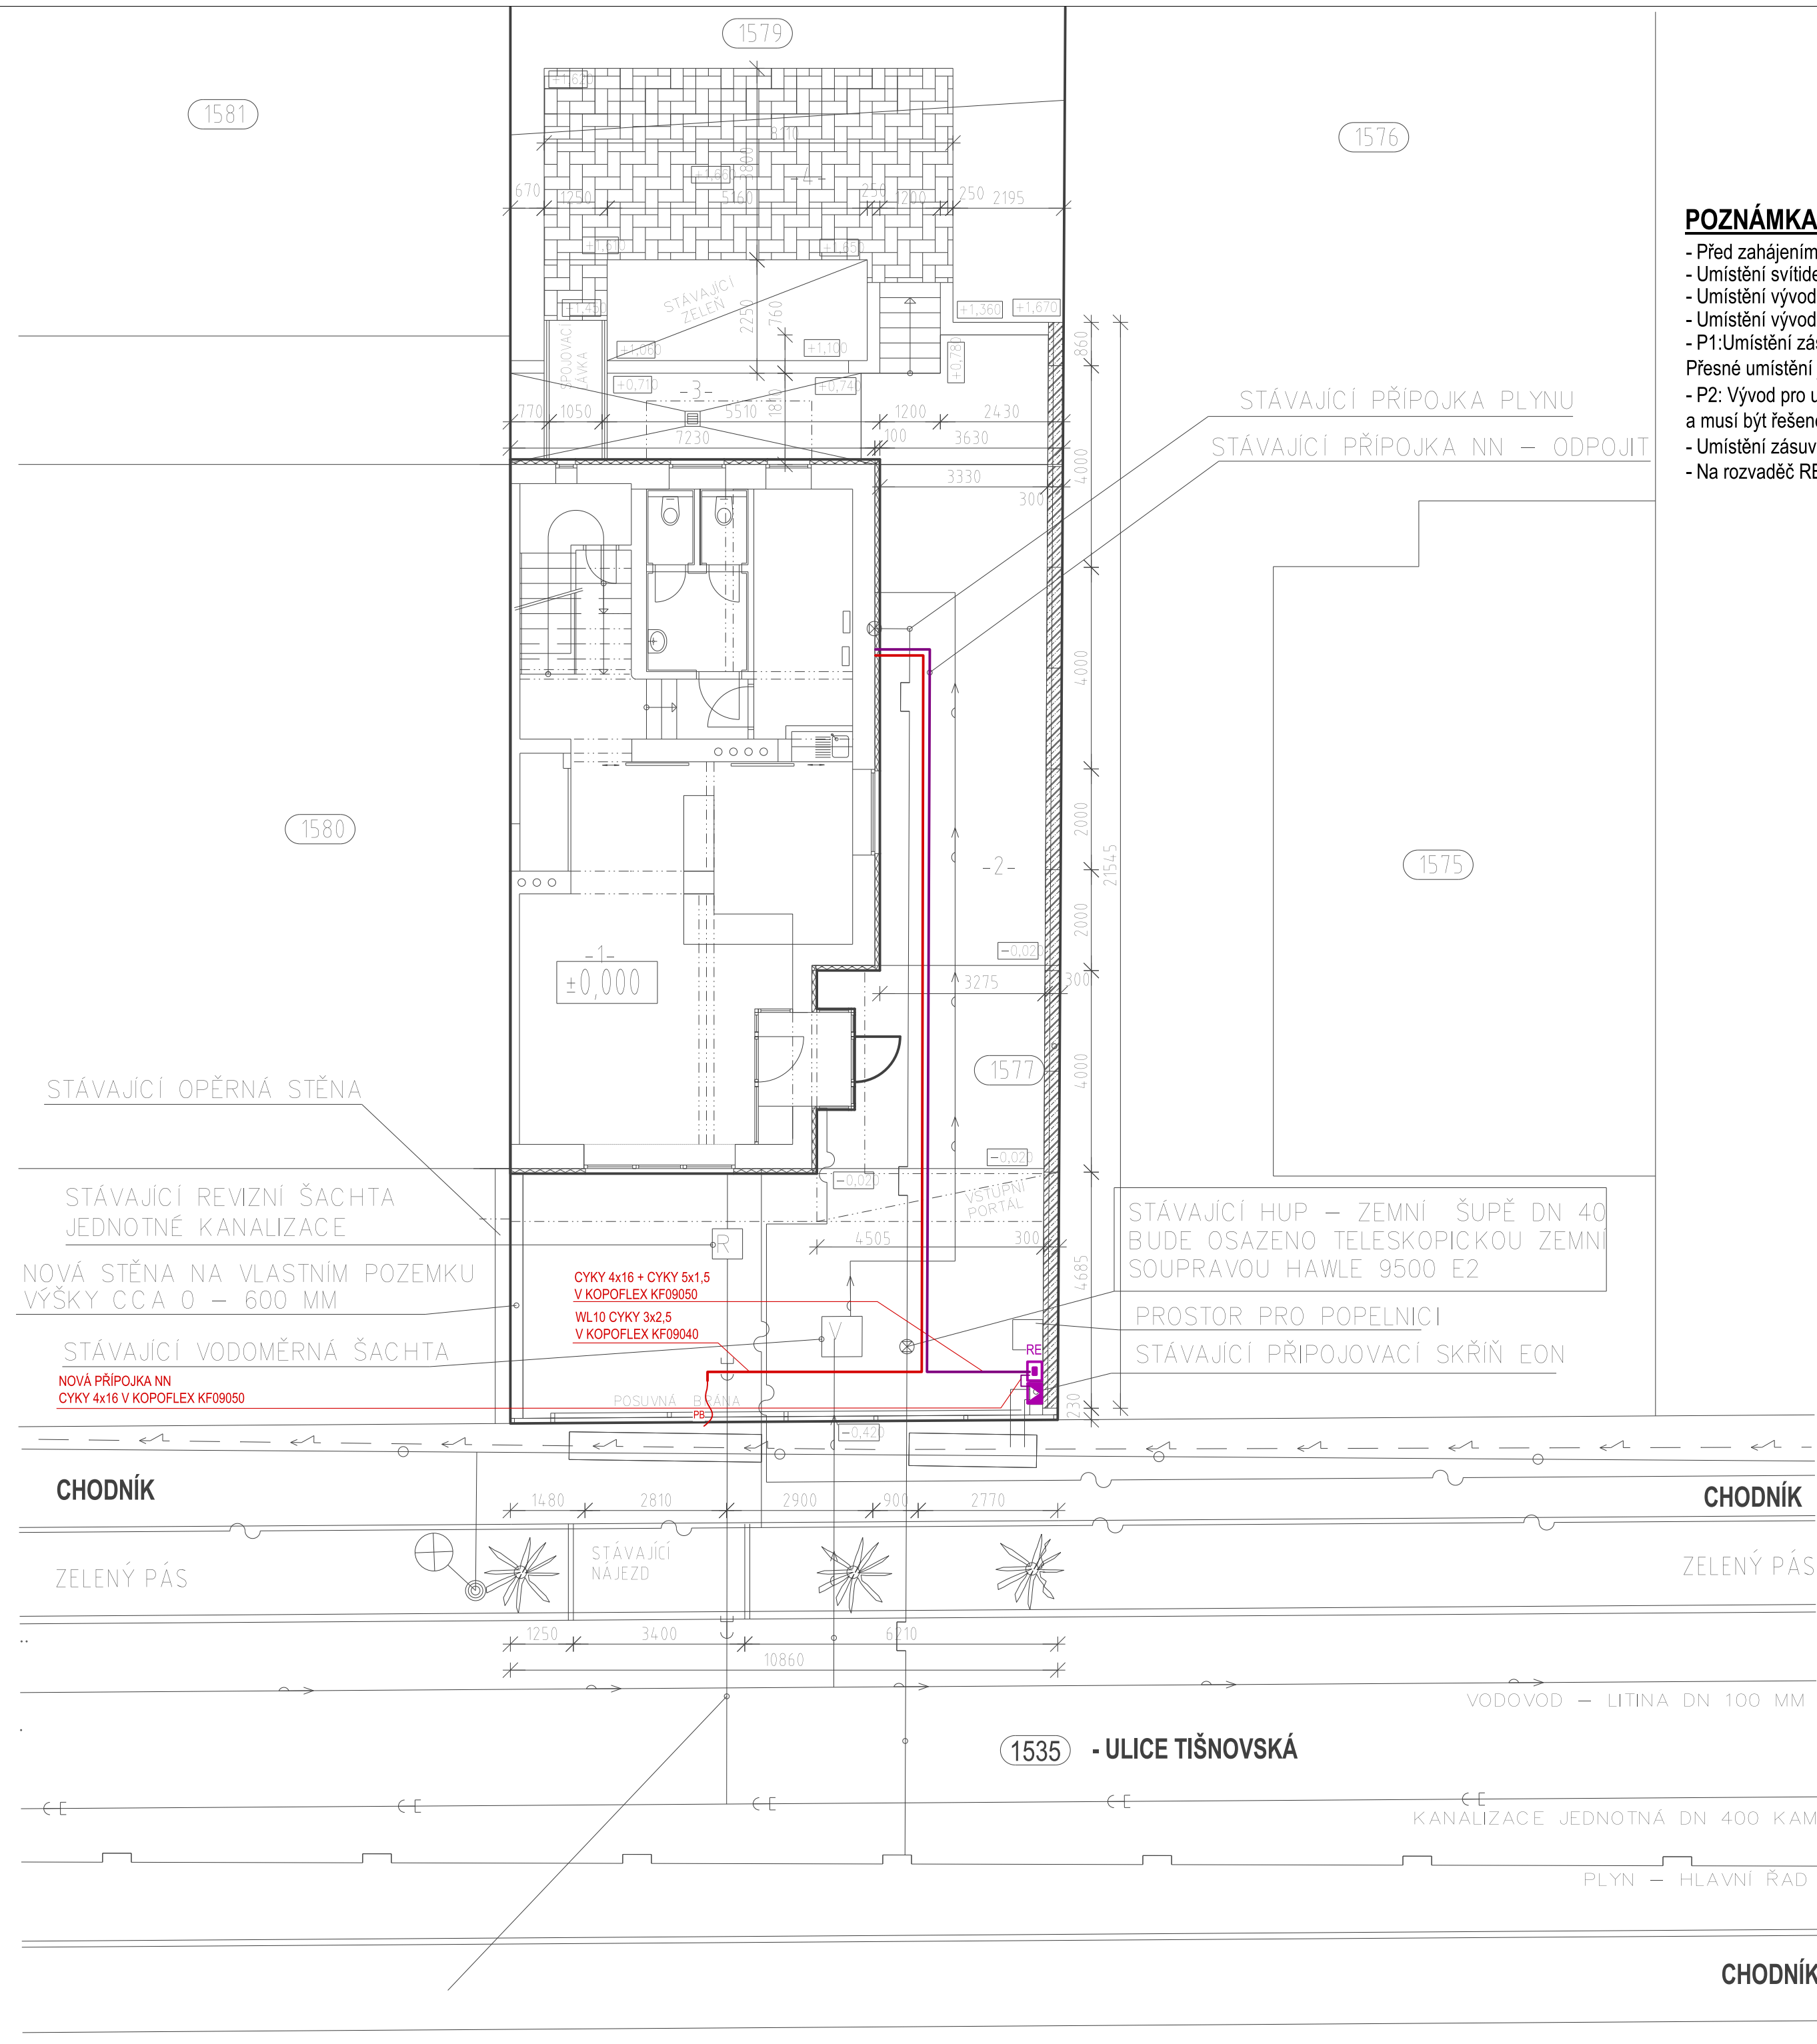


LEGENDA PŘÍSTROJŮ:

ZNAČKA	POPIS
RE	ELEKTROMĚROVÝ ROZVÁDEČ PER 2/3/63 33.1.3 PILÍŘ IP44 In=63A Izk=10kA ROZMĚR:1200 mm x 240 mm x 550 mm (vxhxs) VČETNĚ ZÁKLADU
	STÁVAJÍCÍ KABELOVÁ/POJISTKOVÁ PŘÍPOJKOVÁ SKŘÍŇ DISTRIBUTORA ELEKTRICKÉ ENERGIE
PB	KABELOVÝ VÝVOD 230V/16A/50Hz CYKY 3x2,5 POHON POSUVNÉ BRÁNY

POZNÁMKA:

- Před zahájením zemních a výkopových prací je nutné provést vytýčení sítí a zajistit souhlas jednotlivých správců sítí.
- Umístění svítidel je nutné konzultovat se stavbou a architektem. Odůvodněná změna umístění svítidel je podmíněna souhlasem investora a GP.
- Umístění vývodů 230V pro zásuvky v interiéru je nutné konzultovat se stavbou a architektem.
- Umístění vývodů 230V pro VZT a RJ je nutné konzultovat se stavbou a jednotlivými dodavateli těchto zařízení
- P1:Umístění zásuvek 230V pro výpočetní techniku v elektroinstalačním žlabu/kanále kotveném na zdi. Elektroinstalační kanál/žlab je dodávkou SLP. Přesné umístění je nutné konzultovat se stavbou a profesí SLP.
- P2: Vývod pro umístění zásuvek 230V v interiéru (stůl) pro výpočetní techniku. Rozvod EI ve stole ani zásuvky ve stole nejsou součástí této PD a musí být řešené v projektu interiéru. Vývod ukončit v krabici ukotvené na provizorní konstrukci.
- Umístění zásuvky 230V na stropě pro dataprojektor je nutné konzultovat se stavbou a profesí SLP.
- Na rozvaděč RE umístit bezpečnostní nápis "HLAVNÍ VYPÍNAČ DOMU"

ŘEZ VÝKOPEM (MODELOVÝ) - ČSN 33 2000-5-52 ed.2

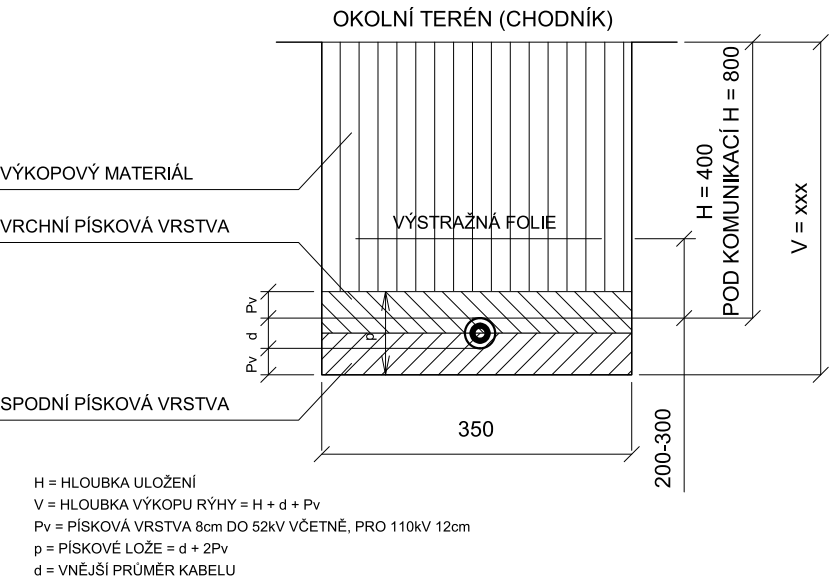

ROZVOD NN – KABELOVÉ VEDENÍ
ROZVOD VO – PODZEMNÍ VEDENÍ
TELEKOMUNIKAČNÍ METALICKÉ KABELY – O2
TELEKOMUNIKAČNÍ METALICKÉ KABELY – O2

Napětová soustava před bodem rozdělení:
3 PEN 400V/230V TN-C 50Hz
Napětová soustava za bodem rozdělení:
3 NPE 400V/230V TN-S 50Hz

GENERÁLNÍ PROJEKTANT, PROJEKTANT ČÁSTI: ING. VLADIMÍR RES, ING. ARCH. DALIBOR RES RUDICE č. 116, 679 06, JEDOVNICE tel.: +420 516 443 513		Hlavní inženýr projektu: ING. VLADIMÍR RES Autoři architektonického návrhu: ING. VLADIMÍR RES, ING. ARCH. DALIBOR RES		ING. VLADIMÍR RES ING. ARCH. DALIBOR RES RUDICE č. 116, 679 06, JEDOVNICE tel.: +420 516 443 513	
PROJEKTANT ČÁSTI : KOMP, spol. s r. o. Bubeníčková 16, 602 00 Brno tel.: +420 548213191, fax: +420 548213194		Zodpovědný projektant části: P. DOČEKAL Vypracoval: P. DOČEKAL			
Investor: Název akce:		WEBCOM a.s., U PLYNÁRNÝ 1002/97, 101 00 PRAHA 10 ŠKOLÍČÍ STŘEDISKO FIRMY WEBCOM a.s TIŠNOVSKÁ 137, BRNO PARC. č. 1577, K.Ú. BRNO - ČERNÁ POLE ELEKTROINSTALACE		Stupeň: DPS Datum: 09/2012 Formát: 4 x A4 Číslo zakázky: 774-12	
Část: Název výkresu:		SITUACE		Měřítko: 1:100 Číslo výkresu: E8	