


TLAKOVÁ ČERPAČÍ STANICE ČS4 - INSTALOVANÁ TECHNOLOGIE - PŮDORYS

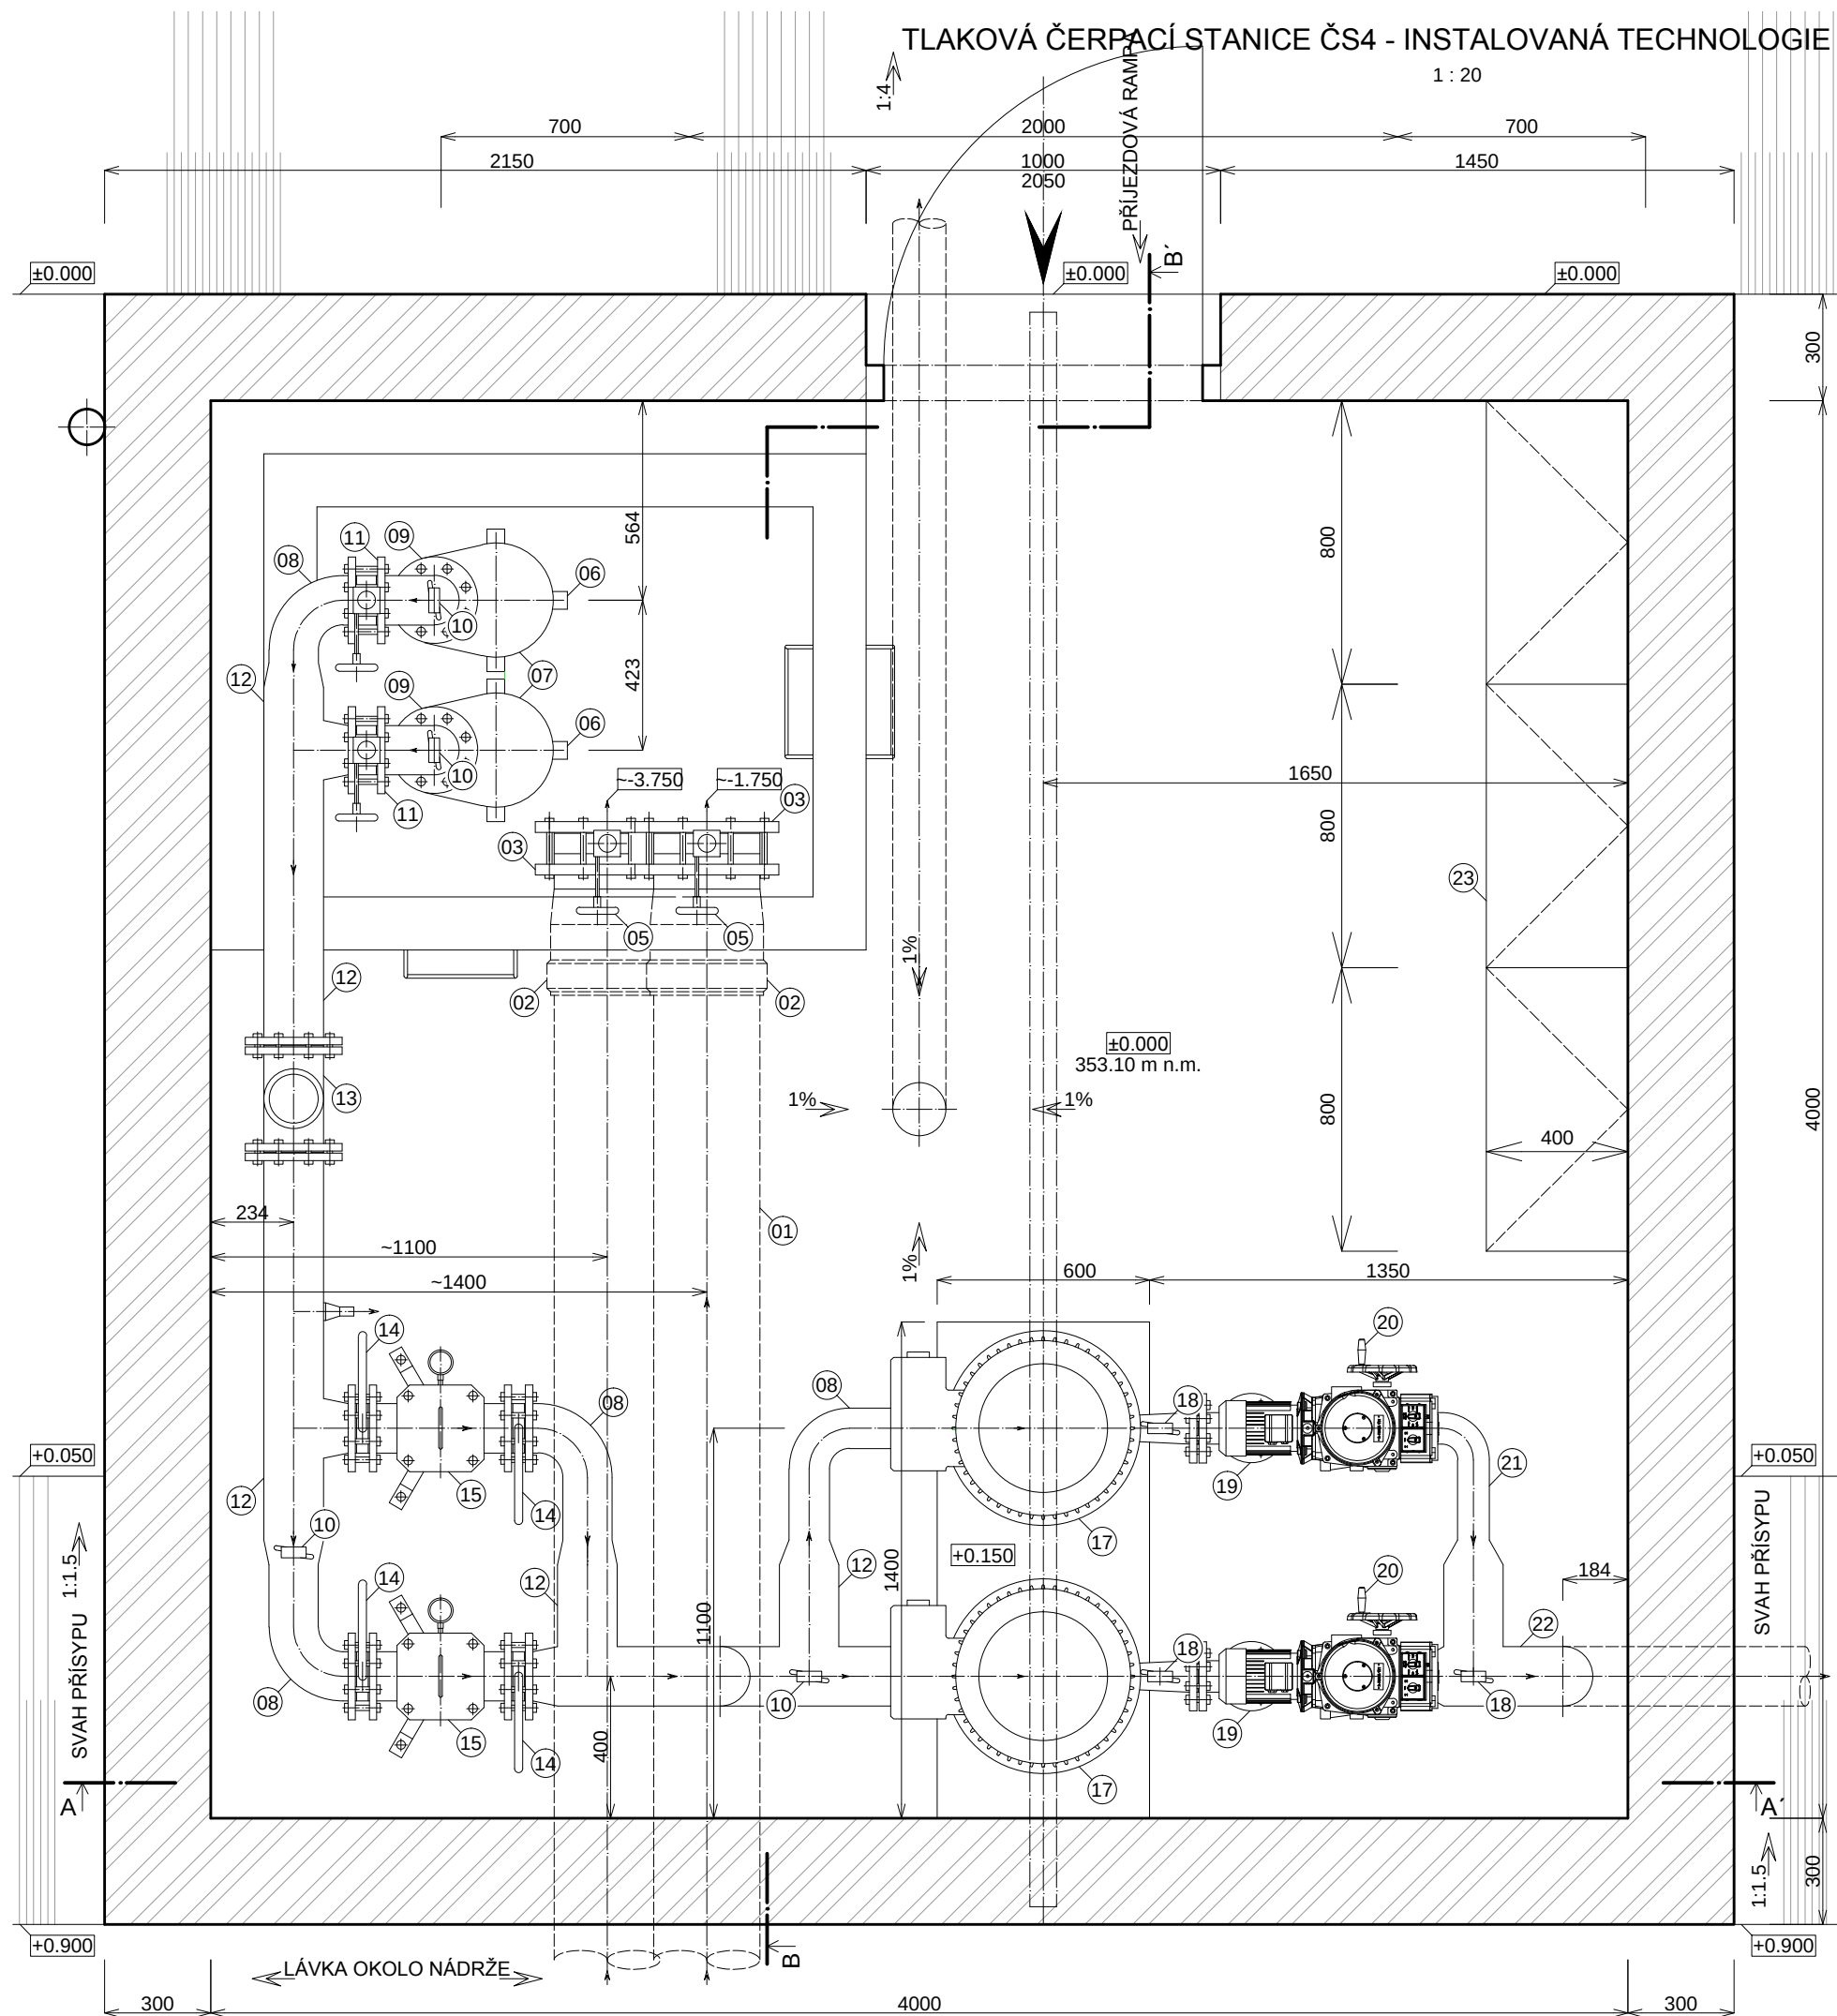

INSTALOVANÁ TECHNOLOGIE:

- 01 PŘÍTOK Z AKUMULAČNÍ NÁDRŽE DO ČERPAČÍ JÍMKY - GRAVITAČNÍ POTRUBÍ PVC DN 300, PN 10, $i = 2\%$, $L = 13$ m, PROSTUP DO JÍMKY BUDE UTĚSNĚN
- 02 E-KUS PŘECHOD PŘÍRUBOVÝ PVC DN 300, PN 10
- 03 OCELOVÁ UZAVÍRACÍ Klapka DN 300
- 04 OCELOVÉ PRODLOUŽENÍ OVLÁDÁNÍ Klapky
- 05 RUČNÍ UZAVÍRÁNÍ NÁTOKOVÉHO POTRUBÍ DO ČERPAČÍ ŠACHTY
- 06 OCELOVÝ PODSTAVEC POD PODÁVACÍ ČERPADLA
- 07 2 x PODÁVACÍ ČERPADLO S PARAMETRY $Q = 20$ l.s⁻¹, $H = 37$ m, $P = 11$ kW
- 08 PODÁVACÍ OCELOVÉ NÍZKOTLAKÉ POTRUBÍ DN 125, PN 10
- 09 ZPĚTNÁ Klapka DN 125, PN 10
- 10 MANOMETR 0.0 - 1.6 MPa
- 11 OCELOVÁ ŠNEKOVÁ UZAVÍRACÍ Klapka S RUČNÍM POHONEM DN 125, PN 10
- 12 PODÁVACÍ OCELOVÉ NÍZKOTLAKÉ POTRUBÍ DN 150, PN 10
- 13 INDUKČNÍ PRŮTOKOMĚR DN 150, PN 10
- 14 OCELOVÁ UZAVÍRACÍ Klapka DN 125, PN 10
- 15 RUČNÍ FILTR DN 125, PN 10
- 16 OCELOVÁ ŠNEKOVÁ UZAVÍRACÍ Klapka S RUČNÍM POHONEM DN 100, PN 10
- 17 2 x TLAKOVÉ ČERPADLO S PARAMETRY $Q = 19$ l.s⁻¹, $H = 193$ m, $P = 55$ kW
- 18 MANOMETR 0.0 - 4.0 MPa
- 19 ZPĚTNÁ Klapka DN 80, PN 40
- 20 UZAVÍRACÍ Klapka SE SERVOPOHONEM DN 80, PN 40
- 21 VÝTLAČNÉ OCELOVÉ VYSOKOTLAKÉ POTRUBÍ DN 80, PN 40
- 22 VÝTLAČNÉ OCELOVÉ VYSOKOTLAKÉ POTRUBÍ DN 150, PN 40 NAPOJENÉ NA POTRUBÍ, OSAZENÉ PŘED BETONÁŽÍ ZÁKLADŮ
- 23 ROZVADĚČE - 3 POLE 800 x 400 x 2000 mm
- 24 HLADINOVÉ SONDY

POZNÁMKA: STAVEBNÍ ČÁST JE POPSÁNA V PŘÍLOZE D.02

± 0.000 = 353.10 m n.m. BpV

INVESTOR: SKI AREÁL HLUBOČKY spol. s r.o. Holická 1173/49a 779 00 Olomouc IČO: 25839411		PROJEKTANT: AQUA Industrial, s r.o. Olomouc Dalimilova 54 b, 772 00 Olomouc-Chomoutov tel/fax: +420 585 234 405, mobil: +420 736 626 696 aquaindustrial@aquaindustrial.cz http://www.aquaindustrial.cz	
KRAJ: OLOMOUCKÝ		ZODPOVĚDNÝ PROJEKTANT: ING. J. VICENEC, ING. I. VZATEK	
OBEC: HLUBOČKY		VEDOUcí PROJEKTU: ING. J. VICENEC	
		VYPRACOVAL: ING. J. VICENEC, J. STAVINOHA	
AKCE: ZASNĚŽOVACÍ SYSTÉM LYŽAŘSKÉHO SVAHU HLUBOČKY - II ETAPA			ZAKÁZKA: 13003
ČÁST:			STUPEŇ: DSP
OBJEKT: PS 01.5 ČERPAČÍ STANICE ČS4			DATUM: 11/2013
PŘÍLOHA: TLAKOVÁ ČERPAČÍ STANICE ČS4 - INSTALOVANÁ TECHNOLOGIE - PŮDORYS			FORMÁT: A3
			MĚŘÍTKO: 1 : 20
			PŘÍLOHA: D.04
			ČÍSLO VÝTISKU: