


VZOROVÉ PŘÍČNÉ ŘEZY ULOŽENÍ ROZVODŮ

1 : 20

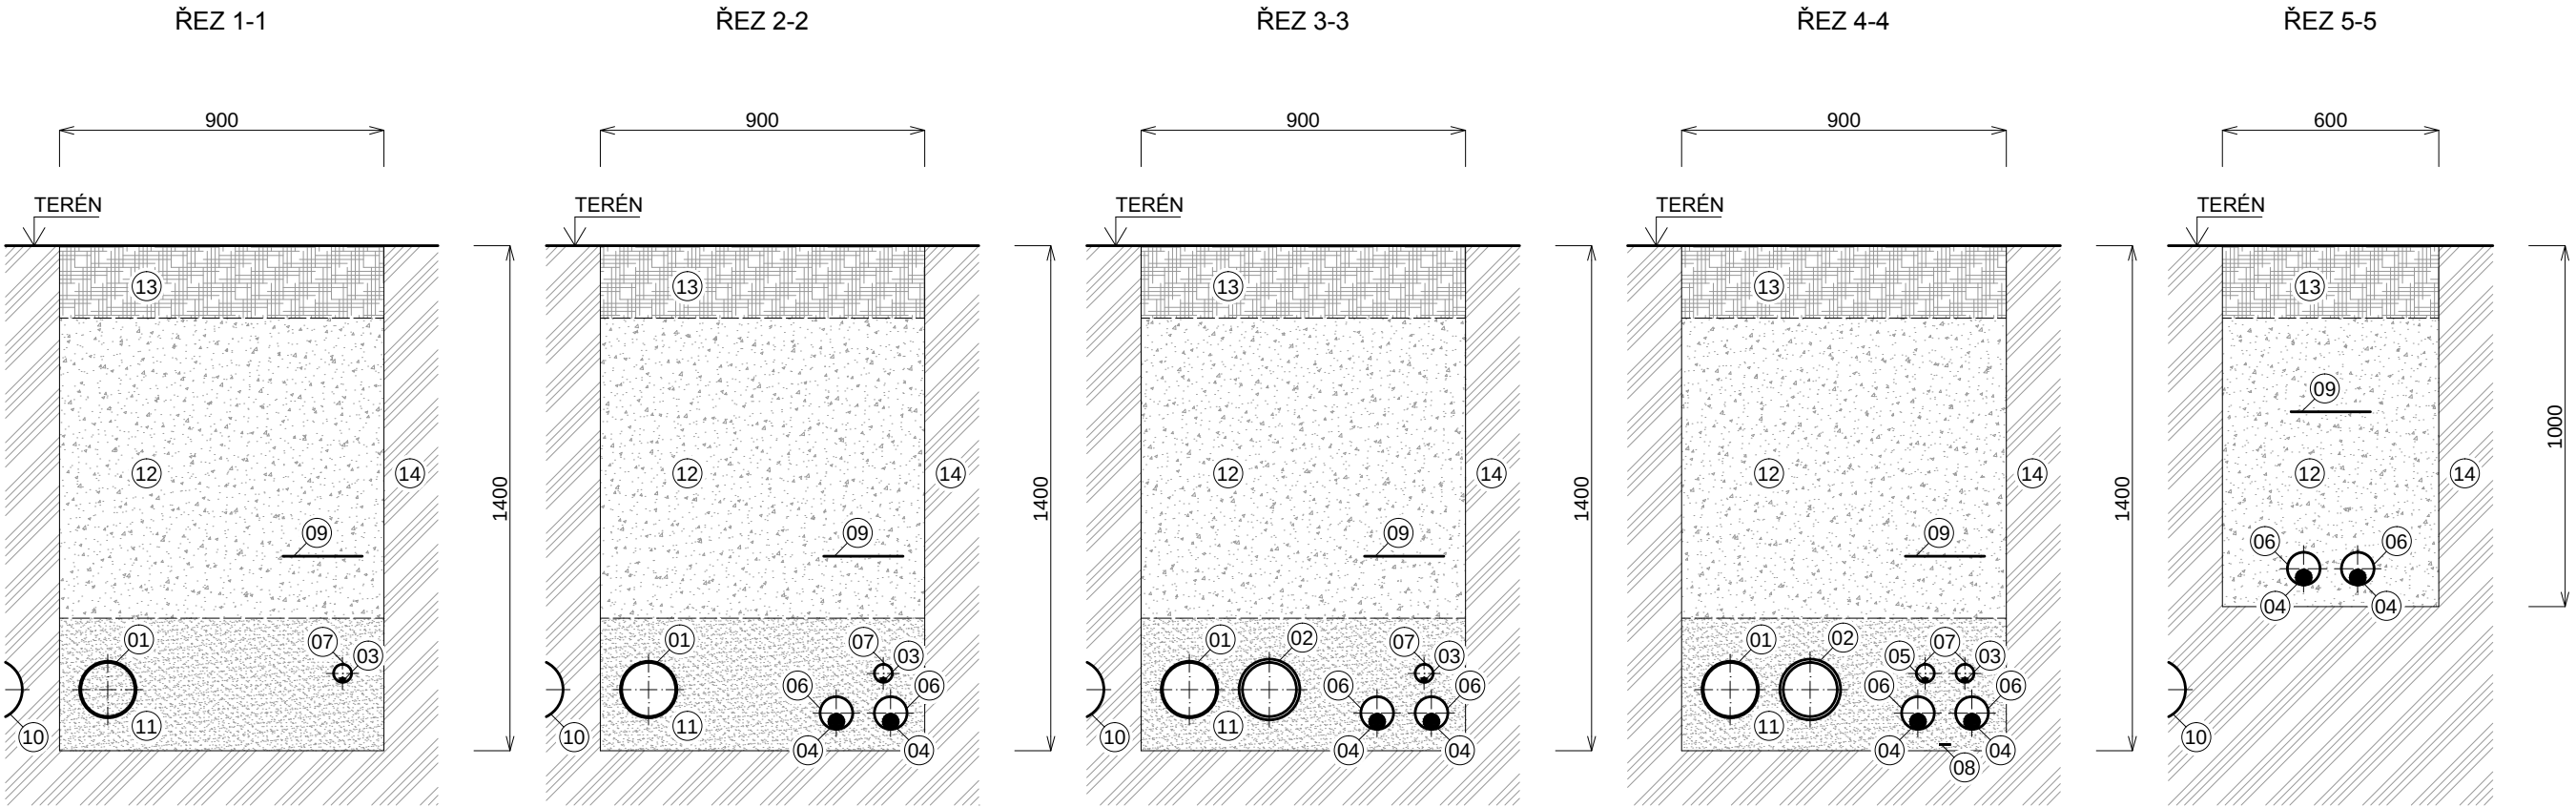

LEGENDA:

- 01 VODOVODNÍ POTRUBÍ PEHD DN 150, PN 10 Z ČERPAČÍ STANICE ČS3 DO RETENČNÍ NÁDRŽE
- 02 VODOVODNÍ POTRUBÍ OCELOVÉ VYSOKOTLAKÉ DN 150, PN 40 Z ČERPAČÍ STANICE ČS4 PO REDUKCI NA STÁVAJÍCÍM ŘADU DN 100/125
- 03 DATOVÝ KABEL MEZI ČERPAČÍMI STANICEMI ČS3 A ČS4
- 04 SILOVÝ KABEL AYKY 3x150+70 Z RIS U SPODNÍ STANICE LYŽAŘSKÉHO VLEKU DO TLAKOVÉ ČERPAČÍ STANICE ČS4
- 05 OVLÁDACÍ KABEL Z ČERPAČÍ STANICE ČS4 K NEJBLIŽŠÍMU STÁVAJÍCÍMU HYDROBOXU
- 06 PLASTOVÁ CHRÁNIČKA KOPOFLEX, PRŮMĚR 90mm
- 07 PLASTOVÁ CHRÁNIČKA KOPOFLEX, PRŮMĚR 50mm
- 08 ZEMNÍČÍ PÁSEK FeZn 30 x 4 mm
- 09 VÝSTRAŽNÁ FÓLIE
- 10 STÁVAJÍCÍ ROZVODY
- 11 ŠTĚRKOVÝ OBSYP POTRUBÍ
- 12 ZÁSYP RÝHY VÝKOPKEM
- 13 ODHUMUSOVÁNÍ A OSETÍ TL. 200 mm
- 14 ROSTLÁ NEBO ULEHLÁ ZEMINA

INVESTOR: SKI AREÁL HLUBOČKY spol. s r.o. Holická 1173/49a 779 00 Olomouc IČO: 25839411		PROJEKTANT: AQUA Industrial, s r.o. Olomouc Dalimilova 54 b, 772 00 Olomouc-Chomoutov tel/fax: +420 585 234 405, mobil: +420 736 626 696 aquaindustrial@aquaindustrial.cz http://www.aquaindustrial.cz	
KRAJ: OLOMOUCKÝ		ZODPOVĚDNÝ PROJEKTANT: ING. J. VICENEC, ING. I. VZATEK	
OBEC: HLUBOČKY	KATASTRÁLNÍ ÚZEMÍ: HLUBOČKY	VEDOUcí PROJEKTU: ING. J. VICENEC	
		VYPRACOVAL: ING. J. VICENEC, J. STAVINOHA	
AKCE: ZASNĚŽOVACÍ SYSTÉM LYŽAŘSKÉHO SVAHU HLUBOČKY - II ETAPA			ZAKÁZKA: 13003
			STUPEŇ: DSP
			DATUM: 11/2013
ČÁST:			FORMÁT: A3
			MĚŘÍTKO: 1 : 20
OBJEKT: SO 01.1 ELEKTROINSTALACE, KABEL. A KOMUNIK. VEDENÍ SO 01.2 VODOVODNÍ POTRUBÍ			PŘÍLOHA: D.07
PŘÍLOHA: VZOROVÉ PŘÍČNÉ ŘEZY ULOŽENÍ ROZVODŮ			ČÍSLO VÝTISKU: