


3

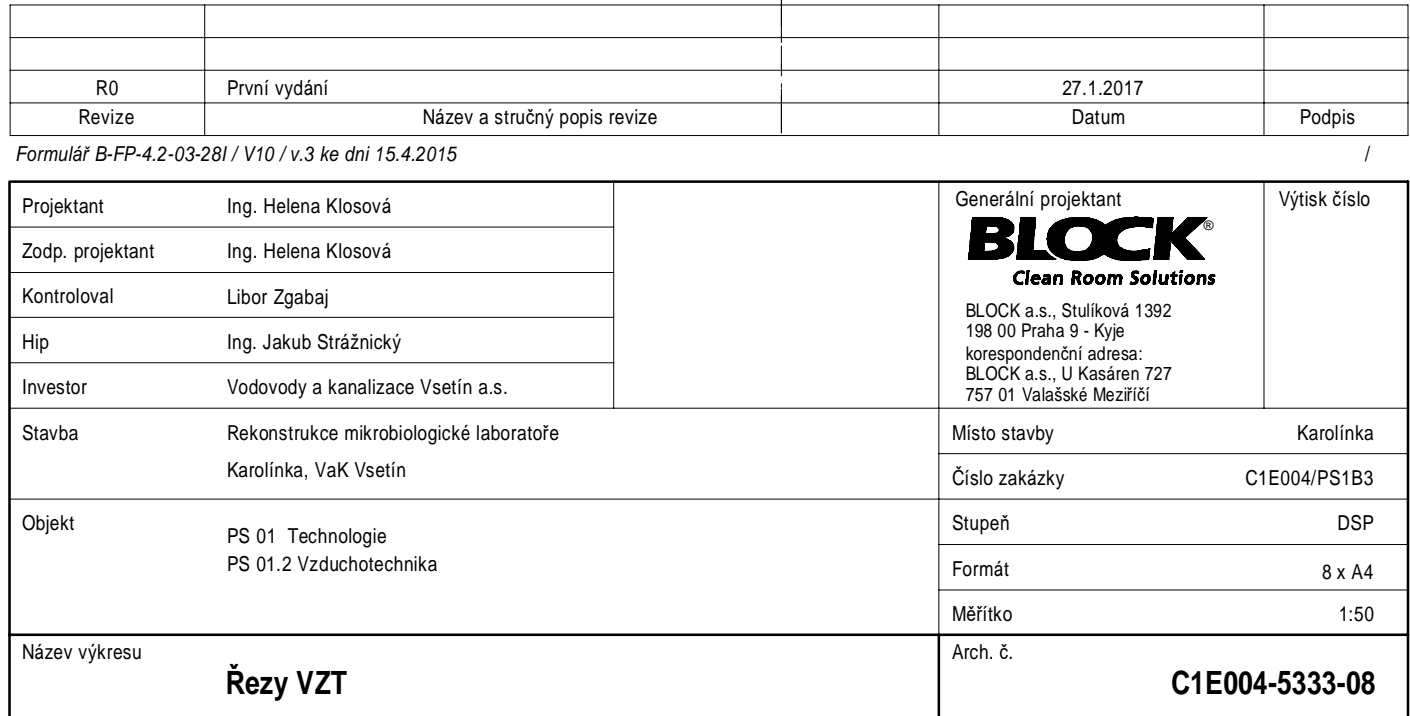

|                  |  |   |                       |
|------------------|--|---|-----------------------|
| Projektant       | Ing. Helena Klovsová   | <p>Generální projektant</p> <p><b>BLOCK®</b></p> <p><i>Clean Room Solutions</i></p> <p>BLOCK a.s., Štulíková 1392<br/>198 00 Praha 9 - Kyje<br/>korespondenční adresa:<br/>BLOCK a.s., U Kasáren 727<br/>757 01 Valašské Meziříčí</p> | Výtisk číslo          |
| Zodp. projektant | Ing. Helena Klovsová   |   |                       |
| Kontroloval      | Libor Žgabaj   |   |                       |
| Hip              | Ing. Jakub Stražnický  |   |                       |
| Investor         | Vodovody a kanalizace Vsetín a.s.                                |   |                       |
| Stavba           | Rekonstrukce mikrobiologické laboratoře<br>Karolínka, VaK Vsetín | Místo stavby  | Karolínka             |
| Objekt           | PS 01 Technologie<br>PS 01.2 Vzduchotechnika                     | Číslo zakázky   | C1E004/PS1B3          |
|                  |  | Stupeň  | DSP                   |
|                  |  | Formát  | 8 x A4                |
|                  |  | Měřítko   | 1:50                  |
| Název výkresu    | <b>Řezy VZT</b>  | Arch. č.  | <b>C1E004-5333-08</b> |