


PŮDORYS 1.NP - SILNOPROUD

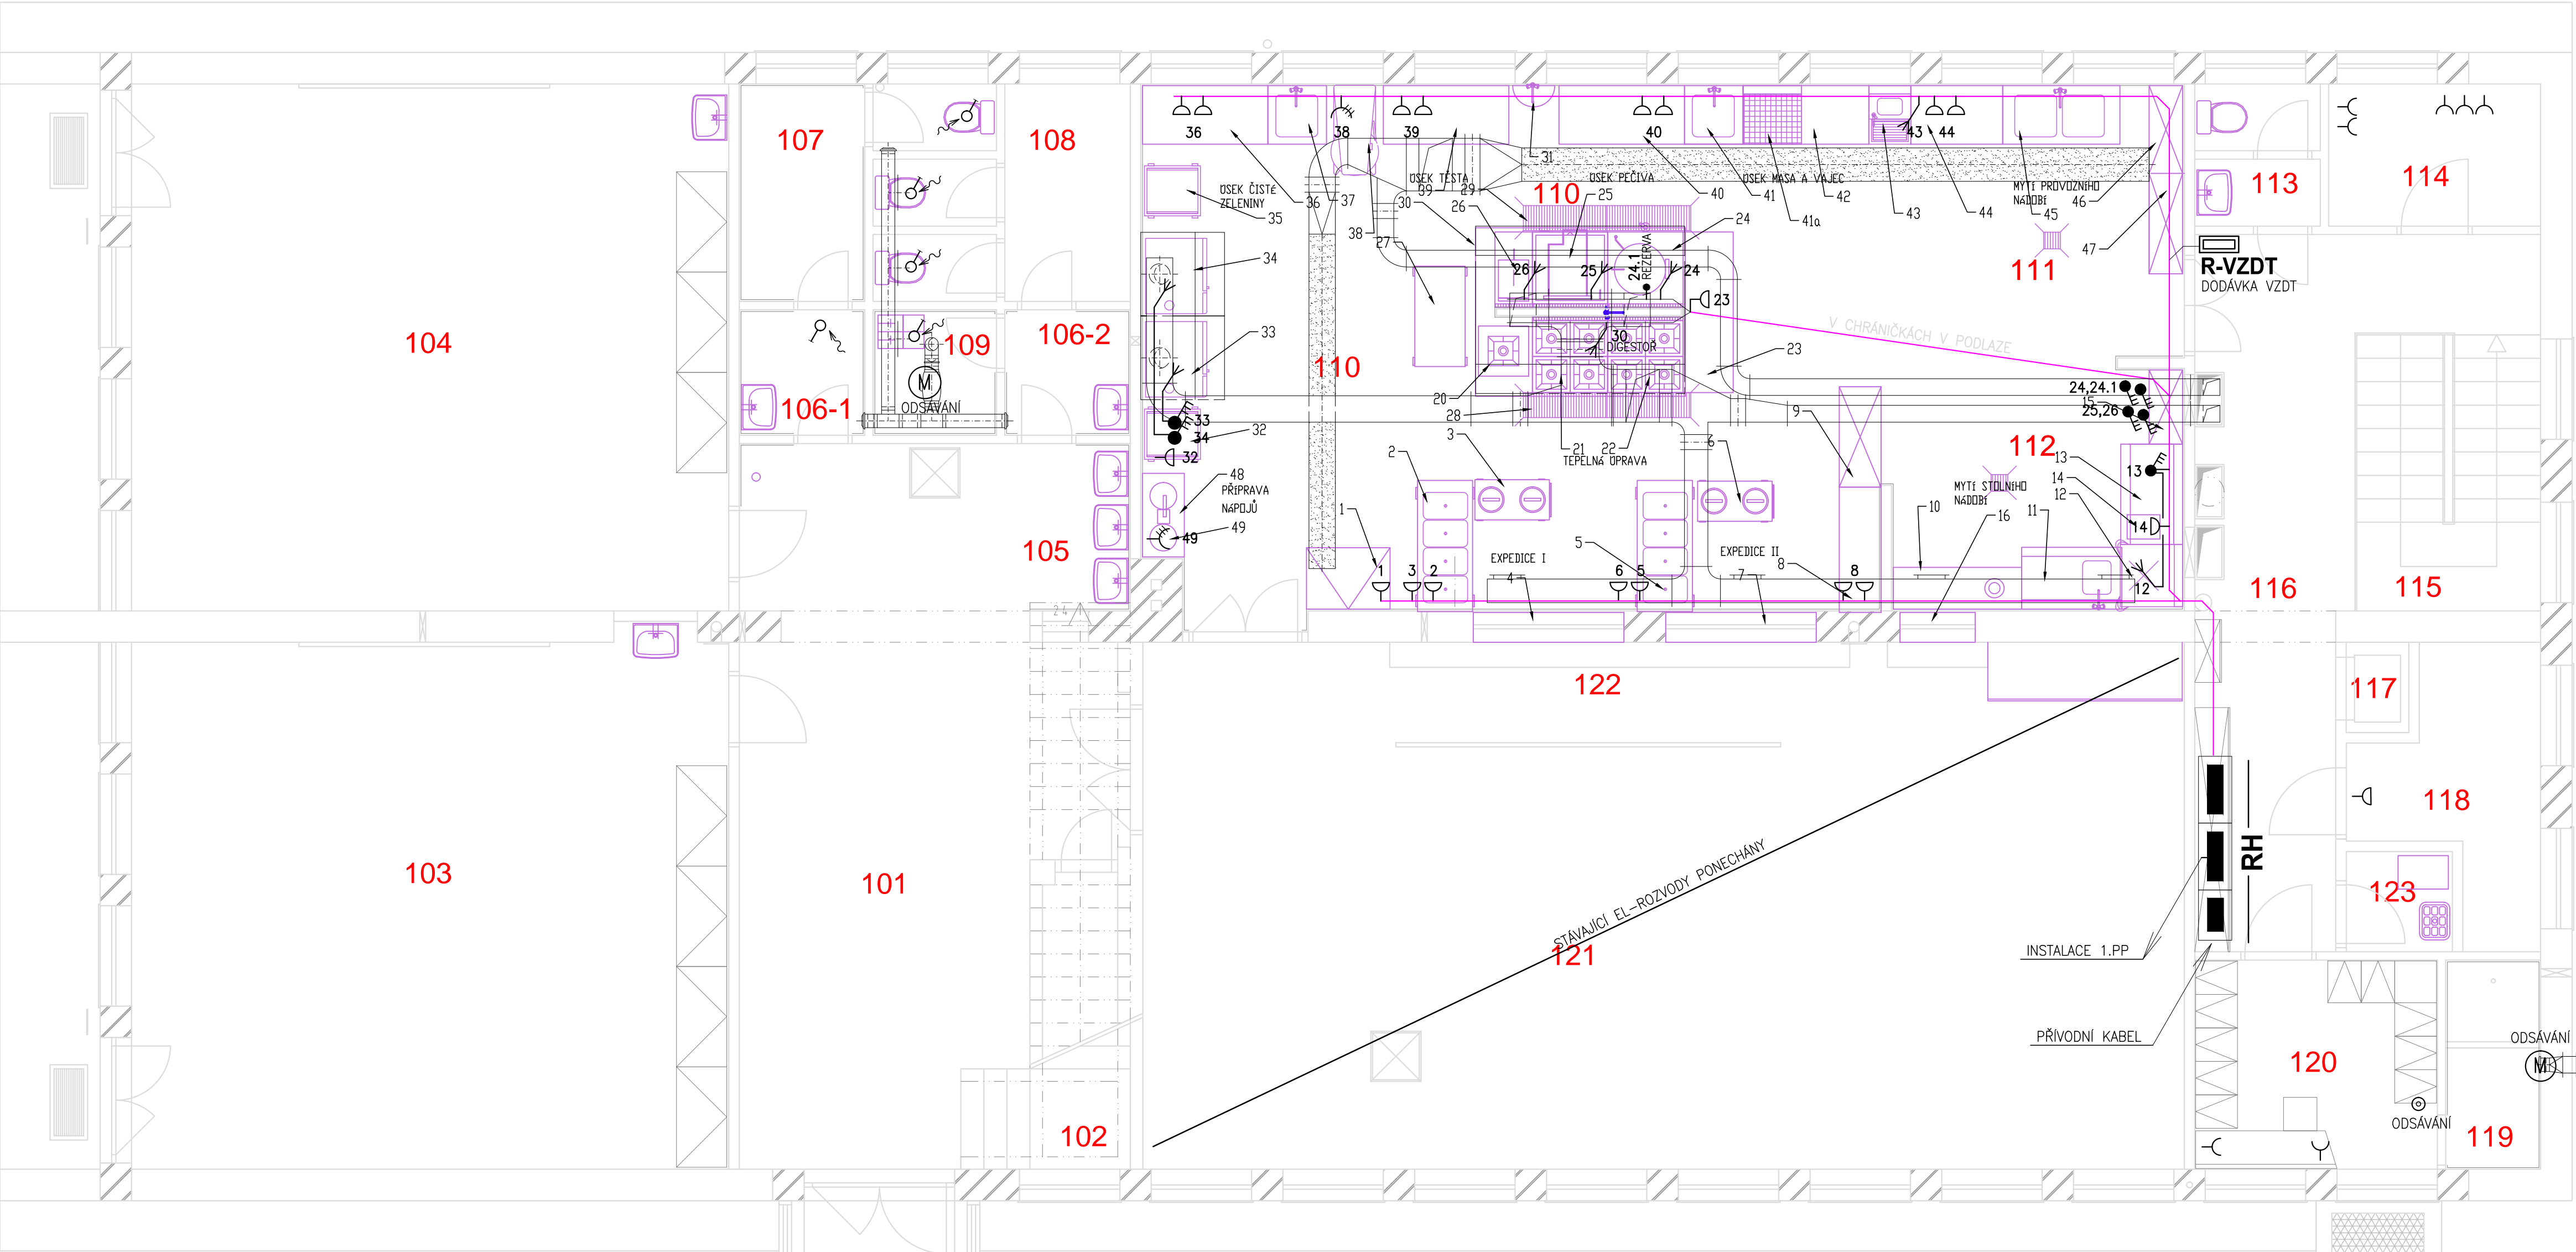

LEGENDA MÍSTNOSTÍ


Č. M.	NÁZEV MÍSTNOSTI	PLOCHA M2
101	VSTUPNÍ HALA	28,33
102	SCHODIŠTĚ	2,5
103	KLUBOVNA	45,46
104	DRUŽINA	45,21
105	UMÝVÁRNA	9,35
106-1	PŘEDSÍN	4,50
106-2	PŘEDSÍN	4,50
107	WC HOŠI	5,23
108	WC DÍVKY	6,26
109	ÚKLIDOVÁ KOMORA	2,22
110	KUCHYNĚ	56,30
111	UMÝVÁRNA KUCH. NÁDOBÍ	11,34
112	UMÝVÁRNA STOL. NÁDOBÍ	11,34
113	WC PERSONÁL	2,40
114	KANCELÁŘ	4,32
115	SCHODIŠTĚ	7,20
116	CHODBA	18,26
117	RUČNÍ VÝTAH	0,81
118	DENNÍ SKLAD	7,54
119	SPRCHA	2,85
120	MÍSTNOST PERSONÁLU	7,25
121	JÍDELNA	72,90
122	VÝDEJNÍ LINKA	5,52

ZÁKLADNÍ TECHNICKÉ ÚDAJE

ROZVODNÁ SOUSTAVA : 3 NPE, AC 50Hz, 230/400V/TN–S
OCHRANNÁ OPATŘENÍ PRO ZAJIŠTĚNÍ BEZPEČNOSTI – OCHRANA PŘED ÚRAZEM EL.PROUDEM DLE ČSN 33 2000–4–41 ed.2
411.2 – POŽADAVKY NA ZÁKLADNÍ OCHRANU (PŘED DOTYKEM ŽIVÝCH ČÁSTI) – IZOLACE, PŘEPÁŽKY NEBO KRYTY
411.3 – POŽADAVKY NA OCHRANU PŘI PORUŠĚ (PŘED DOTYKEM NEŽIVÝCH ČÁSTI) 411.3.1 – OCHRANNÉ UZEMNĚNÍ A OCHRANNÉ POSPOJOVÁNÍ 411.3.2 – AUTOMATICKÉ ODPOJENÍ V PŘÍPADĚ PORUCHY 411.3.3 – DOPLŇKOVÁ OCHRANA – PROUDOVÝ CHRÁNIČ

UPOZORNĚNÍ

DSP je zjednodušená forma projektové dokumentace, dokládaná orgánům státní správy pro posouzení možností řešení a za účelem vydání stavebního povolení. Dokumentace v tomto rozsahu neslouží k provedení stavebního díla.
Podrobnosti, včetně dimenzování, detailů a řezů, budou součástí navazující výkonné fáze – dokumentace pro provedení stavby.
Zpracovatel nepřebírá jakékoliv záruky za škody případně vzniklé použitím této dokumentace k jiným účelům, než pro jaké je určena

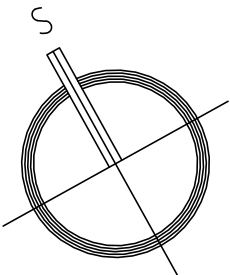

NÁZEV STAVBY / build title		Ing. JAROSLAV TESAŘ Projekce elektro Dětská 4609, 760 05 Zlín IČO: 122 18 189 Office: VODNÍ 1970, 760 01 Zlín tel.: 603 217 076	
ROZŠÍŘENÍ KAPACITY ZÁKLADNÍ ŠKOLY MYSLOČOVICE p.č. st. 181/1, k.ú. MYSLOČOVICE			
PROJEKTANT ČÁSTI / section designer Ing. JAROSLAV TESAŘ e-mail: eprojekt.zlin@volny.cz tel.: 603 217 076	VYPRACOVAL / elaborated by Ing. JAROSLAV TESAŘ e-mail: eprojekt.zlin@volny.cz tel.: 603 217 076	ZODPOVĚDNÝ PROJEKTANT / chief engineer Ing. JAROSLAV TESAŘ e-mail: eprojekt.zlin@volny.cz tel.: 603 217 076	
OBJEDNATEL / client OBEC MYSLOČOVICE, MYSLOČOVICE 21, 763 01		FORMÁT A4 6 A4	DATUM / date 11/2016
STAVEBNÍ OBJEKT / building object PAVILON B		MÉRÍTKO / scale 1 : 75	PARÉ
ČÁST / part D.1.4.4 - SILNOPROUDÁ ELEKTROTECHNIKA			
NÁZEV VÝKRESU / drawing title PŮDORYS 1.NP -SILNOPROUD		STUPEŇ phase DPS	ČÍSLO VÝKRESU drawing no. D.1.4.4 - 14
		ZMĚNA revision 000	