



PŮDORYS 1.PP - OSVĚTLENÍ

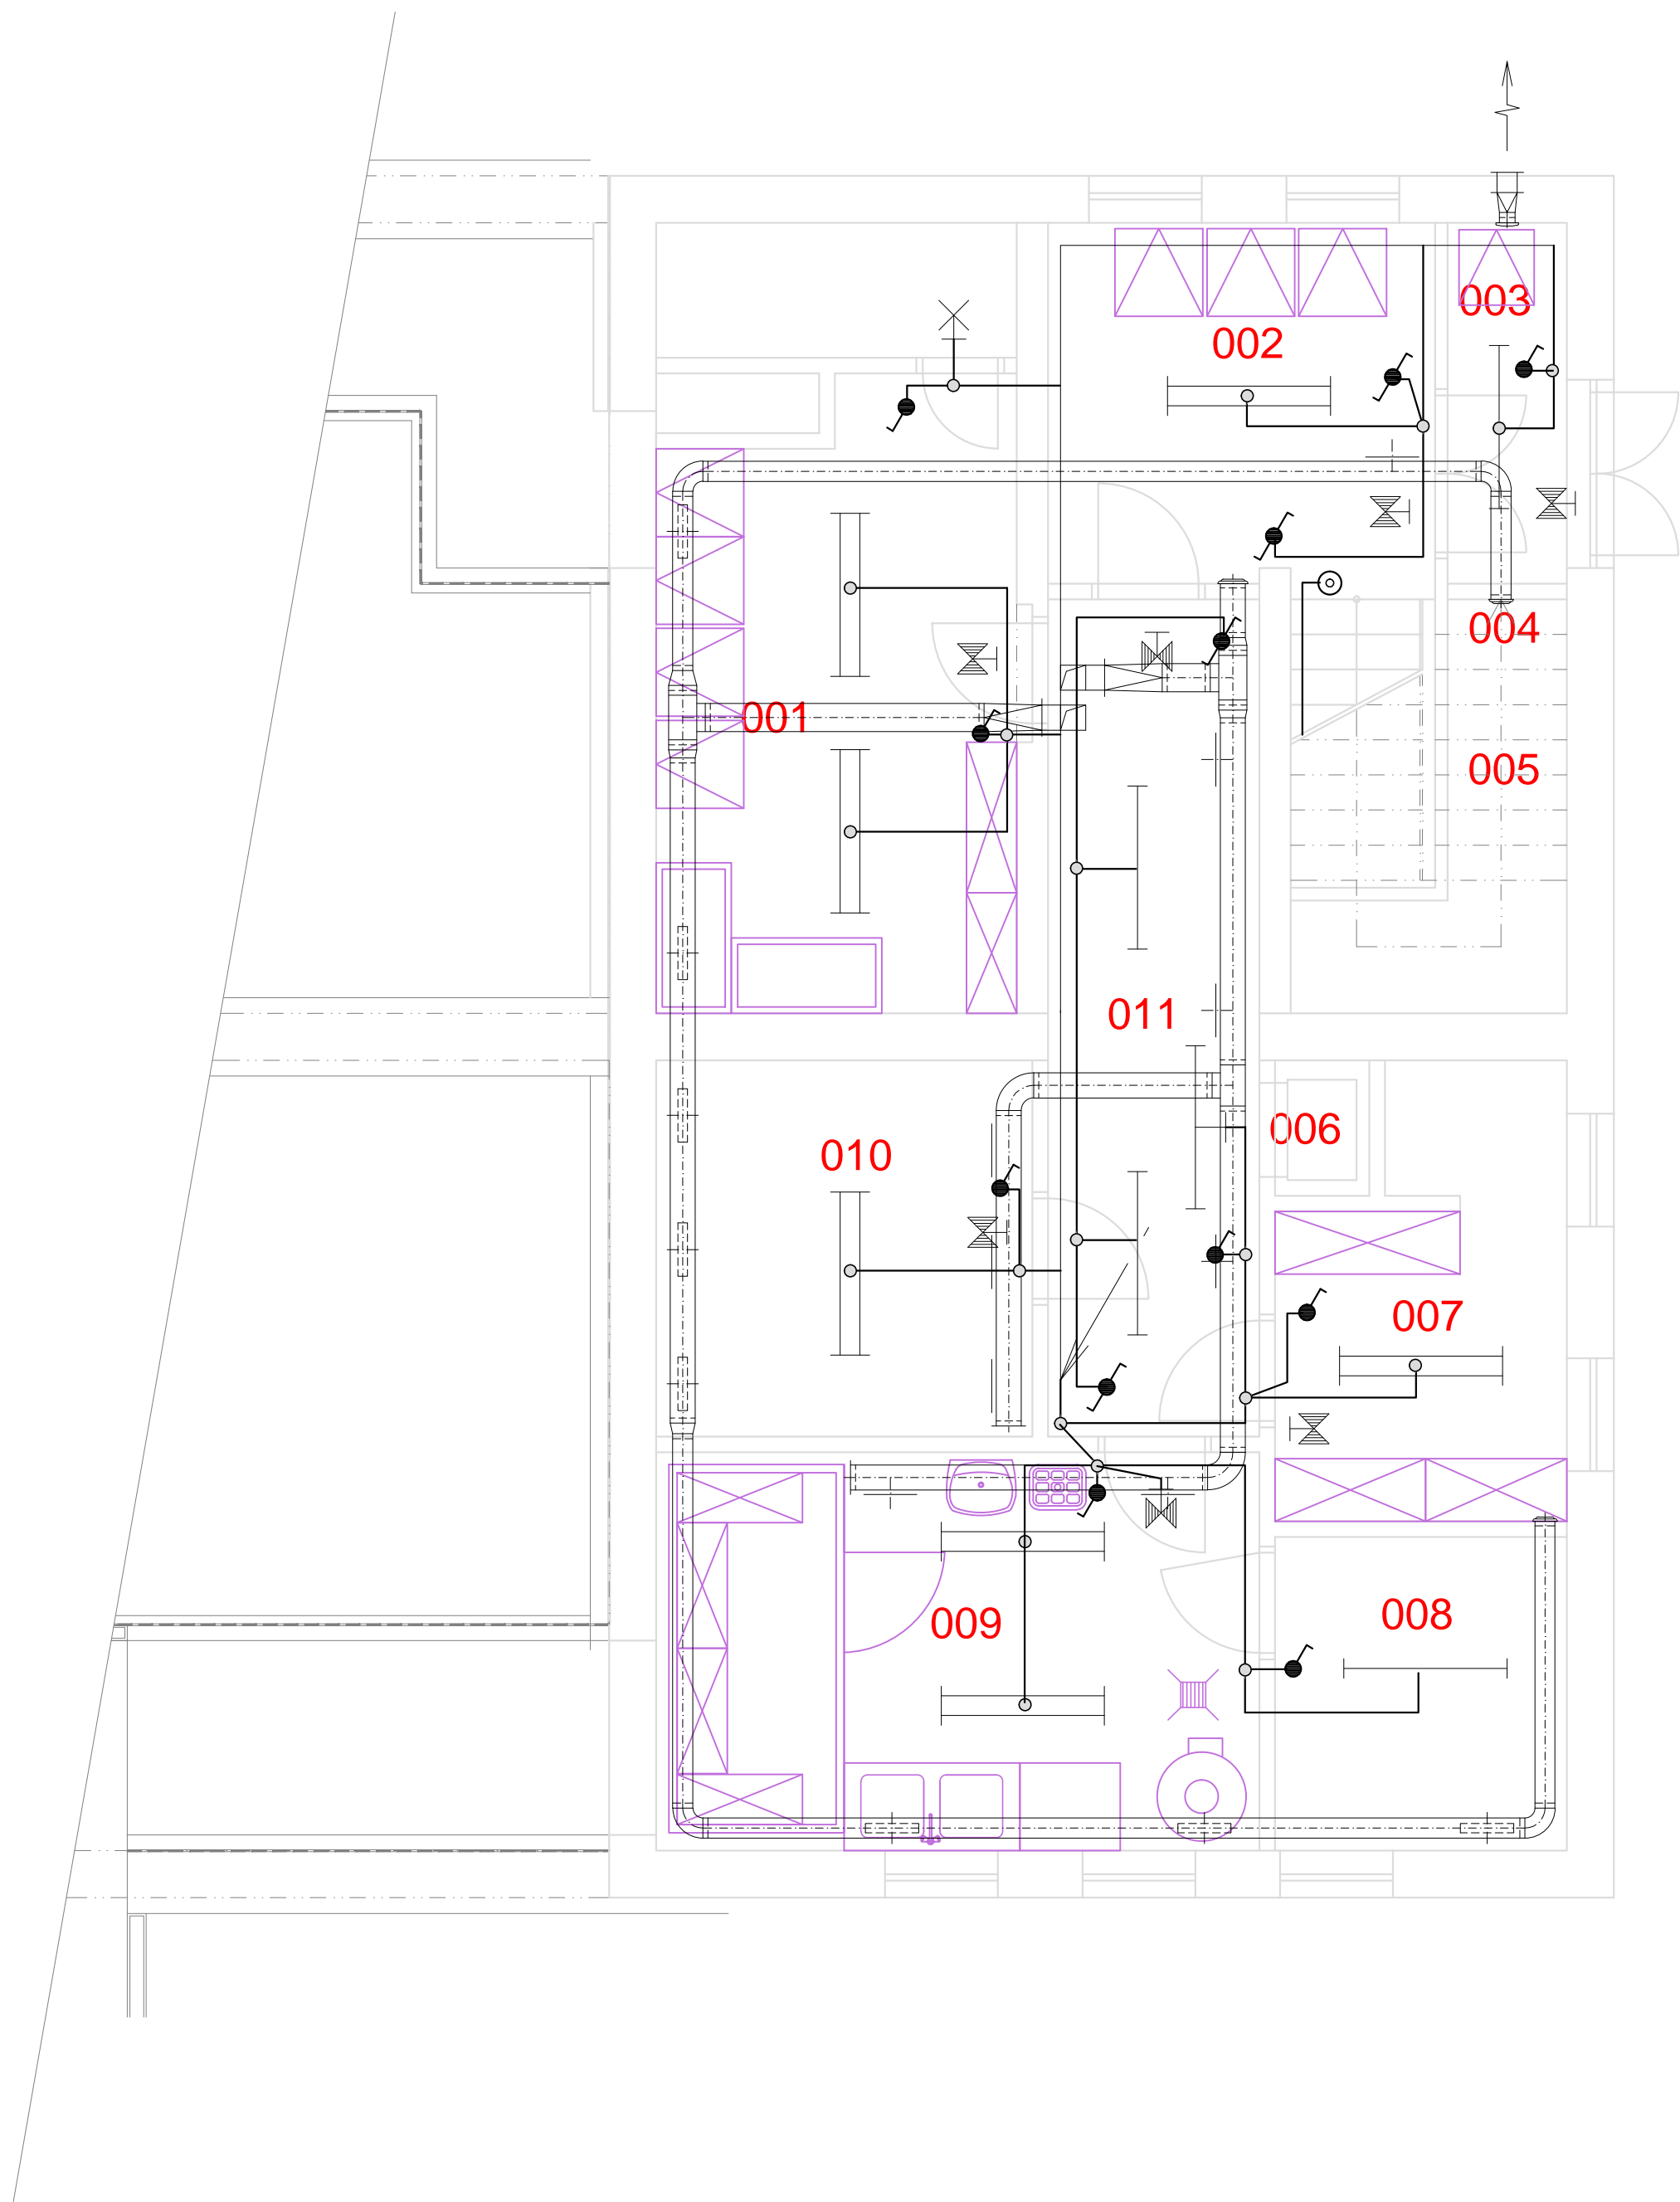

PŮDORYS 1.PP - SILNOPROUD

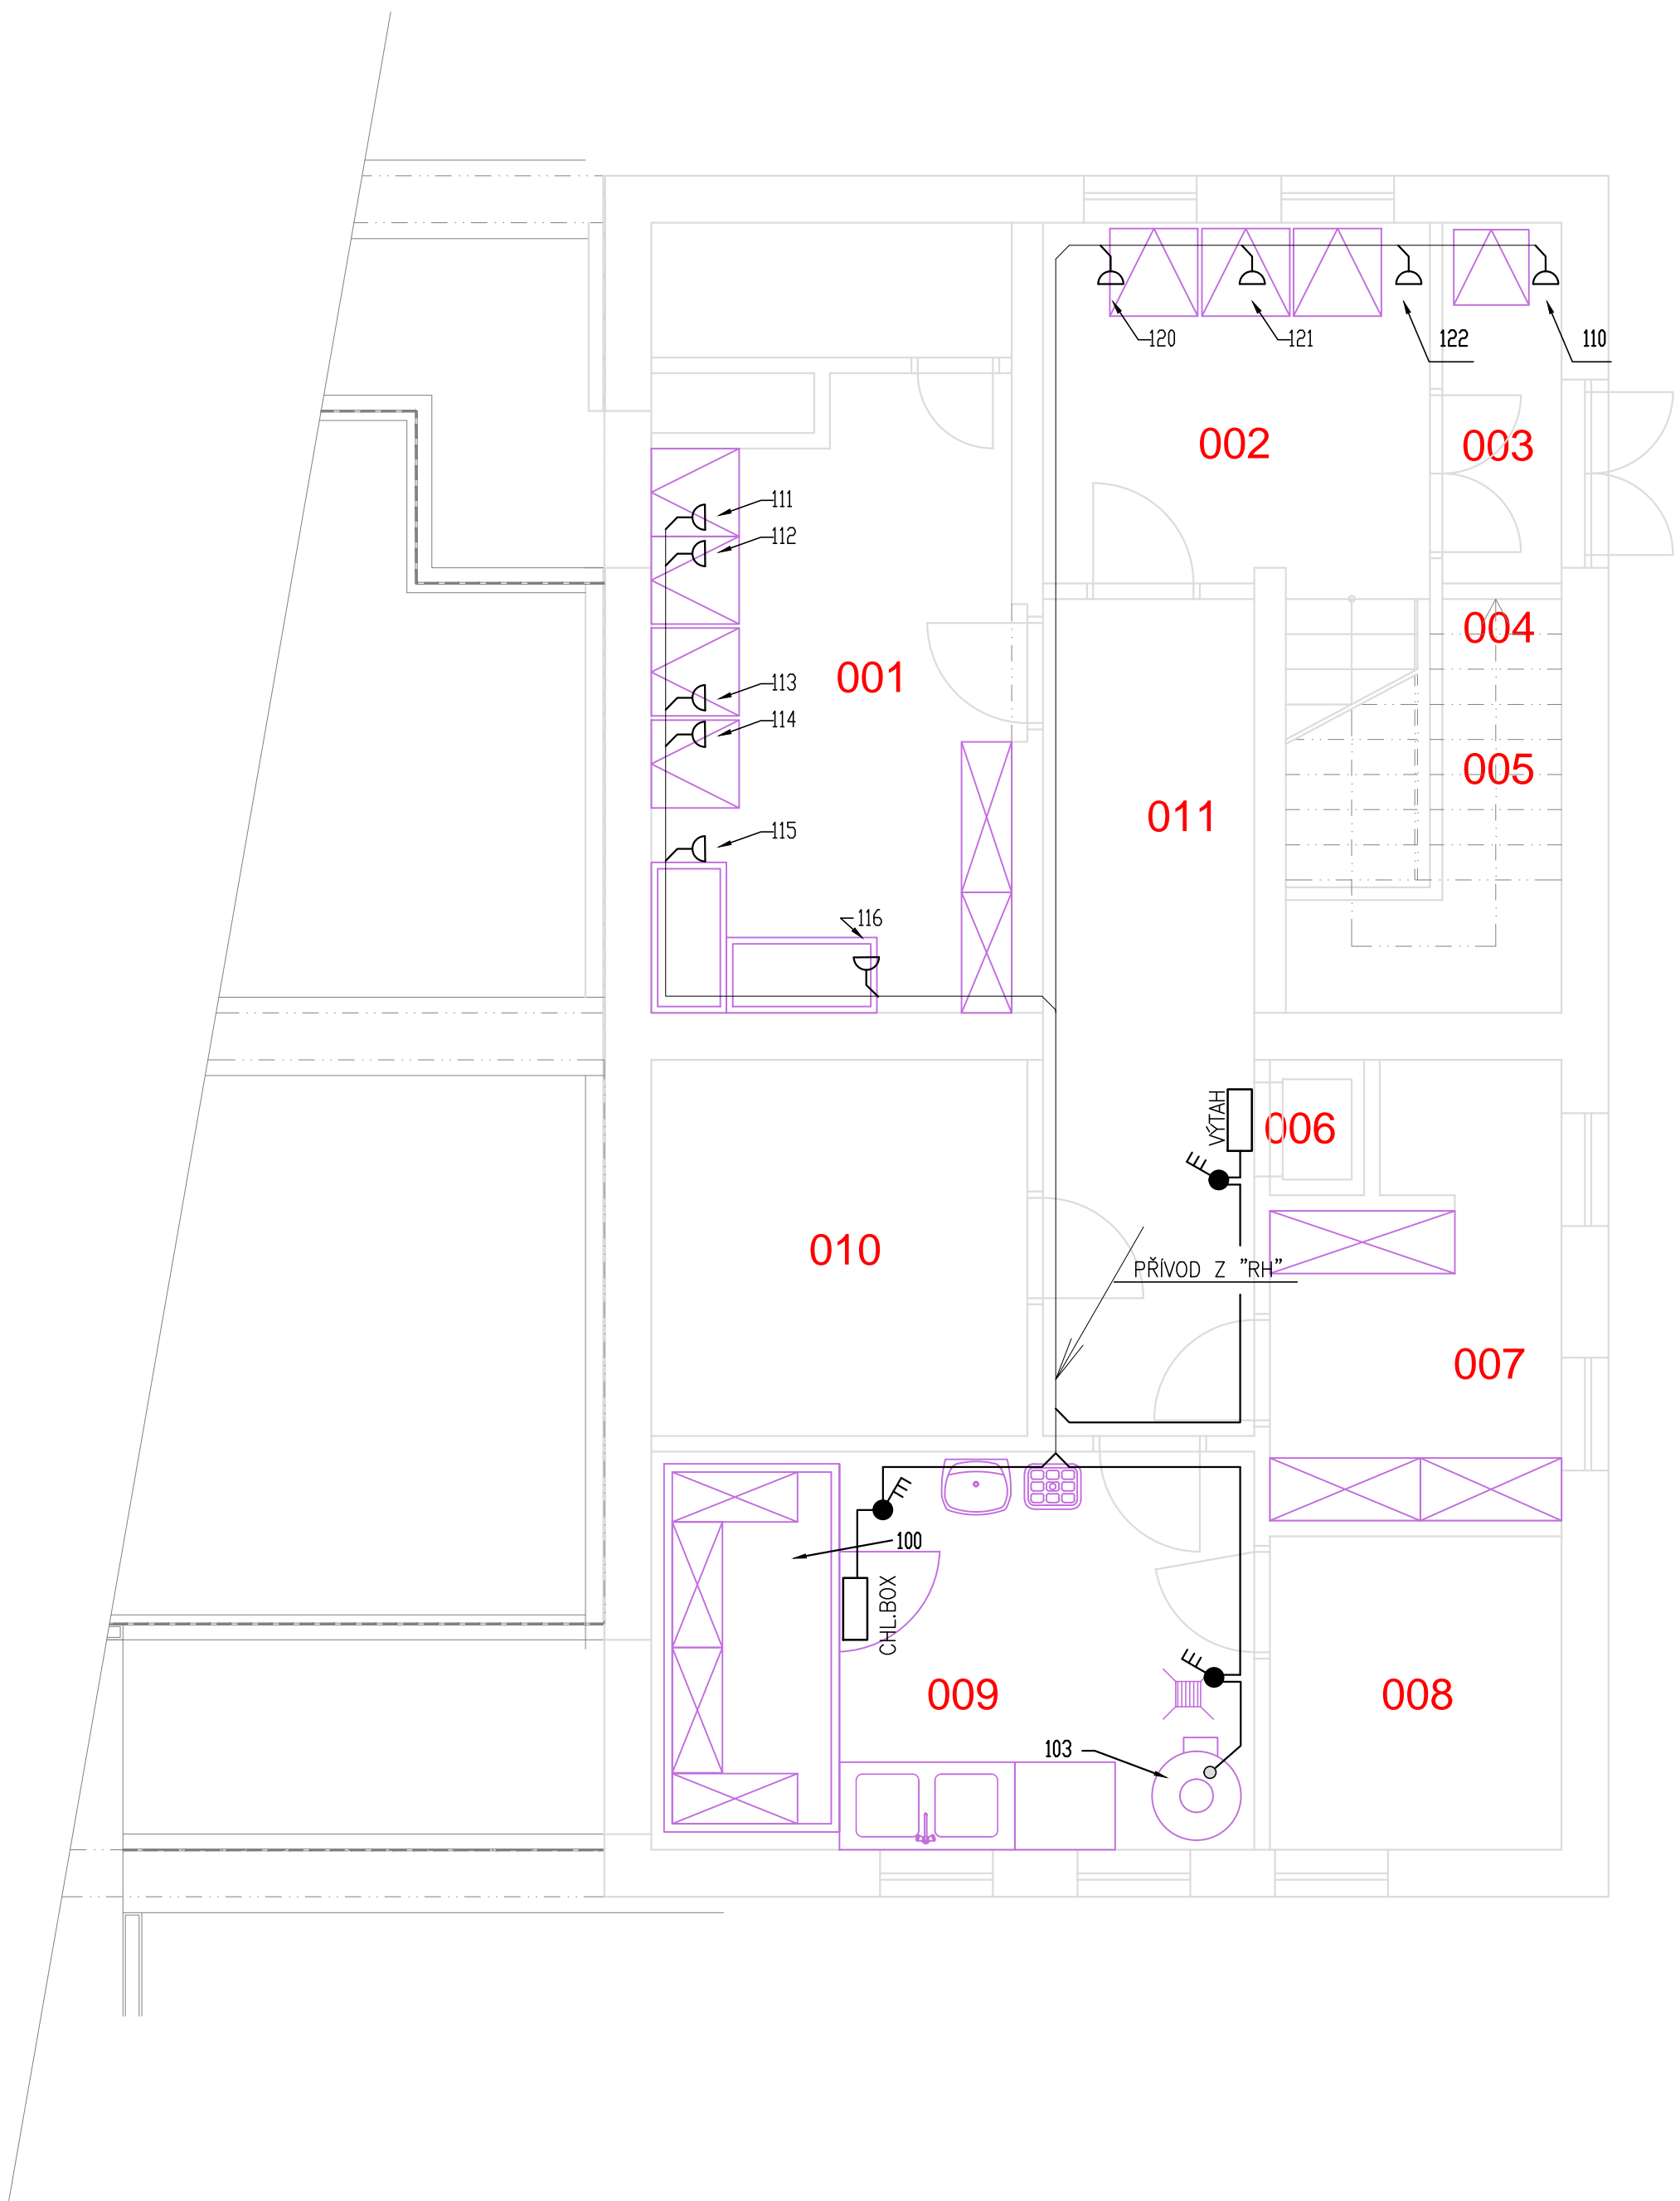

LEGENDA MÍSTNOSTÍ


Č. M.	NÁZEV MÍSTNOSTI	PLOCHA M2
001	SKLAD POTRAVIN	18,11
002	MANIPULACE	8,87
003		0,96
004	ZÁDVEŘÍ	1,66
005	SKLAD ČIS. PROSTR.	4,33
006	RUČNÍ VÝTAH	0,81
007	SKLAD POTRAVIN	7,62
008	SKLAD BRAMBOR	5,81
009	HRUBÁ PŘÍPRAVNA	15,27
010	TECHNICKÁ MÍSTNOST	9,00
011	CHODBA	11,26

ZÁKLADNÍ TECHNICKÉ ÚDAJE

ROZVODNÁ SOUSTAVA : 3 NPE, AC 50Hz, 230 /400V /TN–S
OCHRANNÁ OPATŘENÍ PRO ZAJIŠTĚNÍ BEZPEČNOSTI – OCHRANA PŘED ÚRAZEM EL.PROUDEM DLE ČSN 33 2000–4–41 ed.2
411.2 – POŽADAVKY NA ZÁKLADNÍ OCHRANU (PŘED DOTYKEM ŽIVÝCH ČÁSTÍ)
– IZOLACE, PŘEPÁŽKY NEBO KRYTY
411.3 – POŽADAVKY NA OCHRANU PŘI PORUŠE (PŘED DOTYKEM NEŽIVÝCH ČÁSTÍ)
411.3.1 – OCHRANNÉ UZEMNĚNÍ A OCHRANNÉ POSPOJOVÁNÍ
411.3.2 – AUTOMATICKÉ ODPOJENÍ V PŘÍPADĚ PORUCHY
411.3.3 – DOPLŇKOVÁ OCHRANA – PROUDOVÝ CHRÁNIČ

UPOZORNĚNÍ

DSP je zjednodušená forma projektové dokumentace, dokládaná orgánům státní správy pro posouzení možností řešení a za účelem vydání stavebního povolení. Dokumentace v tomto rozsahu neslouží k provedení stavebního díla.
Podrobnosti, včetně dimenzování, detailů a řezů, budou součástí navazujících výkonných fází – dokumentace pro provedení stavby.
Zpracovatel nepřebírá jakékoliv záruky za škody případně vzniklé použitím této dokumentace k jiným účelům, než pro jaké je určena

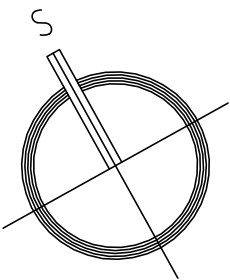

NÁZEV STAVBY / build title ROZŠÍŘENÍ KAPACITY ZÁKLADNÍ ŠKOLY MYSLOČOVICE p.č. st. 181/1, k.ú. MYSLOČOVICE		Ing. JAROSLAV TESAŘ Projekce elektro Dětská 4609, 760 05 Zlín IČO: 122 18 189 Office: VODNÍ 1970, 760 01 Zlín tel.: 603 217 076	
PROJEKTANT ČÁSTI / section designer Ing. JAROSLAV TESAŘ e-mail: eprojekt.zlin@volny.cz tel.: 603 217 076	VYPRACOVAL / elaborated by Ing. JAROSLAV TESAŘ e-mail: eprojekt.zlin@volny.cz tel.: 603 217 076	ZODPOVĚDNÝ PROJEKTANT / chief engineer Ing. JAROSLAV TESAŘ e-mail: eprojekt.zlin@volny.cz tel.: 603 217 076	
OBJEDNATEL / client OBEC MYSLOČOVICE, MYSLOČOVICE 21, 763 01		FORMÁT A4 6 A4	DATUM / date 11/2016
STAVEBNÍ OBJEKT / building object PAVILON B		MÉRÍTKO / scale 1 : 75	PARÉ
ČÁST / part D.1.4.4 - SILNOPROUDÁ ELEKTROTECHNIKA			
NÁZEV VÝKRESU / drawing title PŮDORYS 1.PP - OSVĚTLENÍ, SILNOPROUD		STUPEŇ phase DPS	ČÍSLO VÝKRESU drawing no. D.1.4.4 - 12
		ZMĚNA revision 000	