


PŮDORYS 2.NP - OSVĚTLENÍ, SILNOPROUD

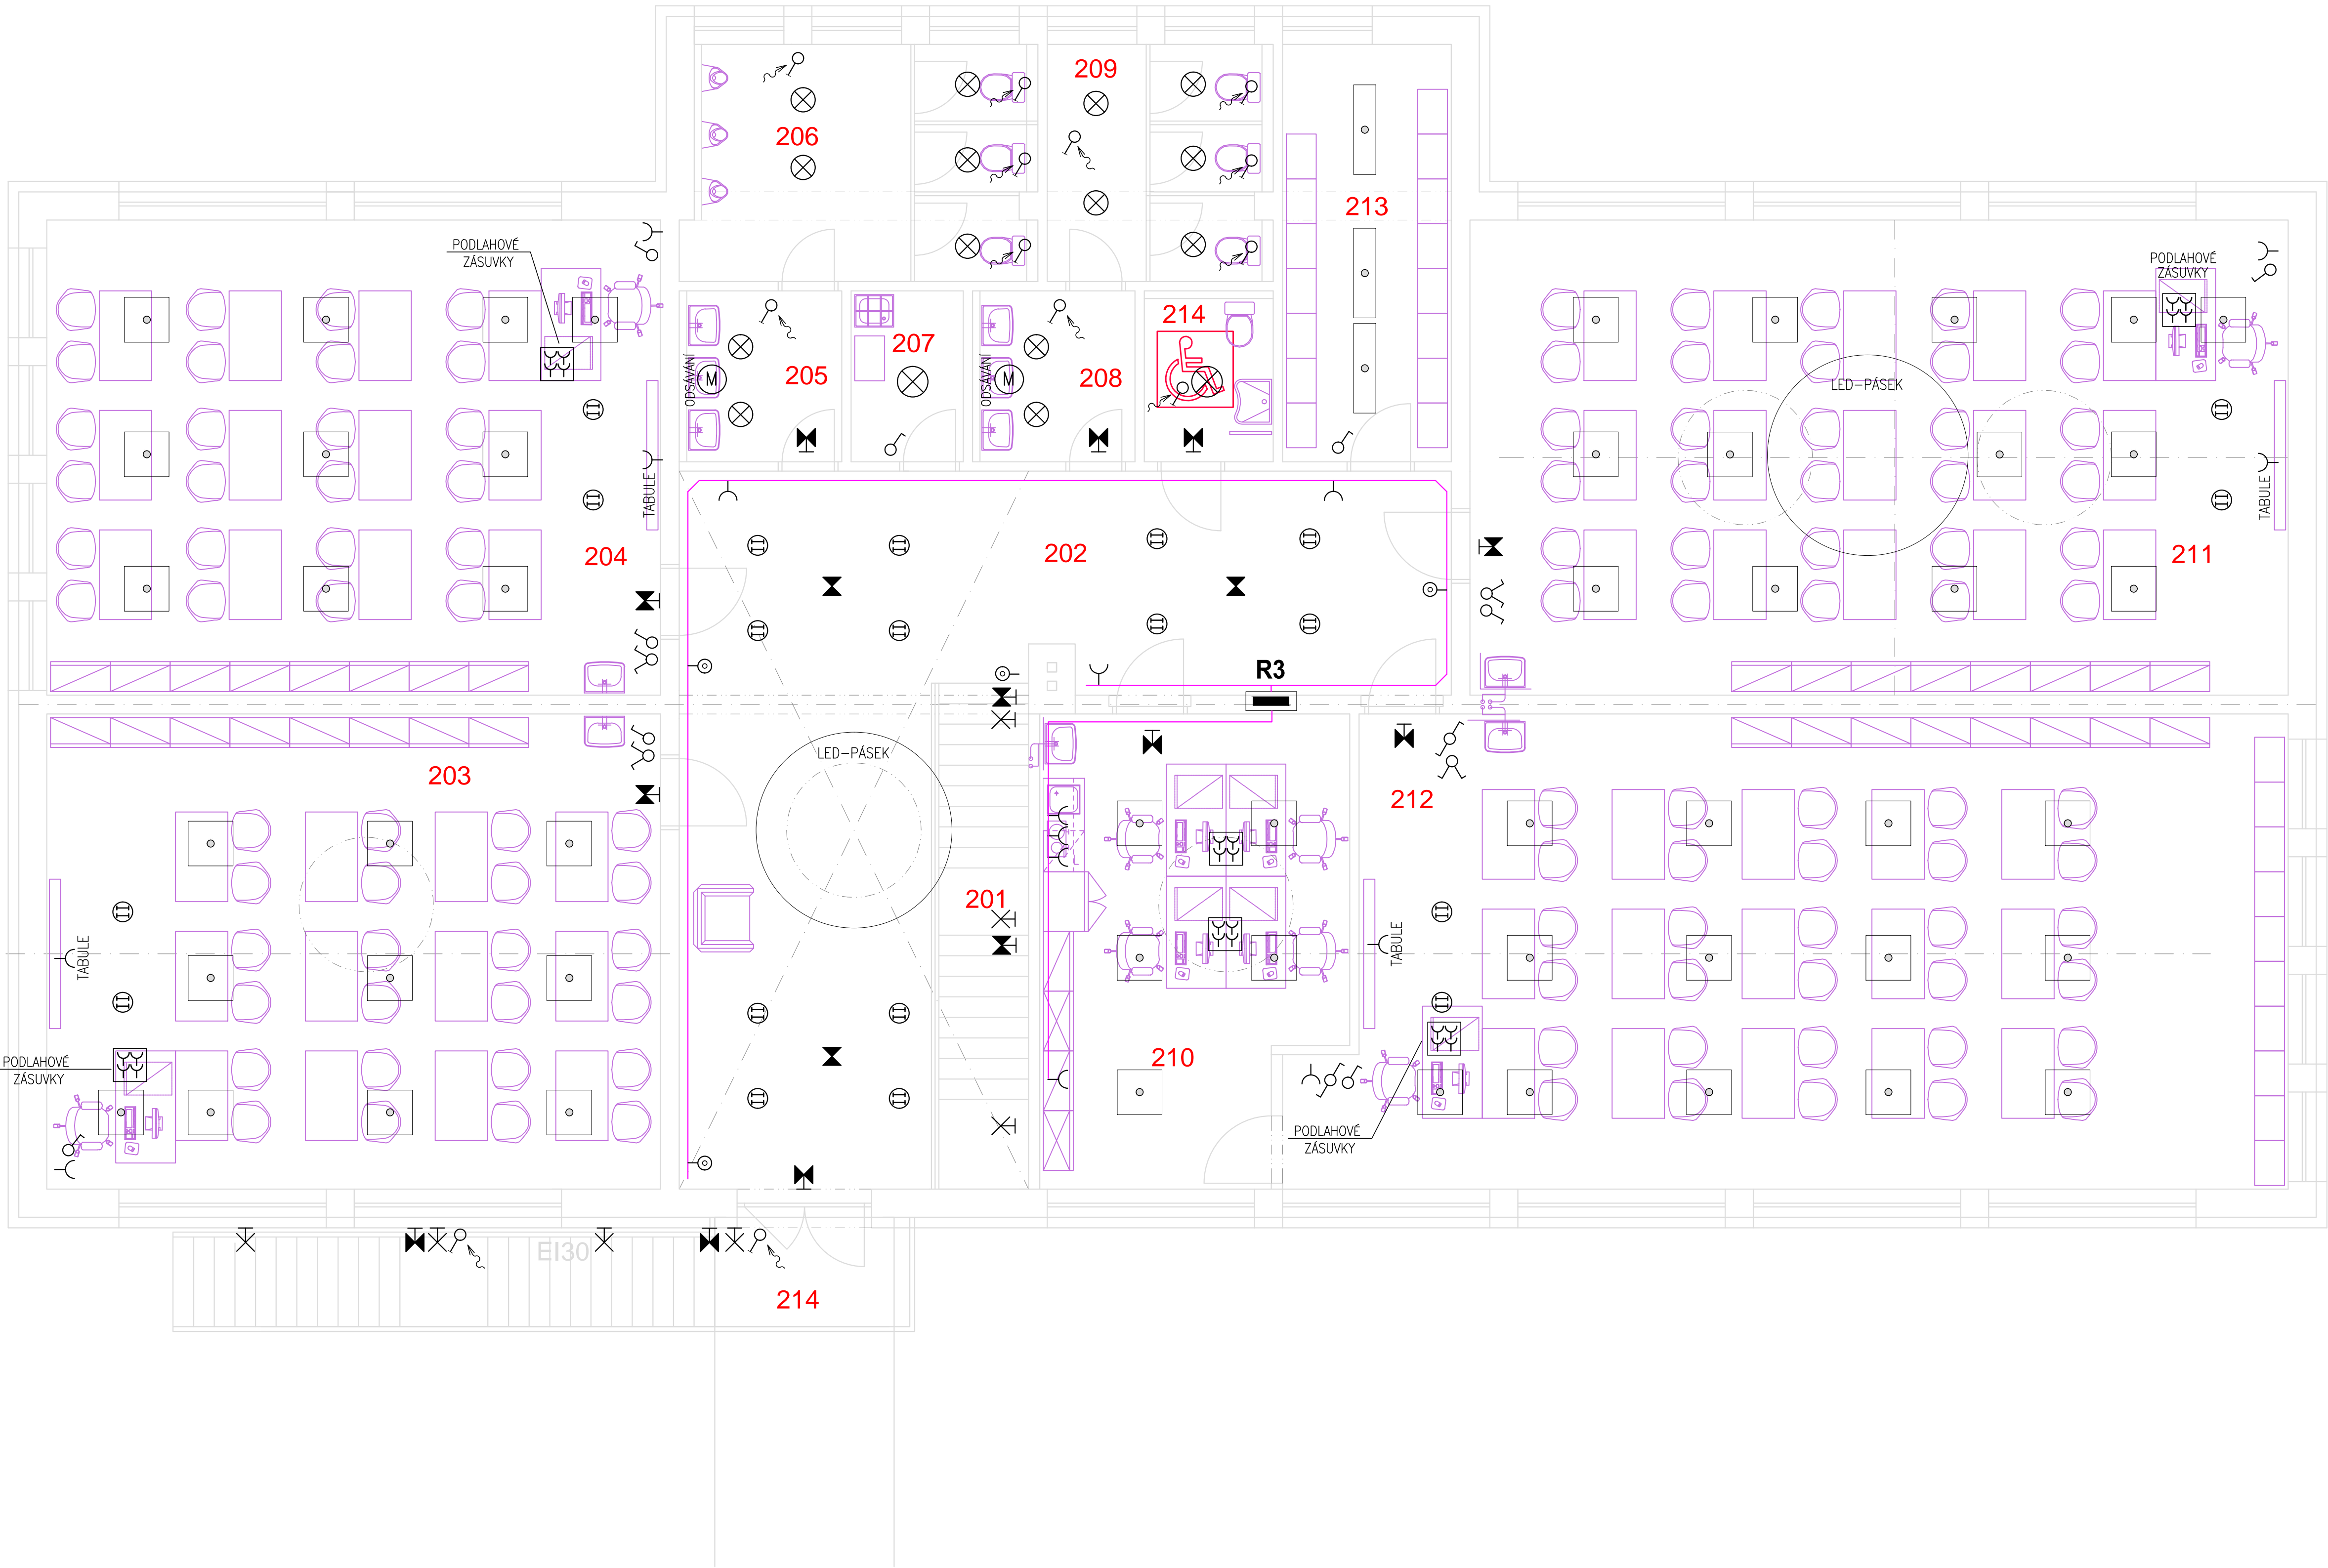

LEGENDA MÍSTNOSTÍ


Č.M.	NÁZEV MÍSTNOSTI
201	SCHODIŠTĚ
202	HALA
203	UČEBNA
204	UČEBNA
205	UMÝVÁRNA
206	WC HOŠI
207	ÚKLIDOVÁ KOMORA
208	UMÝVÁRNA
209	WC DÍVKY
210	KABINET
211	UČEBNA
212	UČEBNA
213	SKLAD
214	WC BEZBARIÉROVÉ

ZÁKLADNÍ TECHNICKÉ ÚDAJE

ROZVODNÁ SOUSTAVA : 3 NPE, AC 50Hz, 230/400V/TN-S
OCHRANNÁ OPATŘENÍ PRO ZAJIŠTĚNÍ BEZPEČNOSTI – OCHRANA PŘED ÚRAZEM EL.PROUDEM DLE ČSN 33 2000-4-41 ed.2
411.2 – POŽADAVKY NA ZÁKLADNÍ OCHRANU (PŘED DOTYKEM ŽIVÝCH ČÁSTI)
– IZOLACE, PŘEPÁŽKY NEBO KRYTY
411.3 – POŽADAVKY NA OCHRANU PŘI PORUŠĚ (PŘED DOTYKEM NEŽIVÝCH ČÁSTI)
411.3.1 – OCHRANNÉ UZEMNĚNÍ A OCHRANNÉ POSPOJOVÁNÍ
411.3.2 – AUTOMATICKÉ ODPOJENÍ V PŘÍPADĚ PORUCHY
411.3.3 – DOPLŇKOVÁ OCHRANA – PROUDOVÝ CHRÁNIČ

UPOZORNĚNÍ

DSP je zjednodušená forma projektové dokumentace, dokládaná orgánům státní správy pro posouzení možností řešení a za účelem vydání stavebního povolení. Dokumentace v tomto rozsahu neslouží k provedení stavebního díla.
Podrobnosti, včetně dimenzování, detailů a řezů, budou součástí navazující výkonné fáze – dokumentace pro provedení stavby.
Zpracovatel nepřebírá jakékoliv záruky za škody případně vzniklé použitím této dokumentace k jiným účelům, než pro jaké je určena

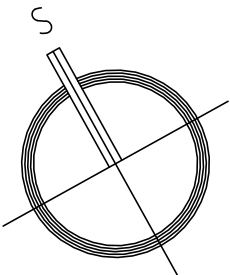

NÁZEV STAVBY / build title		Ing. JAROSLAV TESAŘ Projekce elektro Dětská 4609, 760 05 Zlín IČO: 122 18 189 Office: VODNÍ 1970, 760 01 Zlín tel.: 603 217 076	
ROZŠÍŘENÍ KAPACITY ZÁKLADNÍ ŠKOLY MYSLOČOVICE p.č. st. 181/1, k.ú. MYSLOČOVICE			
PROJEKTANT ČÁSTI / section designer Ing. JAROSLAV TESAŘ e-mail: eprojekt.zlin@volny.cz	VYPRACOVAL / elaborated by Ing. JAROSLAV TESAŘ e-mail: eprojekt.zlin@volny.cz	ZODPOVĚDNÝ PROJEKTANT / chief engineer Ing. JAROSLAV TESAŘ e-mail: eprojekt.zlin@volny.cz	
OBJEDNATEL / client OBEC MYSLOČOVICE, MYSLOČOVICE 21, 763 01		FORMÁT A4 6 A4	DATUM / date 11/2016
STAVEBNÍ OBJEKT / building object PAVILON B		MÉRÍTKO / scale 1 : 75	PARÉ
ČÁST / part D.1.4.4 - SILNOPROUDÁ ELEKTROTECHNIKA			
NÁZEV VÝKRESU / drawing title 2.NP - OSVĚTLENÍ, SILNOPROUD		STUPEŇ phase DPS	ČÍSLO VÝKRESU drawing no. D.1.4.4 - 15
		ZMĚNA revision 000	