



SCHEMA OBJEKTU

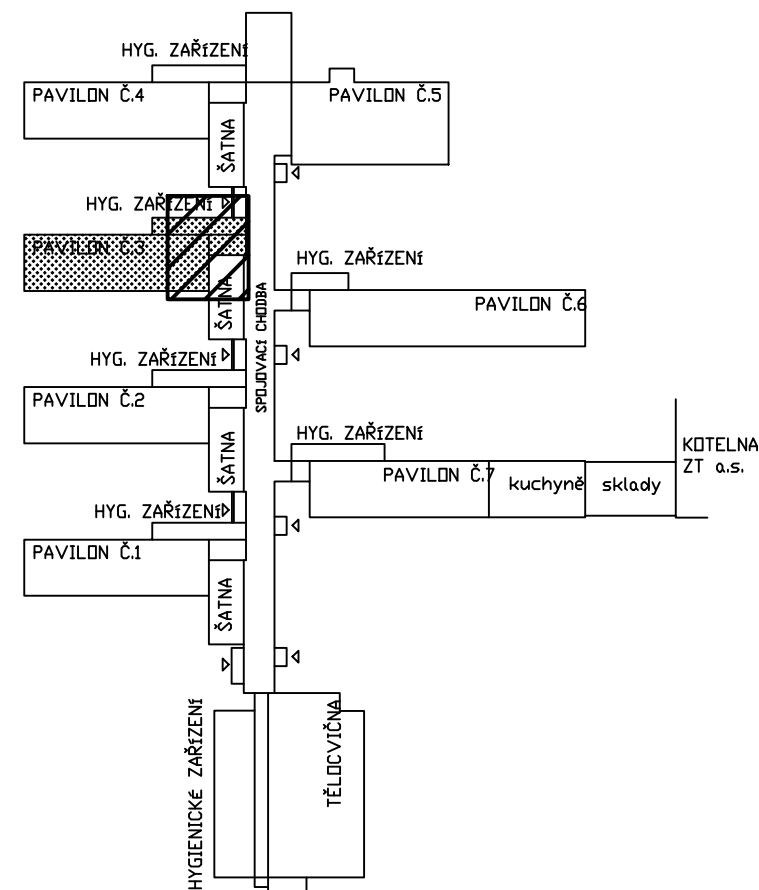


-15°C

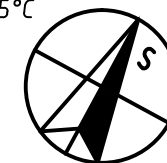

ČÍSLO REVIZE	POPIS REVIZE	DATUM

PRODIG - TCV s.r.o., 756 21 Ratiboř 352; tel.: +420 734 573 671; www.prodig.eu

PROJEKTANT	VYPRACOVAL	KRESLIL	<div></div> <div>PRODIG - TCV</div> <div>VYTÁPĚNÍ-CHLAZENÍ-VZDUCHOTECHNIKA</div> <div>www.prodig.eu</div>		
Ing. VLADIMÍR ABRAHÁM	Ing. VLADIMÍR ABRAHÁM	Ing. VLADIMÍR ABRAHÁM			
INVESTOR: Střední odborná škola Josefa Sousedíka Vsetín					
MÍSTO STAVBY: Benátky 1779, Vsetín 755 01					
AKCE: SOŠ J. Sousedíka Vsetín – Rekonstrukce ústředního topení Benátky			DATUM:	05/2018	
PROFESE: D.15 Měření a regulace 03 Pavilon č.3			FORMÁT:	5 A4	
			ZAK. Č.:	18000	
			STUPEŇ:		DPS
NÁZEV VÝKRESU: PŮDORYS 1.NP			MĚŘÍTKO: 1:50	ČÍSLO VÝKRESU: 2.03	