




PŮDORYS 1NP

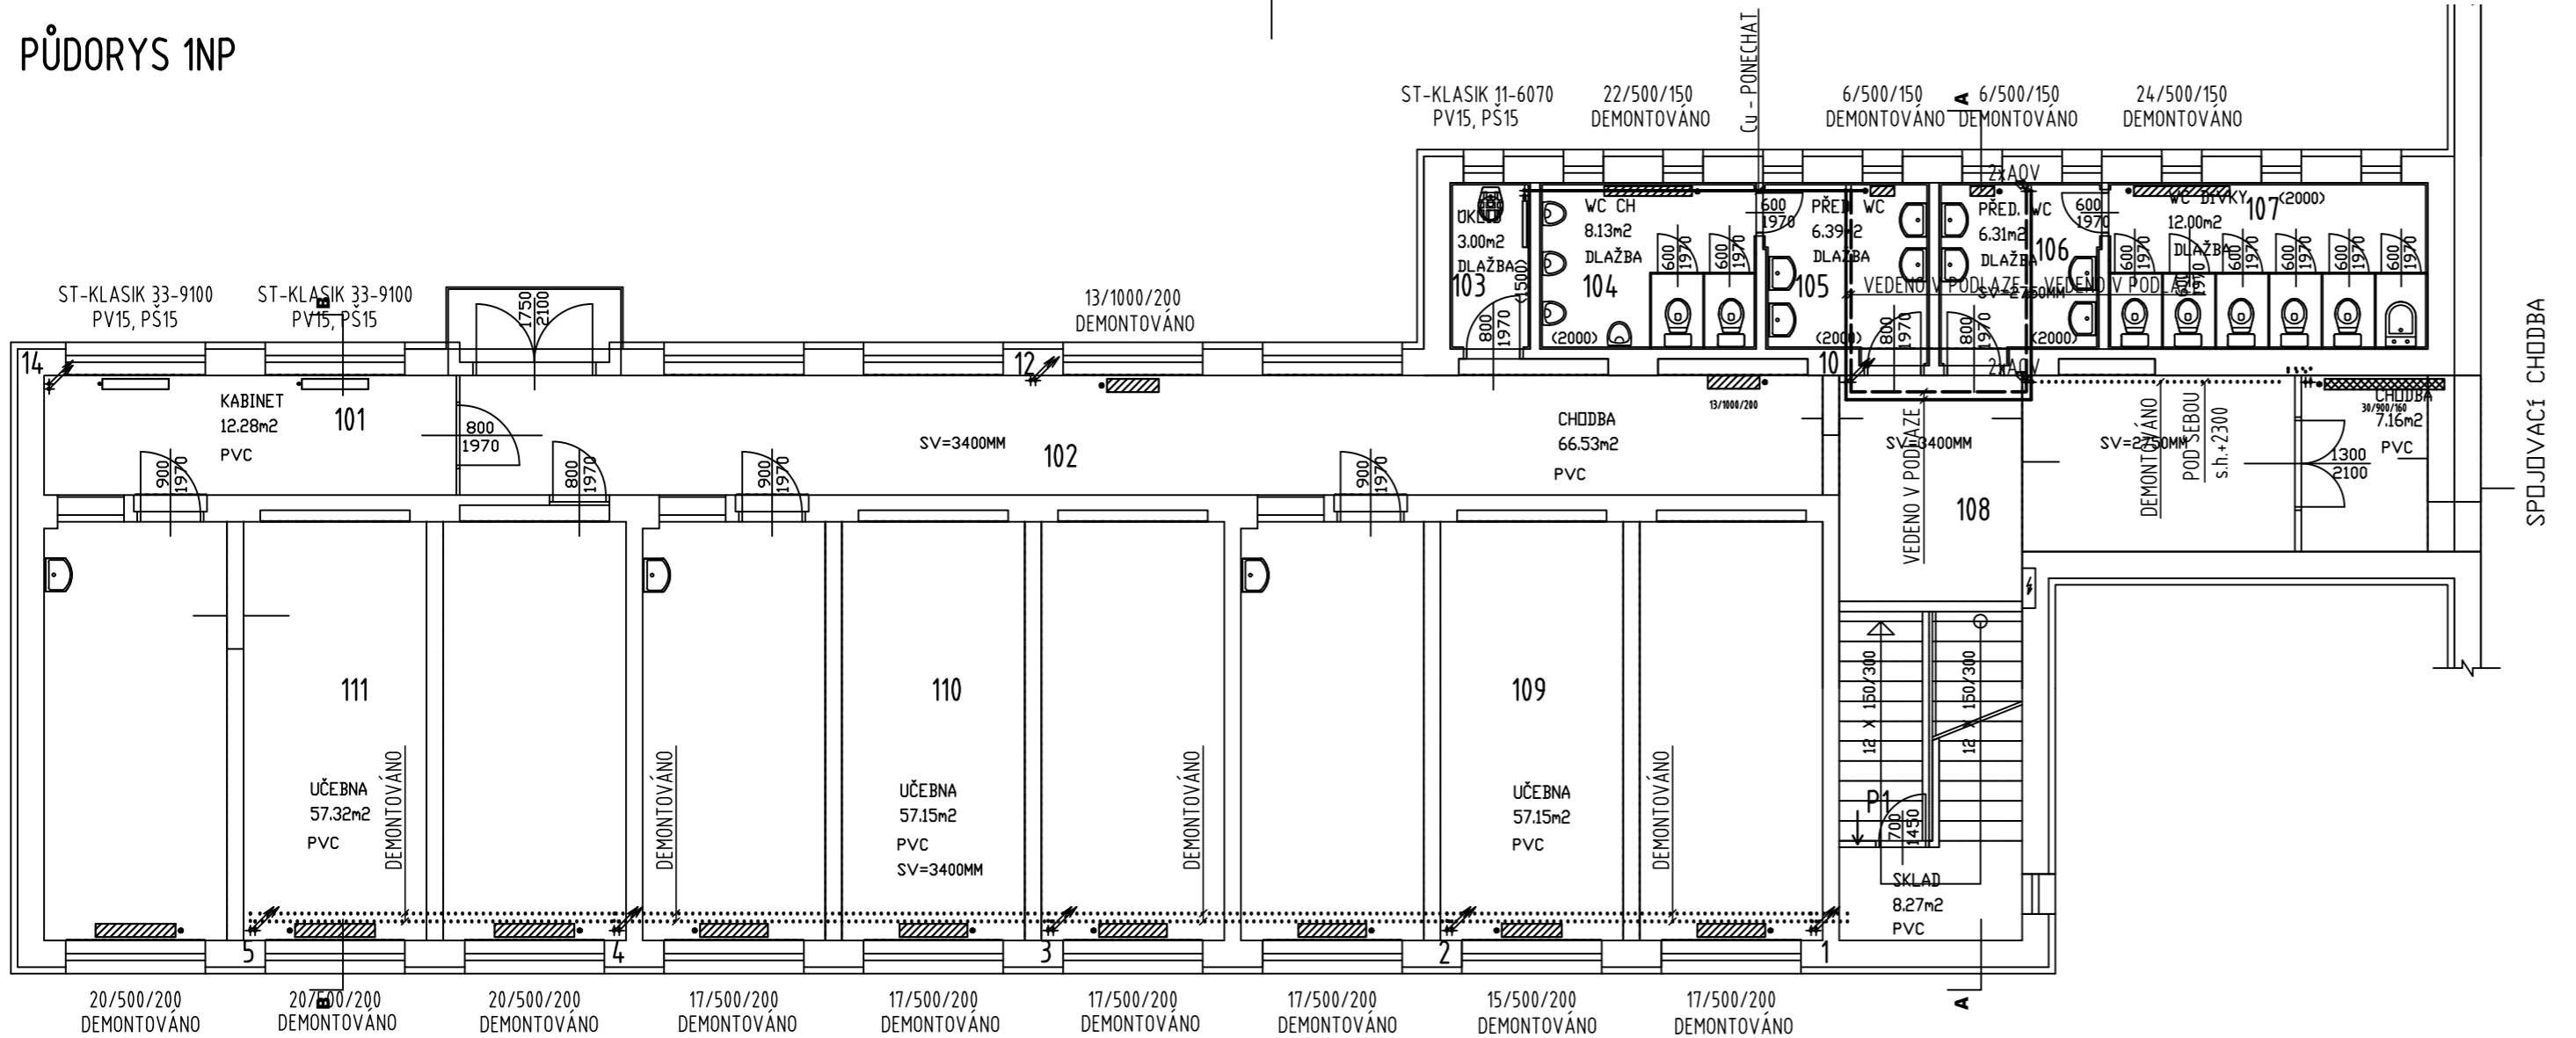


PŮDORYS 2NP

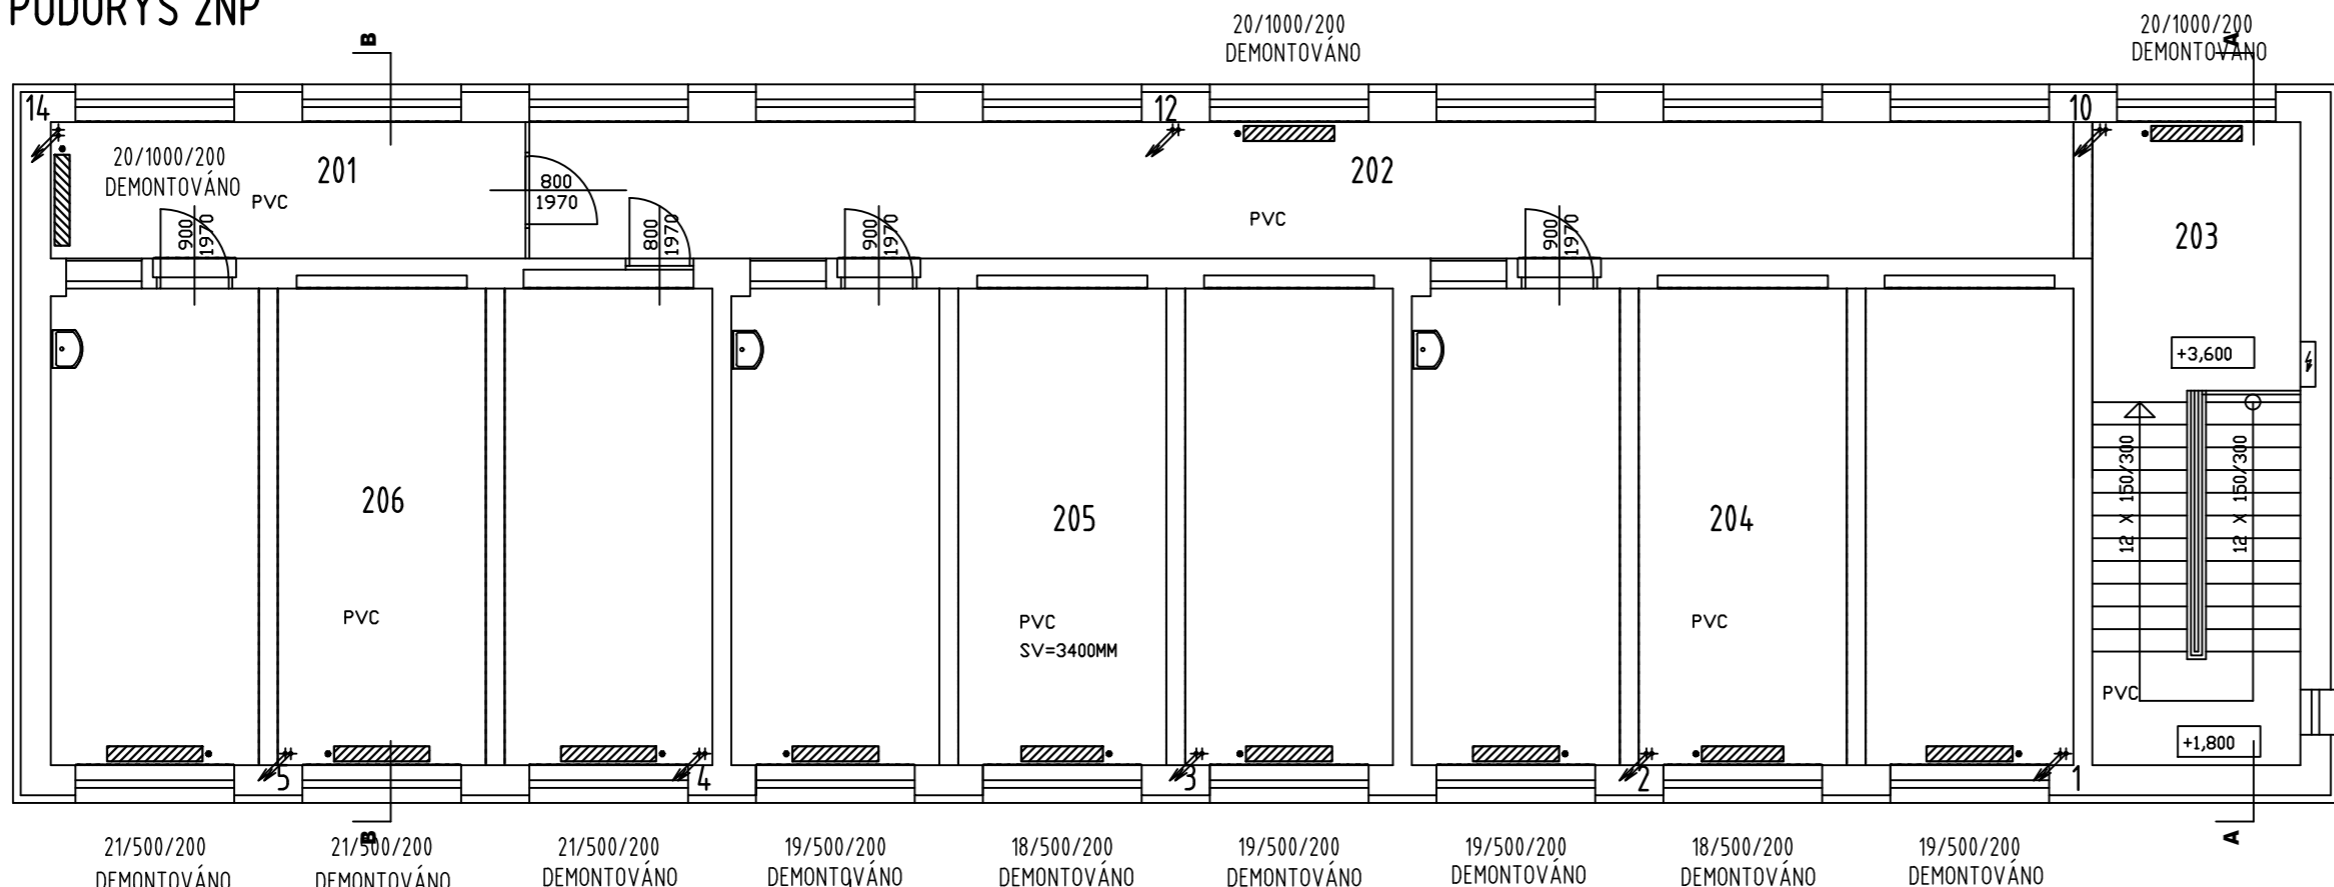


POHLED POD PODESTOU P1

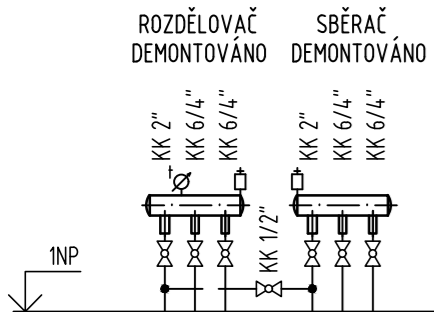


SCHEMA OBJEKTU

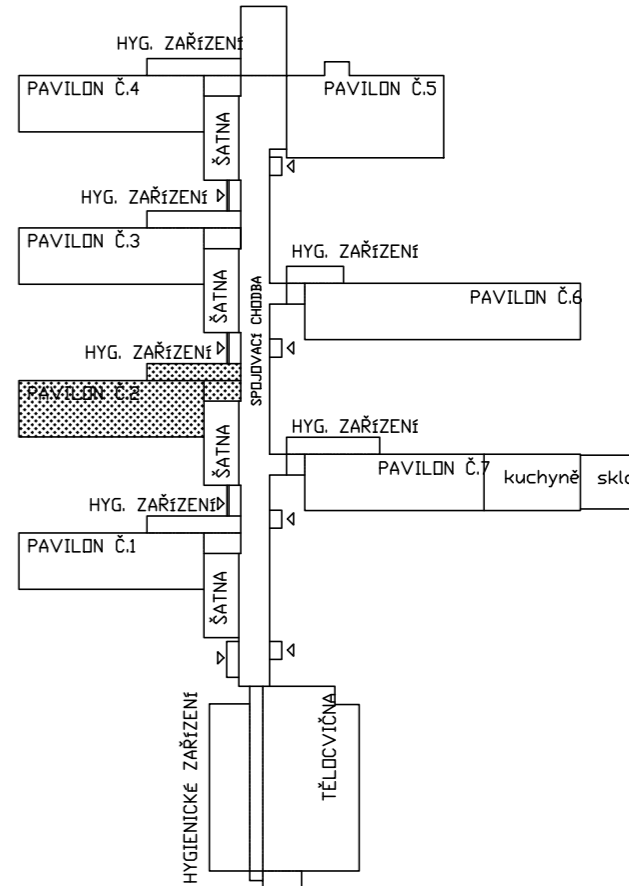


LEGENDA STÁVAJÍCÍCH OTOPNÝCH TĚLES

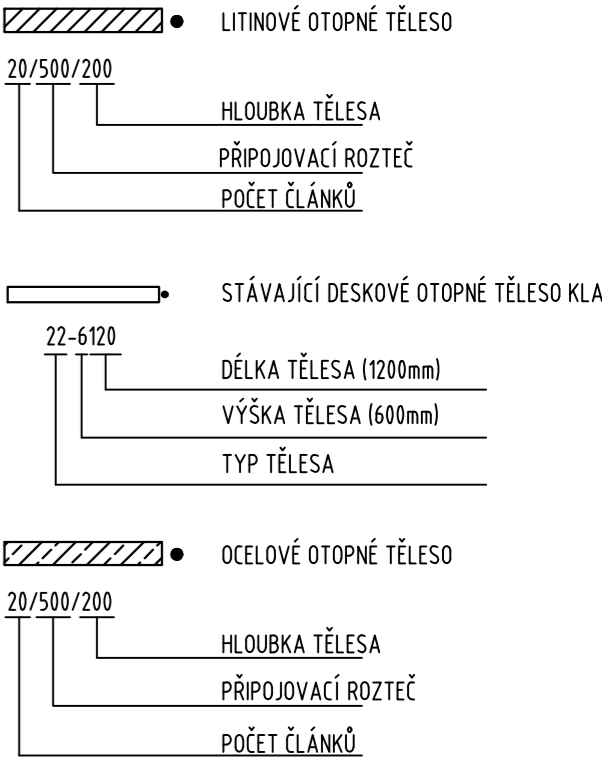

LEGENDA POTRUBÍ

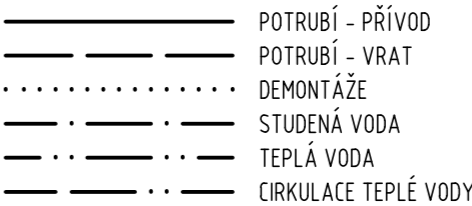


-15°C

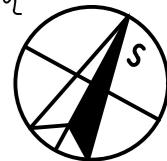

POZNÁMKA: OTOPNÁ TĚLESA DEMONTOVÁNA VČETNĚ ARMATUR A POTRUBNÍCH PŘÍPOJEK K PODLAŽE, STOUPAČEK A OSTATNÍCH VIDITELNÝCH ROZVODŮ

ČÍSLO REVIZE	POPIS REVIZE	DATUM

PRODIG - TCV s.r.o., 756 21 Ratiboř 352; tel.: +420 734 573 671; www.prodig.eu

PROJEKTANT MIROSLAV PÁŘENICA	VYPRACOVAL MIROSLAV PÁŘENICA	KRESLIL Ing. MIROSLAV KOVÁŘÍČEK	 PRODIG - TCV VYTÁPĚNÍ-CHLAZENÍ-VZDUCHOTECHNIKA www.prodig.eu	
INVESTOR: Sítědní odborná škola Josefa Sousoedíka Vsetín			DATUM:	05/2018
MÍSTO STAVBY: Benátky 1779, Vsetín 755 01			FORMÁT:	3 A4
AKCE: SOŠ J. Sousoedíka Vsetín - Rekonstrukce ústředního topení Benátky			ZAK. Č.:	
PROFESE: D.1.4 Zařízení pro vytápění staveb 02 Pavilon č.2			STUPEŇ:	DPS
NÁZEV VÝKRESU: PŮDORYS 1NP A 2NP - DEMONTÁŽE			MĚŘÍTKO: 1:100	ČÍSLO VÝKRESU: 2.01
			VÝTIŠK Č.:	