




1.NP

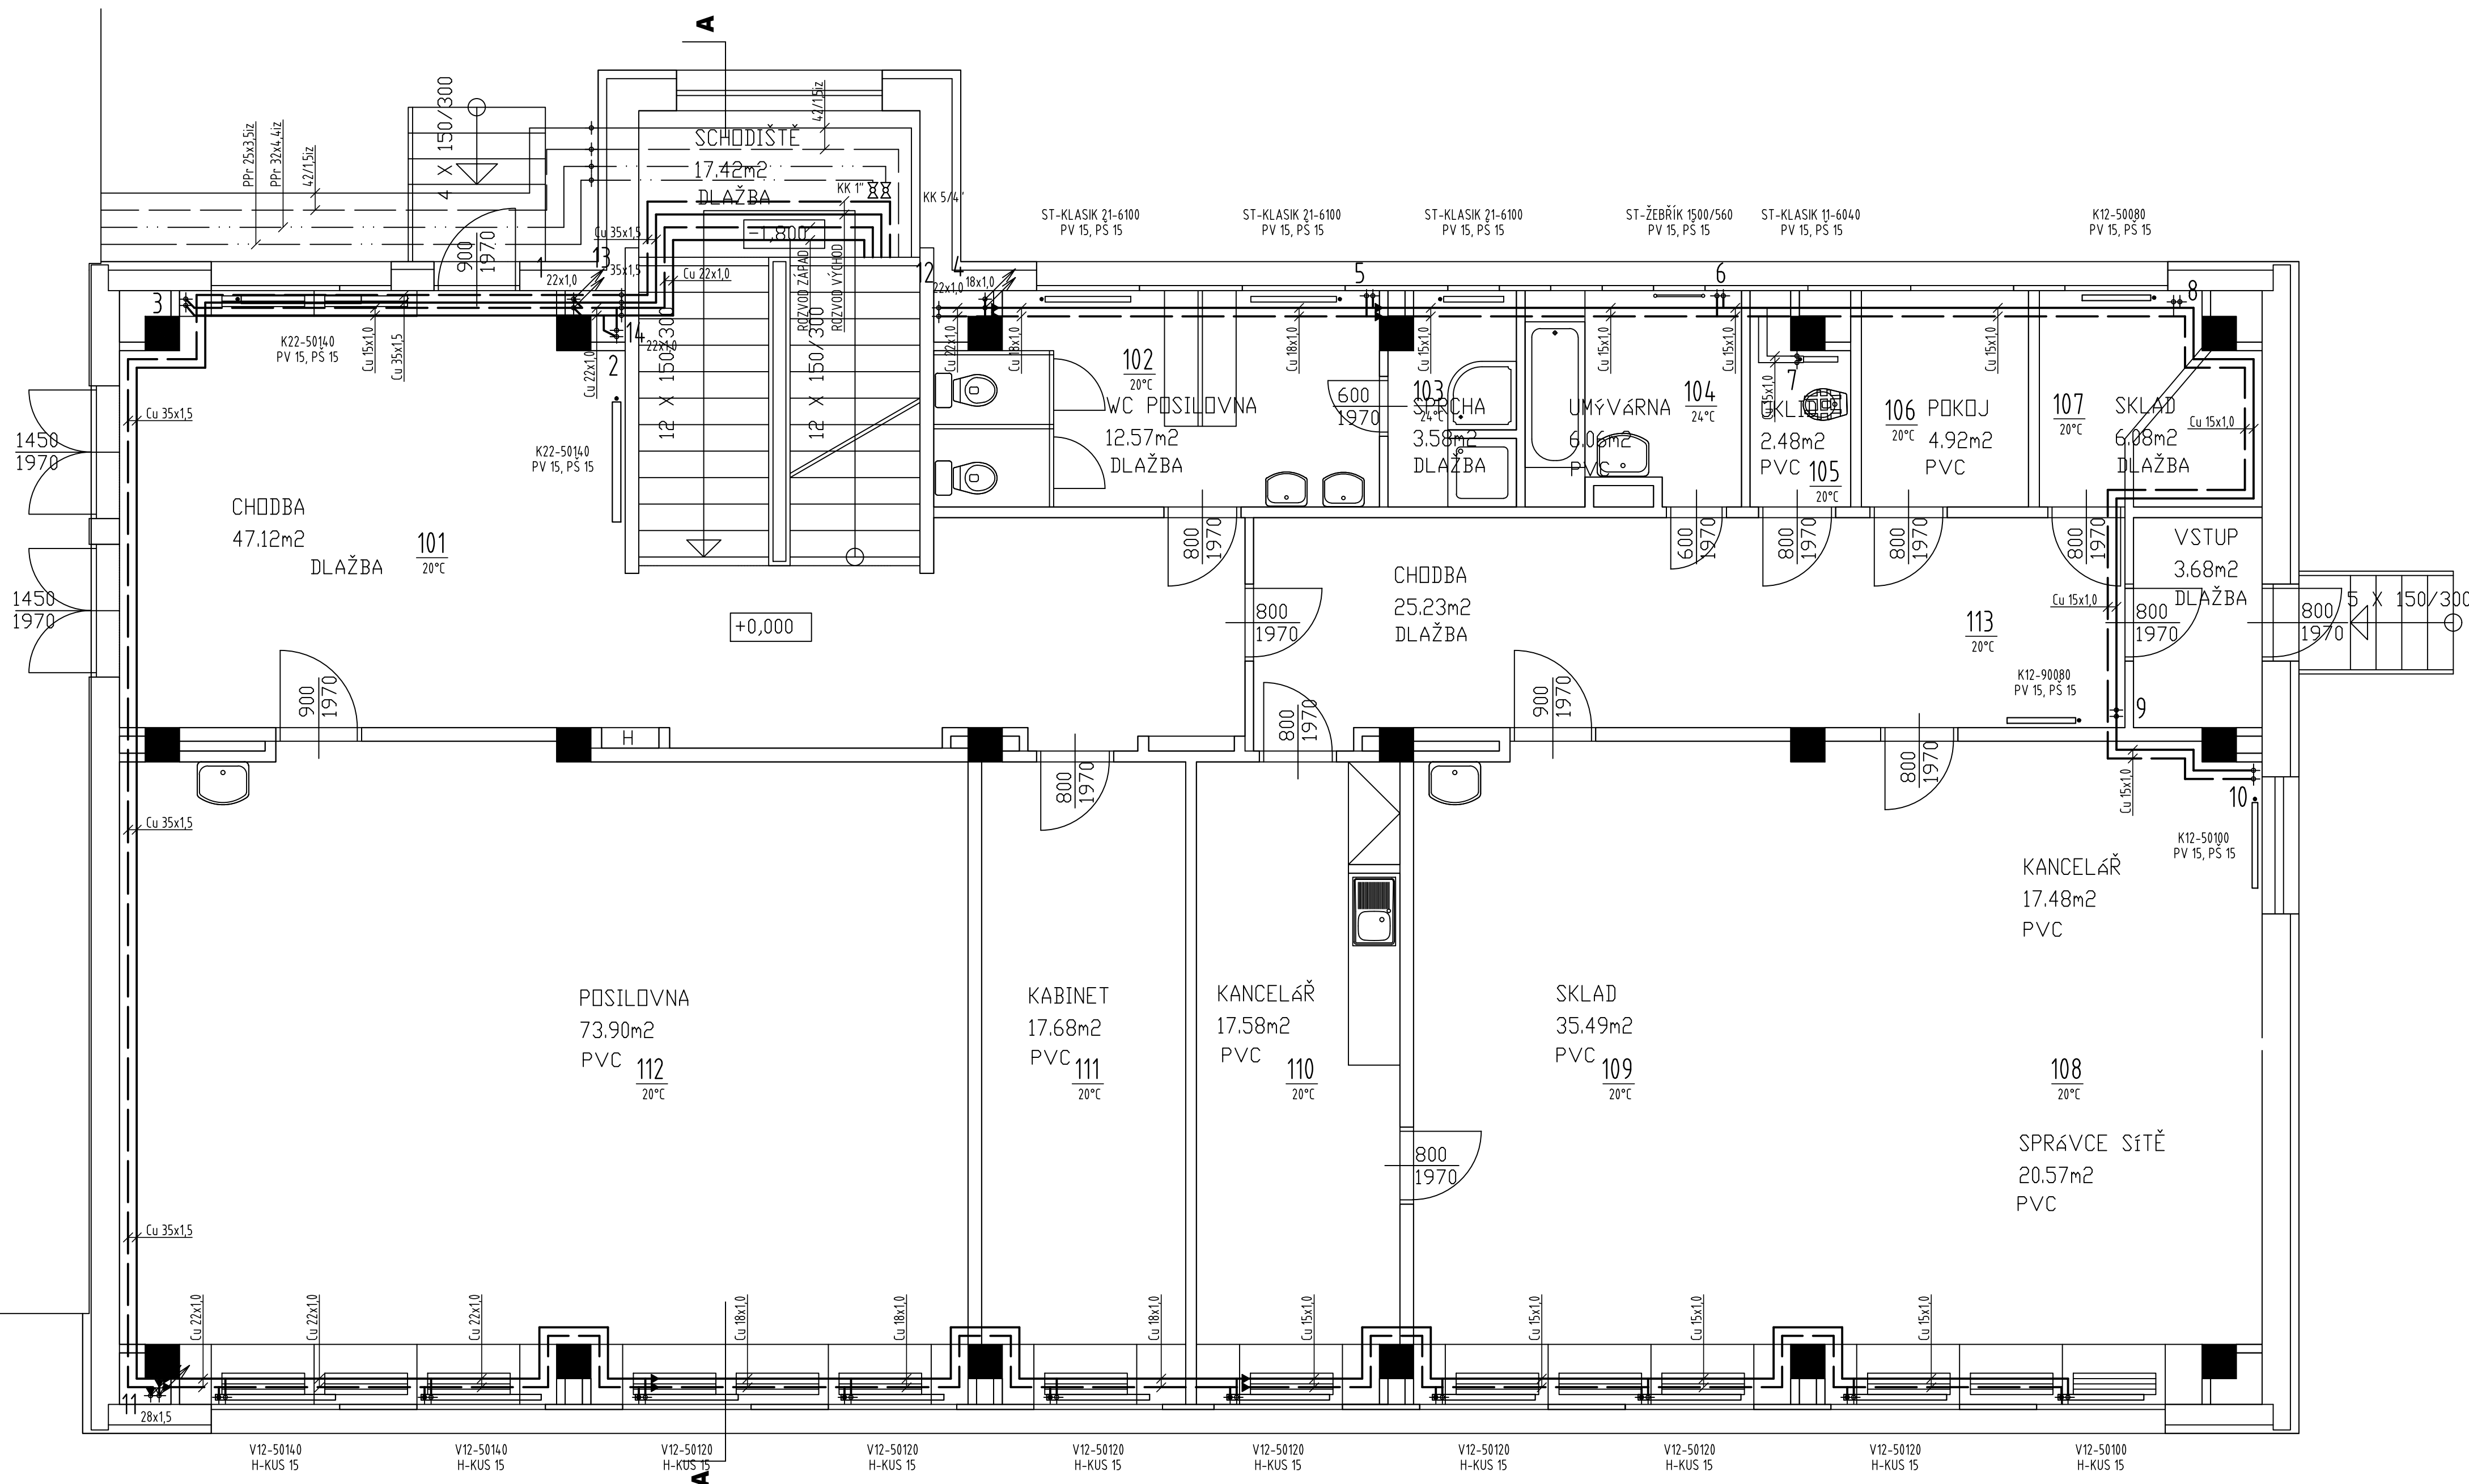

PŮDORYS SUTERÉNU

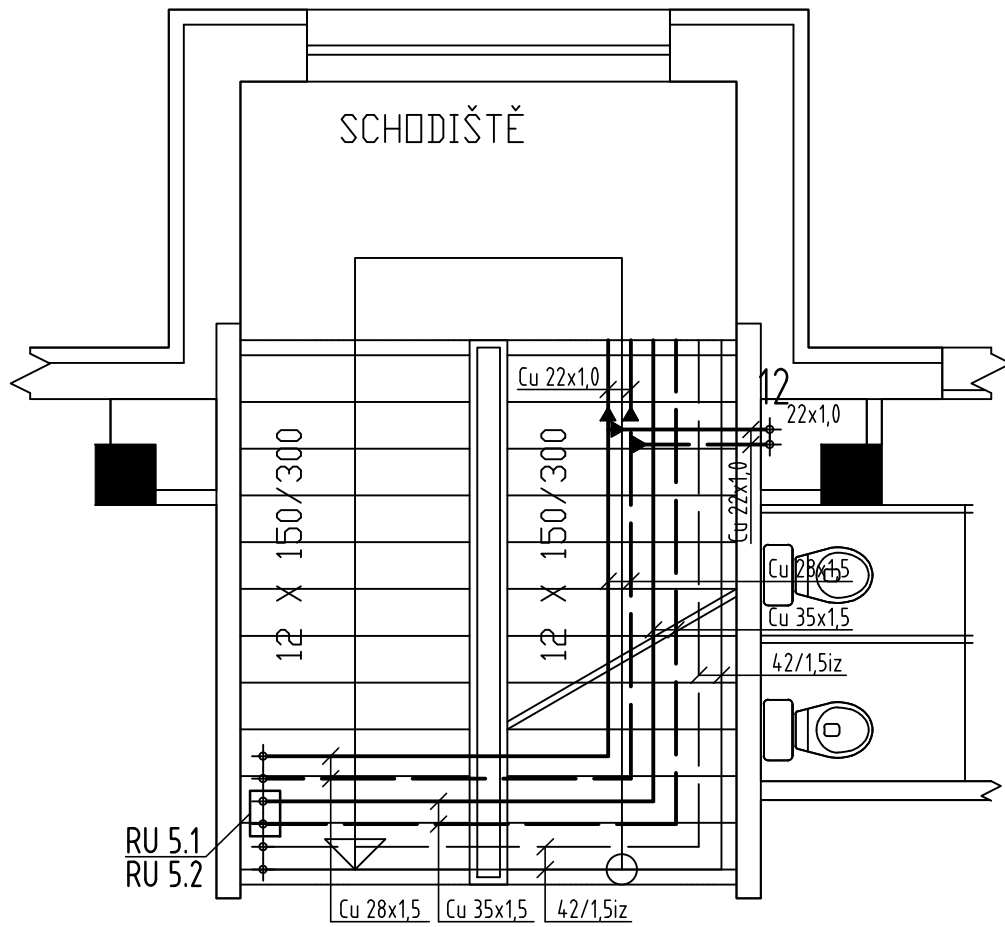


SCHEMA OBJEKTU

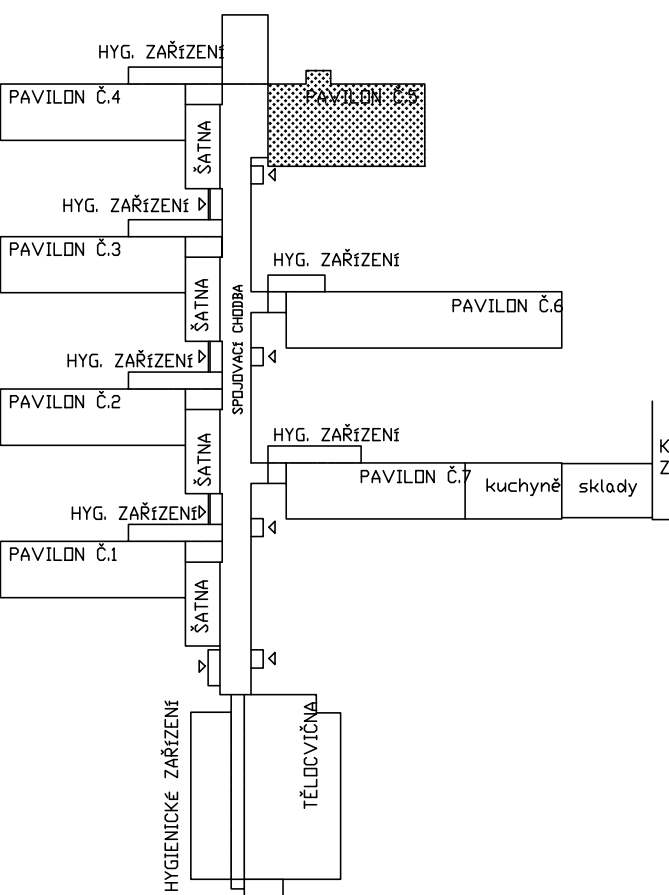

 
LEGENDA POTRUBÍ

- POTRUBÍ - PŘÍVOD
- POTRUBÍ - VRAT
- POTRUBÍ - PŘÍVOD STÁVAJÍCÍ
- POTRUBÍ - VRAT STÁVAJÍCÍ
- STUDENÁ VODA
- TEPLÁ VODA
- CIRKULACE TEPLÉ VODY

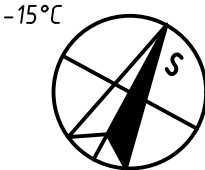

ČÍSLO REVIZE	POPIS REVIZE	DATUM

PRODIG - TCV s.r.o., 756 21 Ratiborč 352; tel.: +420 734 573 671; www.prodig.eu

PROJEKTANT	VYPRACOVAL	KRESLIL	 <div>PRODIG - TCV VYTÁPĚNÍ-CHLAZENÍ-VZDUCHOTECHNIKA www.prodig.eu</div>			
MIROSLAV PAŘENKA	MIROSLAV PAŘENKA	Ing. MIROSLAV KOVÁŘÍČEK				
INVESTOR: Střední odborná škola Josefa Sousoedíka Vsetín						
MÍSTO STAVBY: Benáčky 1779, Vsetín 755 01						
AKCE: SOŠ J. Sousoedíka Vsetín - Rekonstrukce ústředního topení Benáčky						
PROFESSE: D.1.4 Zařízení pro vytápění staveb 05 Pavilon ČS			DATUM: 05/2018	FORMÁT: 8 A4	STUPEŇ: DPS	VÝŠK. Č.
NÁZEV VÝKRESU			MĚŘÍTKO: 1:50	ČÍSLO VÝKRESU: 2.02		
PŮDORYS 1NP - NOVÝ STAV						