


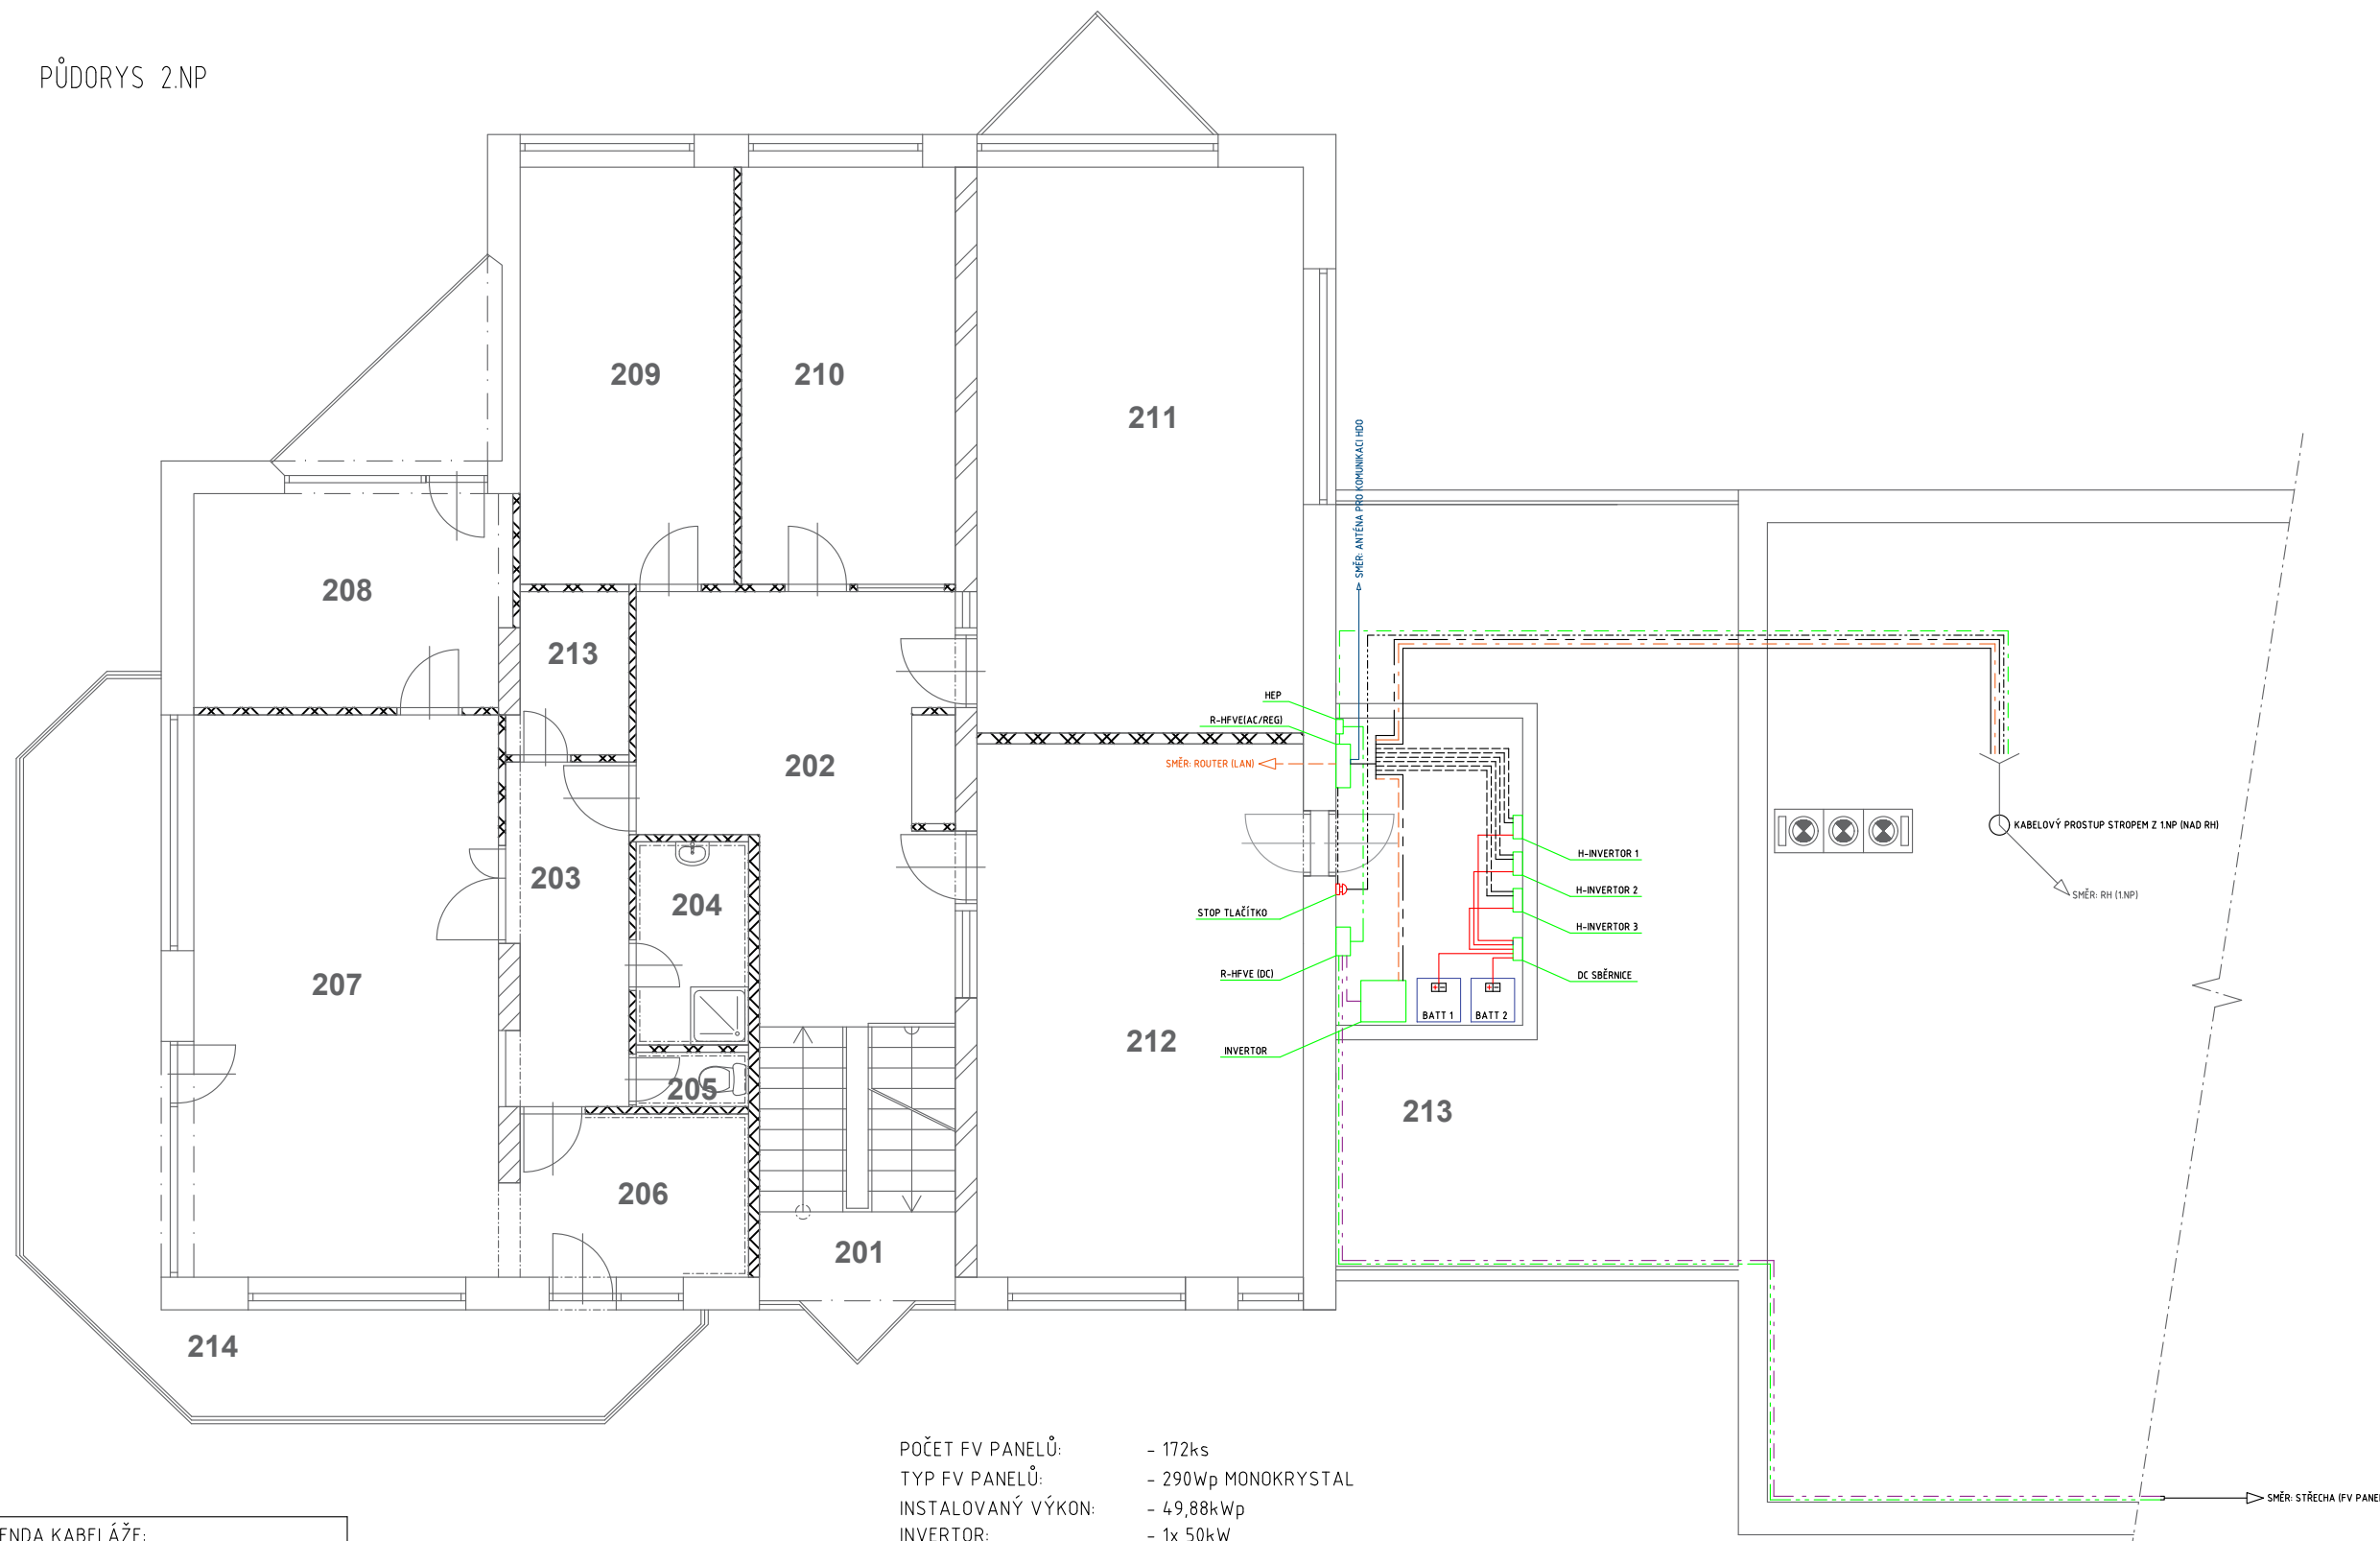

PŮDORYS 2.NP



LEGENDA KABELÁŽE:	
---	CYKY-J 5x25mm ²
---	CYKY-J 5x6mm ²
---	CYKY-J 3x4mm ²
---	CYKY-O 3x1,5mm ²
---	24x SOLÁRNÍ KABEL 6mm ²
---	CYA 10mm ²
---	CYA 16mm ²
---	2x CYA 50mm ²
---	J-Y(ST)Y 4x2x0,8mm ²
---	FTP 4x2x0,5mm ²

POČET FV PANELŮ: - 172ks
TYP FV PANELŮ: - 290Wp MONOKRYSTAL
INSTALOVANÝ VÝKON: - 49,88kWp
INVERTOR: - 1x 50kW
HYBRID INVERTOR: - 3x 4kW
BATERIE: - 13,8kWh
KAPACITA BATERIÍ: - 27,6kWh

ROZVODNÁ SOUSTAVA: - 3/PEN AC400/230 50Hz, TN - C - s
- 2 DC 90-1000V, IT
OCHRANA PŘED NEB. DOTYKEM: - AUTOMATICKÝM ODPOJENÍM OD ZDROJE
- ČSN 33 2000-4-41 ed. 2
VNĚJŠÍ VLIVY DLE ČSN 33 2000-5-51: - NORMÁLNÍ (VNITŘNÍ PROSTORY)
- AB8, AD3 (VENKOVNÍ PROST-480RY)

VED. PROJEKTANT	VYPRACOVAL	KRESLIL		
Ing. PAVLÍNA HEŘMANOVÁ	PETR HOLÍK	MICHAL ROZSYPAL		
MÍSTO AKCE: Bratislavská 3082, 690 02 Břeclav			FORMÁT	A3
INVESTOR: AG-FOIL BOHEMIA s.r.o., Bratislavská 3082, 690 02 Břeclav			DATUM	9/2017
AKCE: HFVE AG FOIL o instalovaném výkonu 49,88kWp a kapacitě baterií 27,6kWh			ÚČEL	VŘ
			Č. ZAKÁZKY	63
			ARCH. Č.	63
NÁZEV PŮDORYS ULOŽENÍ TECHNOLOGIE A KABELOVÉHO VEDENÍ	MĚŘÍTKO 1:100	VÝKRES Č. D2.2-2		