




TĚLOCVIČNA

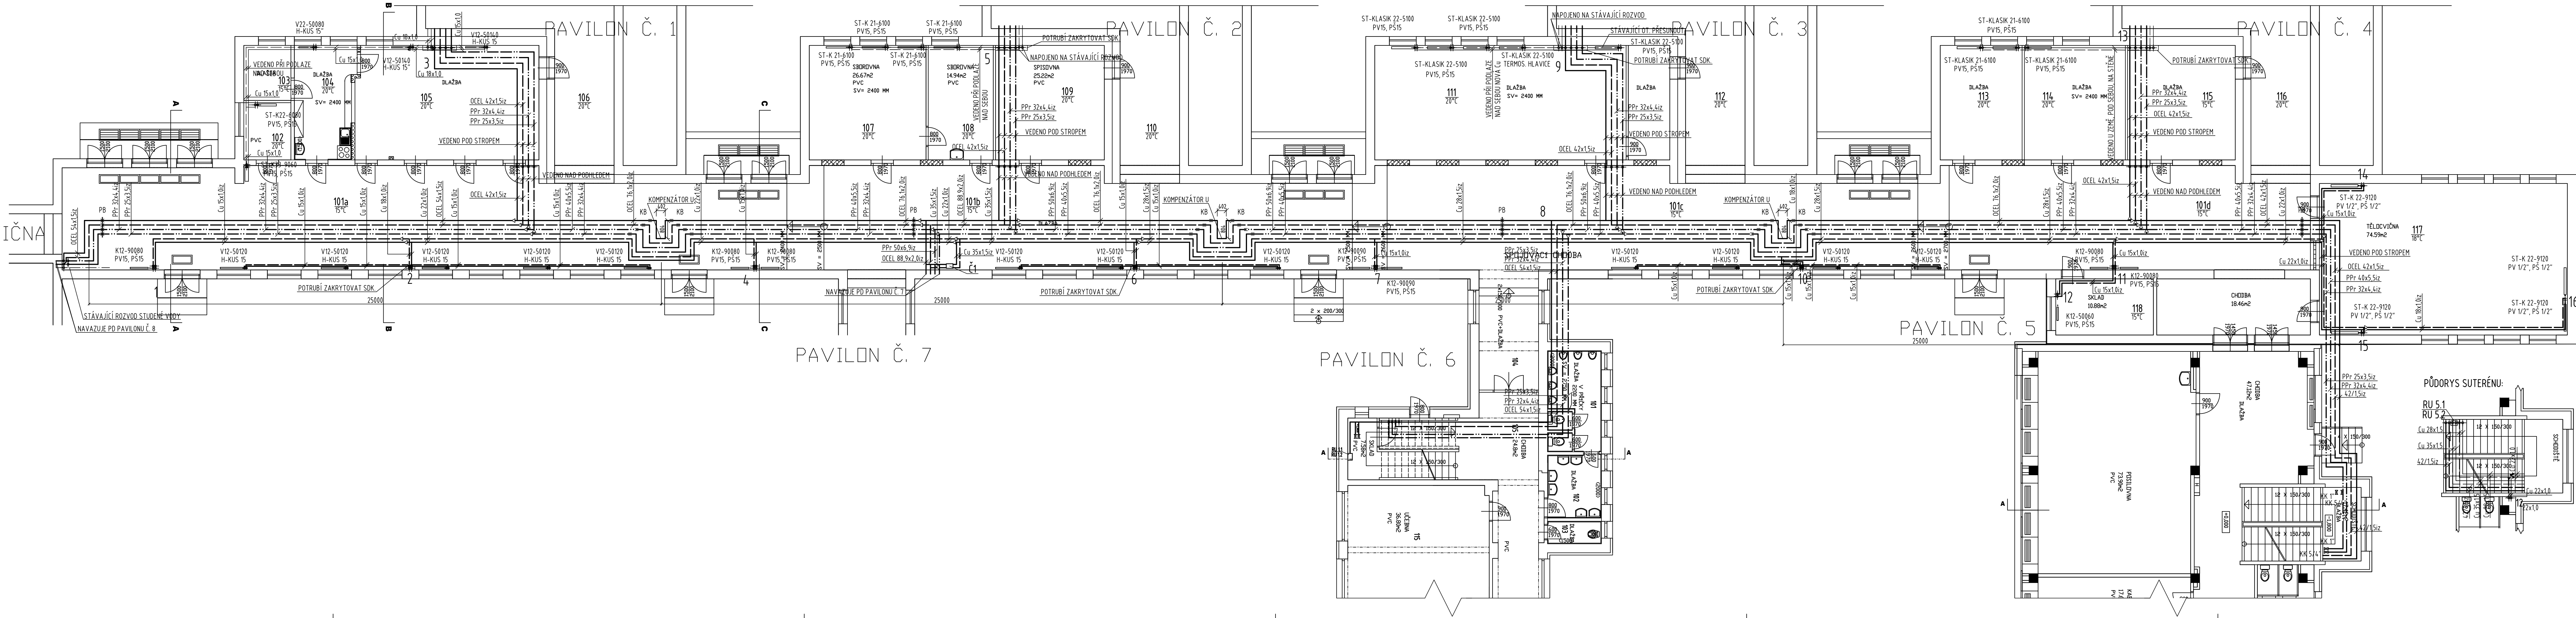

SCHEMA OBJEKTU

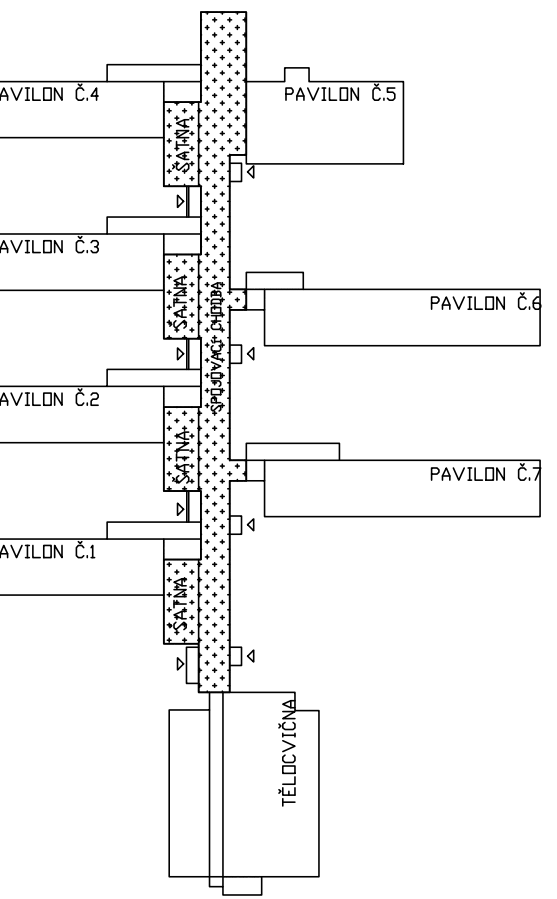


- LEGENDA POTRUBÍ
- POTRUBÍ - PŘÍVOD
 - POTRUBÍ - VRÁT
 - POTRUBÍ - PŘÍVOD STÁVAJÍCÍ
 - POTRUBÍ - VRÁT STÁVAJÍCÍ
 - STUDENÁ VODA
 - TEPLÁ VODA
 - CIRKULACE TEPLÉ VODY

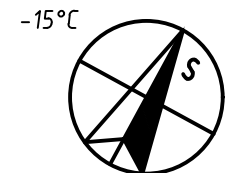

ČÍSLO REVIZE	POPIS REVIZE	DATUM

PRODIG - TCV s.r.o., 756 21 Ratibof 352, tel.: +420 734 573 671; www.prodig.eu

PROJEKTANT MIROSLAV PÁŘENKA	VYPRACOVAL MIROSLAV PÁŘENKA	KRESLIL Ing. MIROSLAV KOVÁŘÍČEK	 PRODIG - TCV VYTÁPĚNÍ-CHLazení-VZDUCHOTECHNIKA www.prodig.eu
INVESTOR: Střední odborná škola Josefa Soussedika Vsetín	MÍSTO STAVBY: Benátky 1779, Vsetín 755 01	AKCE: SOŠ J. Soussedika Vsetín - Rekonstrukce ústředního topení Benátky	
PROFESSE: D.14 Zařízení pro vytápění staveb 09 Spojovací chodba	DATUM: 15/2018	FORMÁT: 7 A4	STUPEŇ: DPS VÝKIS.Č.
NÁZEV VÝKRESU: PŮDORYS 1NP-NOVÝ STAV	MĚŘÍTKO: 1:100	ČÍSLO VÝKRESU: 2.02	