



PŮDORYS

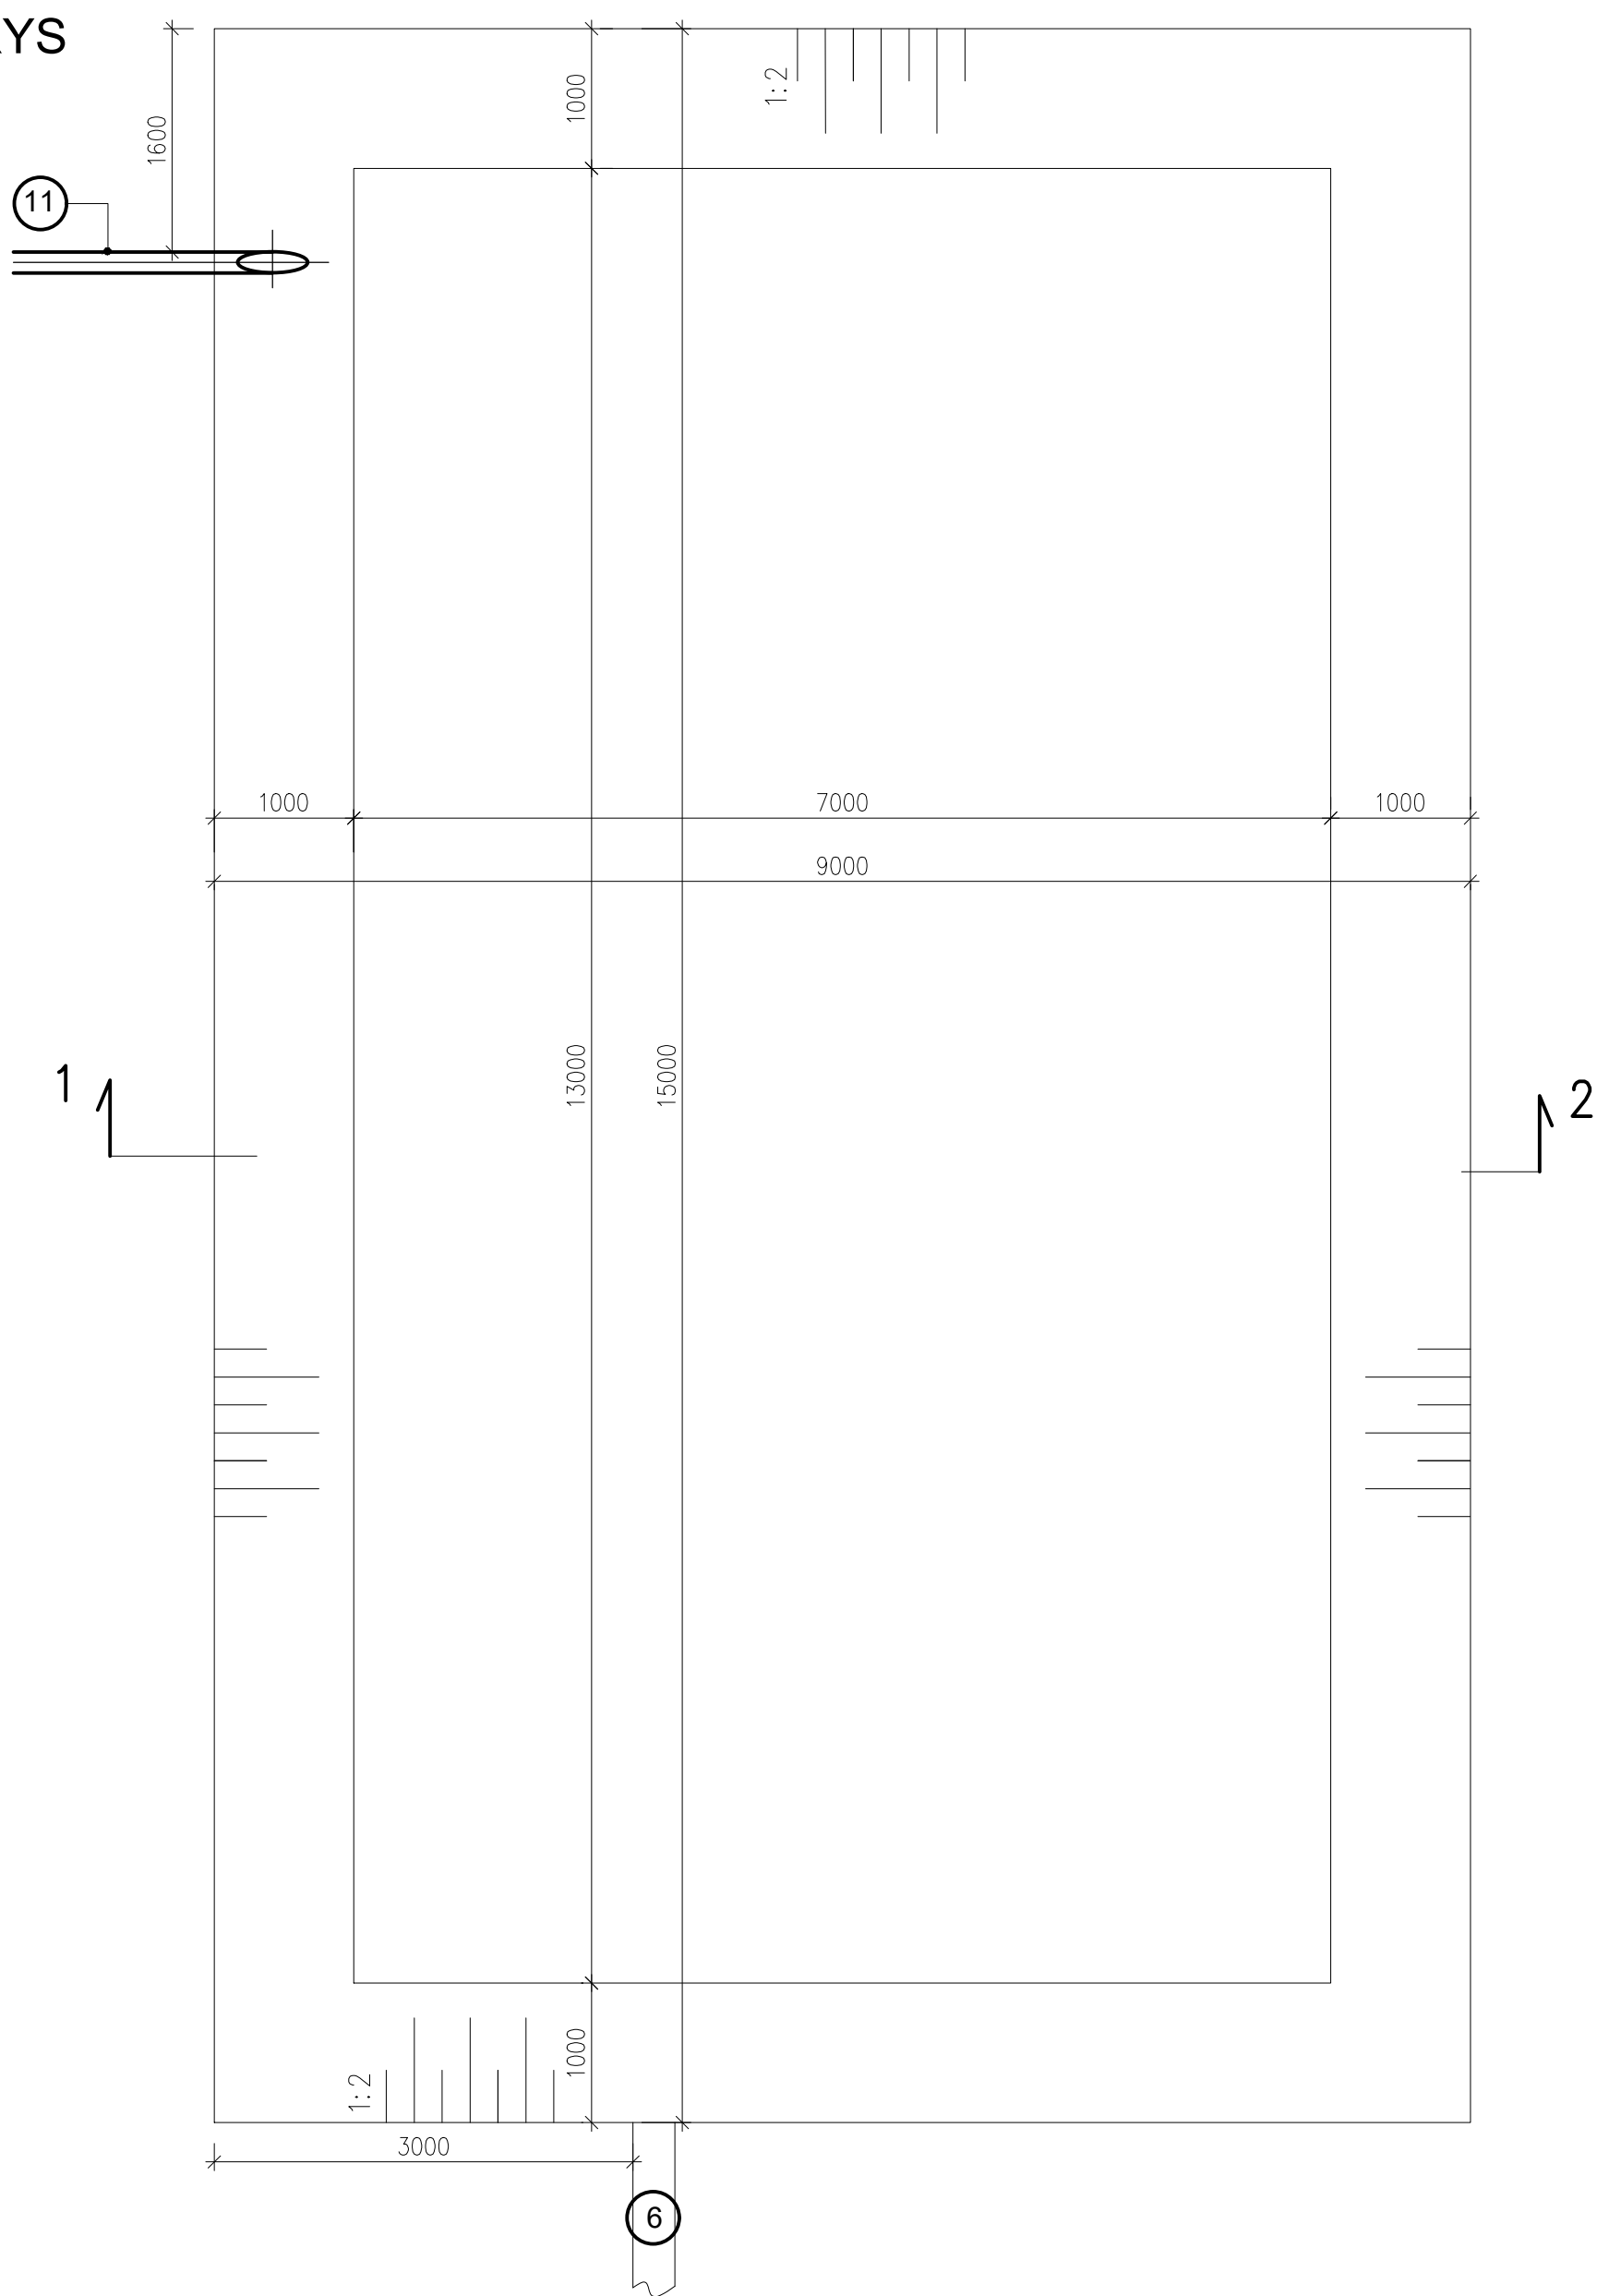

ŘEZ 1-2

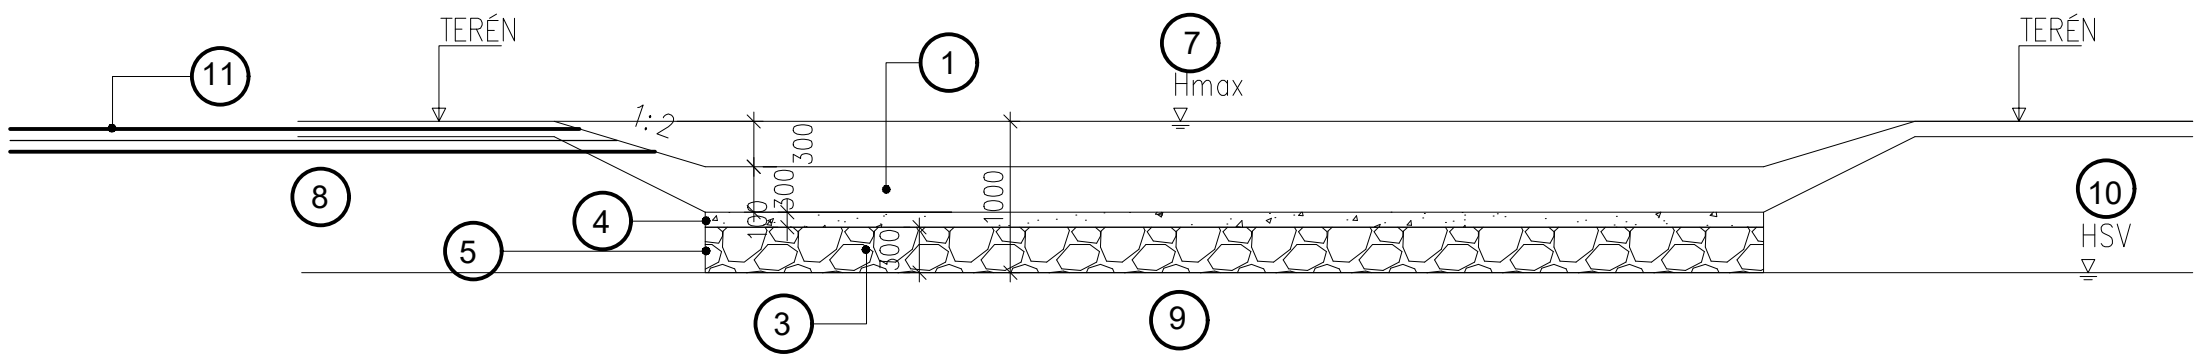

- 1 ZATRAVNĚNÁ HUMUSOVÁ VRSTVA  
tl.0,3m Kmin. 1.10–5m/s

2 OHUMUSOVÁNÍ A OSETÍ tl.min.0,1m

3 RETENČNÍ/VSakovací RÝHA  
(štěrky 16/32mm)

4 PÍŠČITO-HLINITÁ VRSTVA  
tl.min.0,1m Kmin. 1.10–4m/s
- 5 GEOTEXTILIE

6 PLOŠNÝ POVRCHOVÝ PŘÍTOK


7 MAX.RETENČNÍ HLADINA

8 NEDOSTATEČNĚ PROPUSTNÉ PŮDNÍ  
A HORNINOVÉ PROSTŘEDÍ
- 9 PROPUSTNÉ PŮDNÍ A HORNINOVÉ PROSTŘEDÍ

10 MAX.HLADINA SPODNÍ VODY

11 BEZP.PŘEPAD DN150

SO02 PŘÍPOJKA JEDNOTNÉ KANALIZACE  
SO03 PŘÍPOJKA VODOVODU  
SO07 PRŮLEH SE VSAKEM  
+/-0.000= 676.050

NÁZEV ZAKÁZKY (DÍLO) NOVOSTAVBA SOCIÁLNÍCH BYTŮ NA PARC.Č. 789/2 PROTIVANOV		 PROMED Brno spol. s r.o. <b>promed</b> ŽITNÁ 19, 621 00 BRNO	
INVESTOR Městys Protivanov, Náměstí 32, 789 48 Protivanov			
AUTORŮ A VEDOUČÍ PROJEKTU ING. ZSOLT KOCSIS		DOKUMENTACE PRO PROVEDENÍ STAVBY	
ČÁST – PROFESE S002, S003, S007		STAVEBNÍ OBJEKT	MĚŘÍTKO 1:50
VYPRACOVAL A KRESLIL ING. MIRIAM PANICOVÁ		ČÍSLO ZAKÁZKY	DATUM 11/2019
DOKUMENT ( VÝKRES ) DETAIL PRŮLEHU SE VSAKEM		PARÉ	ČÍSLO VÝKRESU 09