



LEGENDA MÍSTNOSTÍ:

OZN.	ÚČEL MÍSTNOSTI	PLOCHA
2.01	SCHODIŠTĚ	22,38
2.02	ÚKLIDOVÁ KOMORA	1,18
2.03	ŠATNA DĚTÍ	18,62
2.04	UMÝVÁRNA DĚTÍ	11,84
2.05	WC DĚTÍ	7,74
2.06	HERNA LEHÁRNA	70,26
2.07	LEHÁTKA	3,98
2.08	PRACOVNA, DENNÍ MÍSTNOST	52,85
2.09	PŘÍPRAVNA POKRMU	7,10
2.10	SKLAD HRÁČEK	3,07
2.11	ŠATNA PERSONALU	3,08
2.12	SPRCHA	1,70
2.13	WC PERSONALU	1,06
2.14	SPOJOVACÍ CHODBA	23,65
2.15	STROJOVNA VÝTAHU	1,25
2.16	VÝTAHOVÁ ŠACHTA	1,08
2.17	SKLAD	2,63
2.18	SCHODIŠTĚ	22,38
2.19	ÚKLIDOVÁ KOMORA	1,18
2.20	ŠATNA DĚTÍ	18,72
2.21	UMÝVÁRNA DĚTÍ	12,17
2.22	WC DĚTÍ	7,31
2.23	HERNA LEHÁRNA	70,26
2.24	LEHÁTKA	3,98
2.25	PRACOVNA, DENNÍ MÍSTNOST	52,85
2.26	PŘÍPRAVNA POKRMU	7,10
2.27	SKLAD HRÁČEK	2,99
2.28	ŠATNA PERSONALU	3,08
2.29	SPRCHA	1,70
2.30	WC PERSONALU	1,06


POHLED NA VZT2 LEVÁ STĚNA:

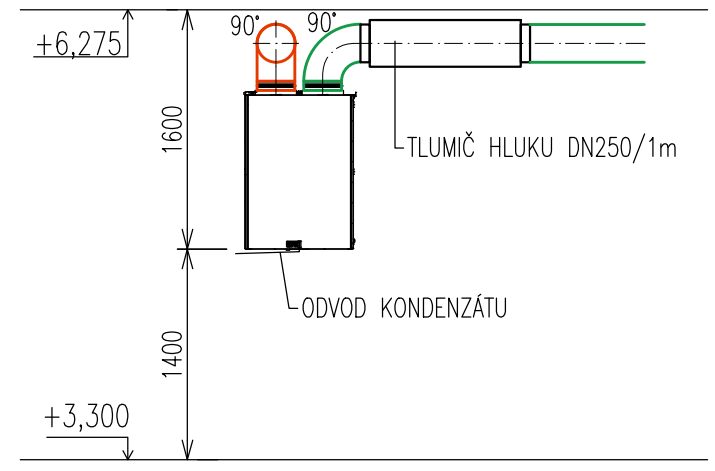


POHLED NA VZT2 PRAVÁ STRANA:

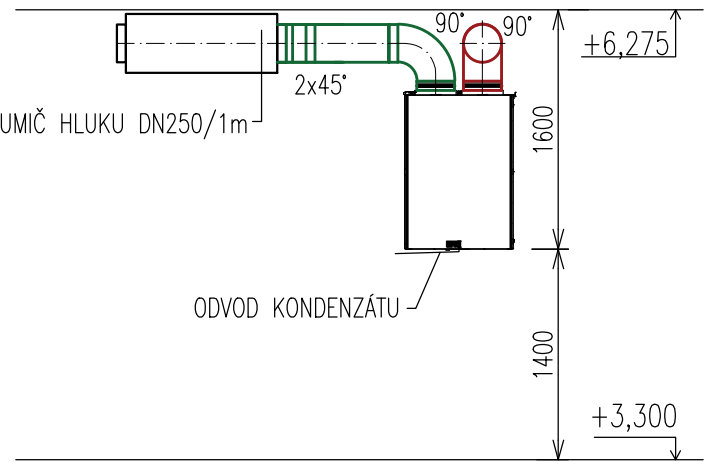

POHLED NA VZT1 LEVÁ STĚNA:

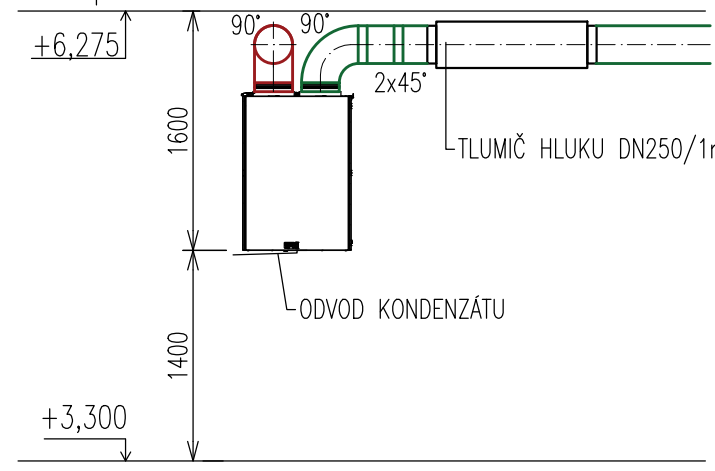

POHLED NA VZT1 PRAVÁ STRANA:

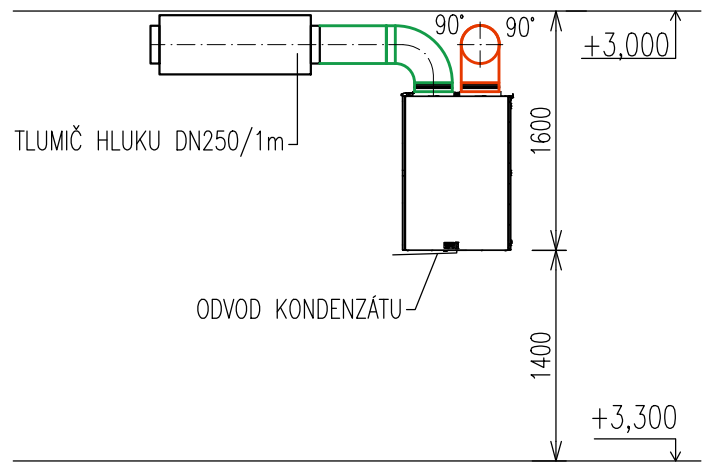

LEGENDA ČAR:

- PRÍVODNÍ POTRUBÍ SPIRO – EXTERIÉR
- ODVODNÍ POTRUBÍ SPIRO – EXTERIÉR
- PRÍVODNÍ POTRUBÍ SPIRO – INTERIÉR
- ODVODNÍ POTRUBÍ SPIRO – INTERIÉR

POZNÁMKA:

- PŽ – SÁNÍ NA FASÁDĚ BUDE PŘES PROTIDĚŠTOVOU ŽALUZII S PŘÍPOJOVACÍM HRODEM DN250
- VÝUSTKA – VÝUSTKA KOMFORTNÍ 300x200MM DVOURÁDA S NASTAVITELNÝMI LISTY S ROZTEČÍ 20MM V PLENUM BOXU 300x200MM S VERTIKÁLNÍM PŘIPOJENÍM Z POZINKOVANÉHO PLECHU, REGULAČNÍ KLAPKA R1
- MŘÍŽKA – VÝUSTKA KOMFORTNÍ 500x100MM JEDNOŘÁDÁ S NASTAVITELNÝMI LISTY S ROZTEČÍ 20MM DO KRUHOVÉHO POTRUBÍ Ø250MM, REGULAČNÍ KLAPKA R1
- TL/1m – TLUMIČ HLUKU S NÍZKOU INSTALAČNÍ VÝŠKOU NA POTRUBÍ SPIRO DN250, DÉLKY 0,5M A 1,0M, TL/0,5m ROZMĚR 390x308MM
- VZT – VZDUCHOTECHNICKÁ JEDNOTKA O VÝKONU 700m³/h PŘI 150Pa, ROZMĚR: 792x740x1027MM
  - NA POTRUBÍ SPIRO BUDOU POUŽITÝ TVAROVKY LINDAB SAFE CLICK
  - SÁNÍ I VÝFUK VZDUCHU BUDE PROVEDENO PŘES OBVODOVOU STĚNU, POTRUBÍ BUDE VYSPÁDÁVANO DO EXTERIÉRU Z DŮVODU ODTOKU KONDENZÁTU
  - POTRUBÍ SÁNÍ A VÝFUKU Z EXTERIÉRU BUDU OBALENO IZOLACÍ TL 60MM

AUTORIZOVANÝ PROJEKTANT: Ing. Martin Běťák	HLAVNÍ PROJEKTANT: Ing. Martin Běťák	VYPRACOVAL: Ing. Lukáš Gottwald	NADMOŘSKÁ VÝŠKA: ±0,000 ≈ 290,9 m n. m. B. p. v.	PASSIVE ARCHITECTURE Přemysla Otakara II. 2476, 688 01, Uherský Brod
INVESTOR: Městys Pozlovice, IČ 00568708, Hlavní 51, 763 26 Pozlovice	DATUM: 08/2019	PARE:	STUPEŇ: DPS	OBJEKT: SO 01
NAZEV AKCE: STAVEBNÍ ÚPRAVY HYGIENICKÝCH MÍSTNOSTÍ NA MATEŘSKÉ ŠKOLE V POZLOVICÍCH na parcele č. st. 676 D.1.4.3 - TECHNIKA PROSTŘEDÍ STAVEB - VZDUCHOTECHNIKA	ROZMĚR VÝKRESU: 1050/420	KATASTRÁLNÍ ÚZEMÍ: POZLOVICE (726885)	ČÍSLO VÝKRESU: 02	29.01.2020 14:25:53
NÁZEV VÝKRESU: PŮDORYS 2.NP - VZDUCHOTECHNIKA	REVIZE:	MĚŘÍTKO: 1:50	ČÍSLO VÝKRESU: 02	