


7 SNP - 00
MĚŘÍTKO 1 : 50

— PŘÍVODNÍ POTRUB
- - - ODVODNÍ POTRUBÍ

- TEPELNÁ IZOLACE 40mm
TEPELNÁ IZOLACE DO PLECHU 60mm
POŽÁRNÍ IZOLACE 90min

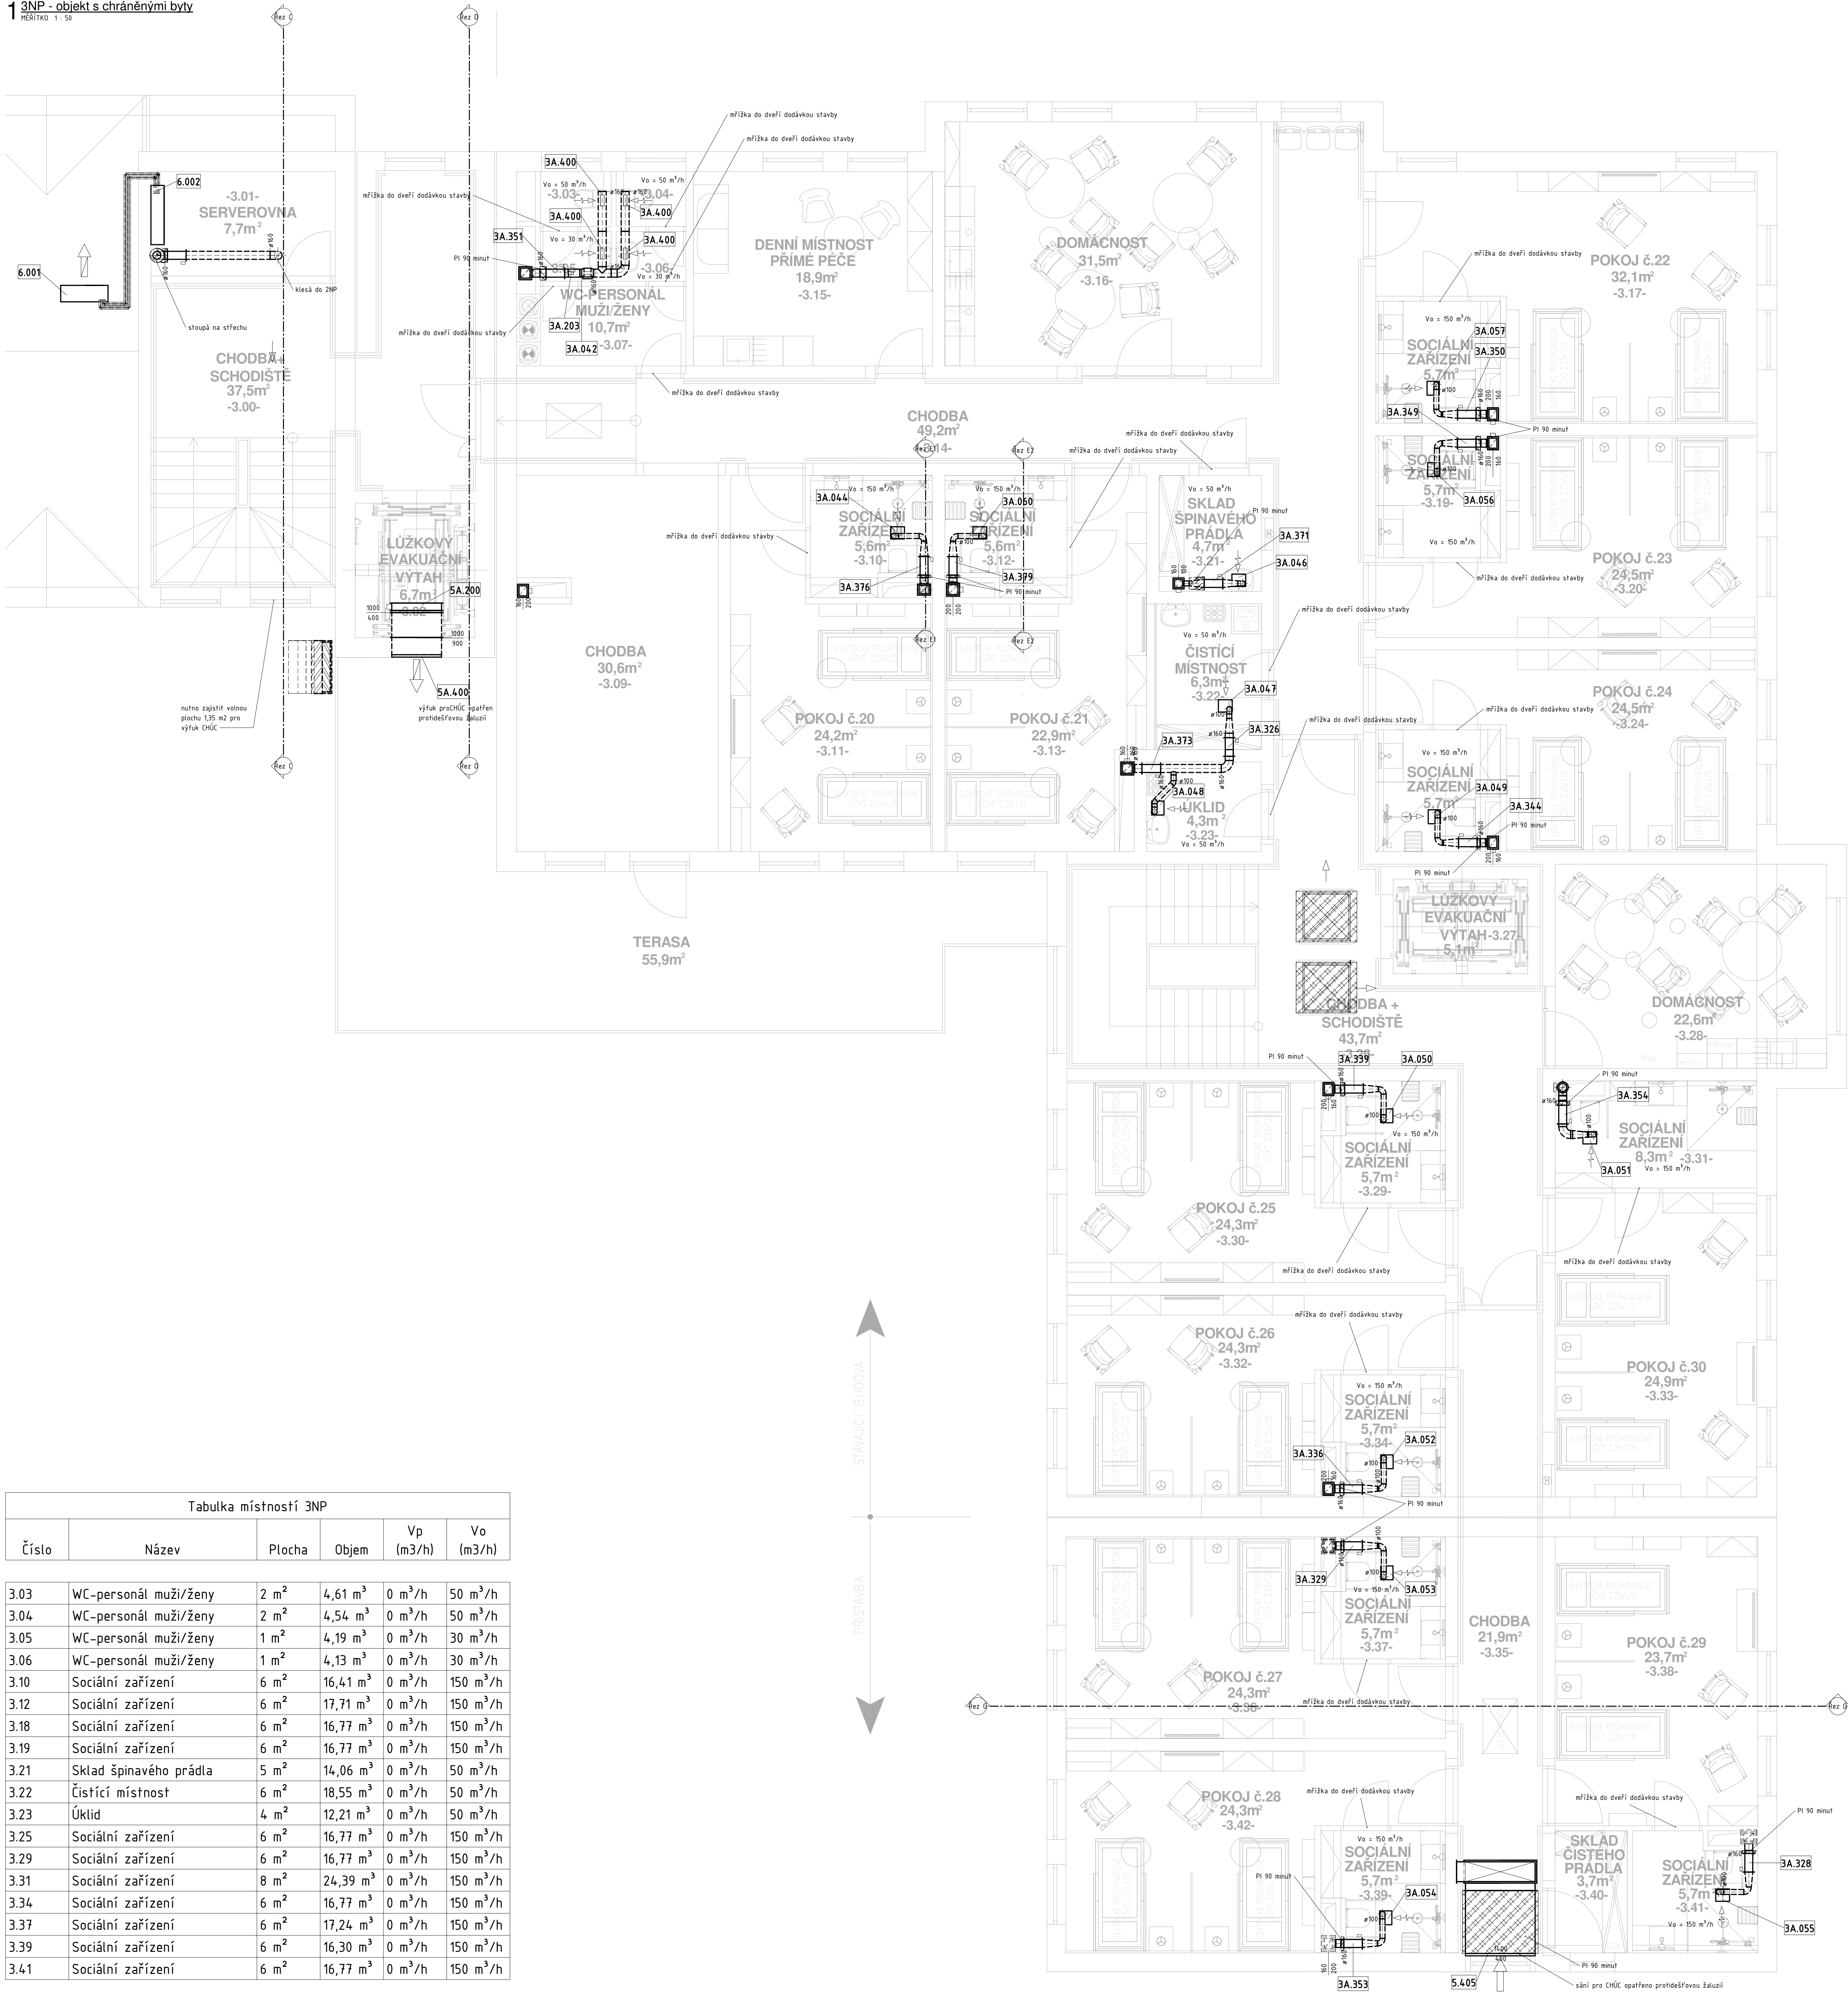

Číslo	Název	Plocha	Objem	Vp (m ³ /h)	Vo (m ³ /h)
3.03	WC-personál muži/ženy	2 m ²	4,61 m ³	0 m ³ /h	50 m ³ /h
3.04	WC-personál muži/ženy	2 m ²	4,54 m ³	0 m ³ /h	50 m ³ /h
3.05	WC-personál muži/ženy	1 m ²	4,19 m ³	0 m ³ /h	30 m ³ /h
3.06	WC-personál muži/ženy	1 m ²	4,13 m ³	0 m ³ /h	30 m ³ /h
3.10	Sociální zařízení	6 m ²	16,41 m ³	0 m ³ /h	150 m ³ /h
3.12	Sociální zařízení	6 m ²	17,71 m ³	0 m ³ /h	150 m ³ /h
3.18	Sociální zařízení	6 m ²	16,77 m ³	0 m ³ /h	150 m ³ /h
3.19	Sociální zařízení	6 m ²	16,77 m ³	0 m ³ /h	150 m ³ /h
3.21	Sklad špinavého prádla	5 m ²	14,06 m ³	0 m ³ /h	50 m ³ /h
3.22	Čistící místnost	6 m ²	18,55 m ³	0 m ³ /h	50 m ³ /h
3.23	Úklid	4 m ²	12,21 m ³	0 m ³ /h	50 m ³ /h
3.25	Sociální zařízení	6 m ²	16,77 m ³	0 m ³ /h	150 m ³ /h
3.29	Sociální zařízení	6 m ²	16,77 m ³	0 m ³ /h	150 m ³ /h
3.31	Sociální zařízení	8 m ²	24,39 m ³	0 m ³ /h	150 m ³ /h
3.34	Sociální zařízení	6 m ²	16,77 m ³	0 m ³ /h	150 m ³ /h
3.37	Sociální zařízení	6 m ²	17,24 m ³	0 m ³ /h	150 m ³ /h
3.39	Sociální zařízení	6 m ²	16,30 m ³	0 m ³ /h	150 m ³ /h
3.41	Sociální zařízení	6 m ²	16,77 m ³	0 m ³ /h	150 m ³ /h

Vypracoval:	Ing. Petr Zdeněk		
Projektant:	Ing. Petr Zdeněk		
Investor:	Město Broumov třída Masarykova 239, 550 01 Broumov		
Stavba:	PŘESTAVBA A ROZŠÍŘENÍ DOMOVA PRO SENIORY JIRÁSKOVA č.p. 193, BROUMOV	Počet formátů:	15 x A4
		Datum:	11/2020
Obsah:	D.1.7 VZT Půdorys 3NP	Stupeň:	DSP
		Měřítko:	1:50
		Číslo příl.:	006