



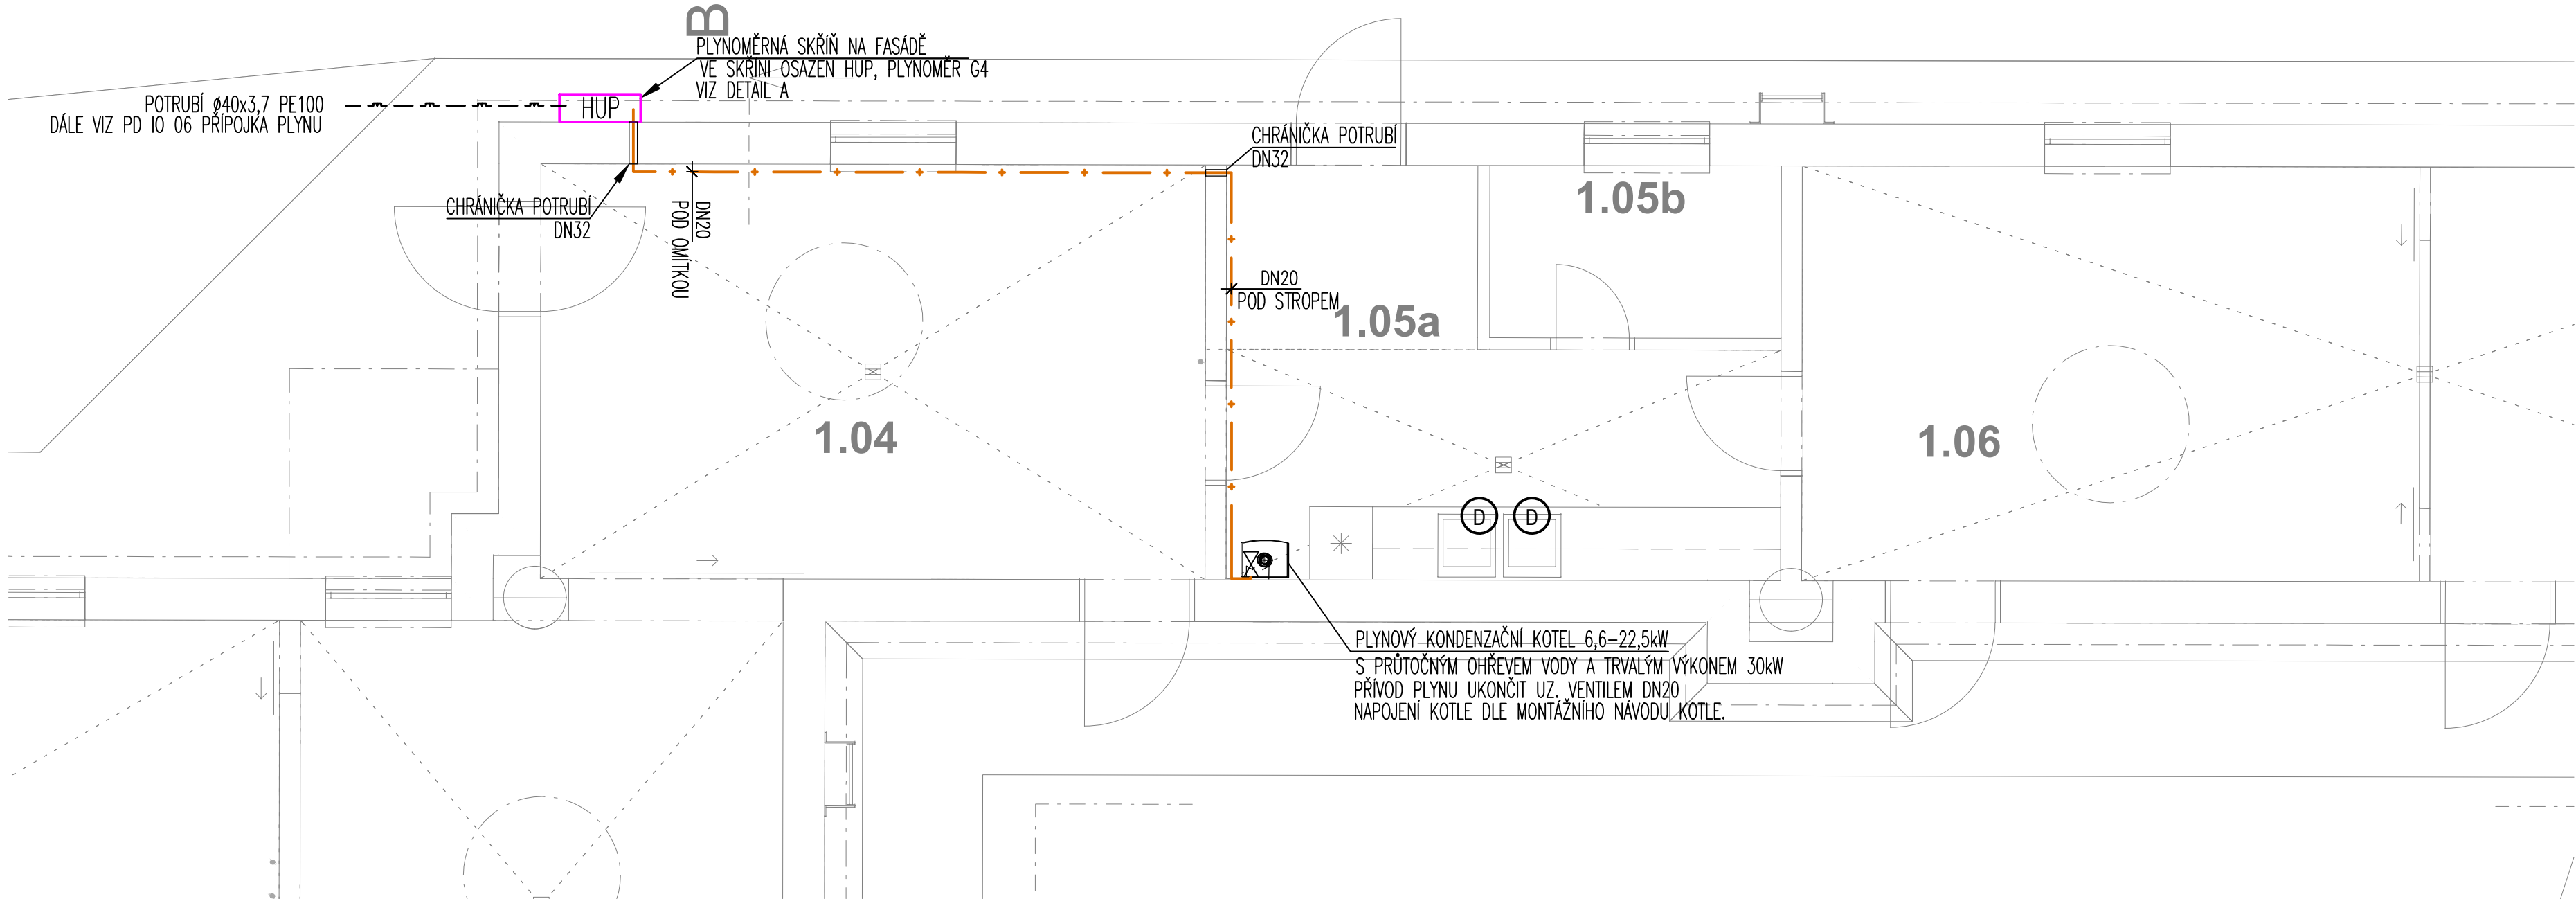

ETAPA 3 - UBIKACE PTACTVA

| Tabulka místností |                         |             |                                                     |                                                      |                                                      |
|-------------------|-------------------------|-------------|-----------------------------------------------------|------------------------------------------------------|------------------------------------------------------|
| Ě.                | Název místnosti         | Plocha [m2] | Ná lapná vrstva                                     | Povrchová úprava zdí                                 | Povrchová úprava stropu                              |
| 1.01              | Ěáp I                   | 25,18       | PVC                                                 | Omyvatelný nátřr do v. 1,5m; Protipra ný nátřr       | SDK podhled                                          |
| 1.02              | Ěáp II                  | 25,52       | PVC                                                 | Omyvatelný nátřr do v. 1,5m; Protipra ný nátřr       | SDK podhled                                          |
| 1.03              | Hadilov I               | 26,49       | PVC                                                 | Omyvatelný nátřr do v. 1,5m; Protipra ný nátřr       | SDK podhled                                          |
| 1.04              | Hadilov II              | 25,74       | PVC                                                 | Omyvatelný nátřr do v. 1,5m; Protipra ný nátřr       | SDK podhled                                          |
| 1.05a             | Technická místnost      | 15,98       | PVC                                                 | Omyvatelný nátřr do v. 1,5m; Protipra ný nátřr       | SDK podhled                                          |
| 1.05b             | Technická místnost      | 4,69        | PVC                                                 | Protipra ný nátřr                                    | SDK podhled                                          |
| 1.06              | Sup chocholatý I        | 23,60       | PVC                                                 | Omyvatelný nátřr do v. 1,5m; Protipra ný nátřr       | SDK podhled                                          |
| 1.07              | Sup chocholatý II       | 23,58       | PVC                                                 | Omyvatelný nátřr do v. 1,5m; Protipra ný nátřr       | SDK podhled                                          |
| 1.08              | Sup kapucin             | 26,49       | PVC                                                 | Omyvatelný nátřr do v. 1,5m; Protipra ný nátřr       | SDK podhled                                          |
| 1.09              | Zoboro ec kaferský I    | 25,52       | PVC                                                 | Omyvatelný nátřr do v. 1,5m; Protipra ný nátřr       | SDK podhled                                          |
| 1.10              | Zoboro ec kaferský II   | 25,18       | PVC                                                 | Omyvatelný nátřr do v. 1,5m; Protipra ný nátřr       | SDK podhled                                          |
| 2.01              | Voliéra supi            | 1 429,67    | -                                                   | Pletená ocelová sí ěrná oka 38x38mm; tl. drátu 1,6mm | Pletená ocelová sí ěrná oka 38x38mm; tl. drátu 1,6mm |
| 2.02              | Pokladna                | 5,74        | Betonová mazanina s ochranným protiskluzným nátřrem | Protipra ný nátřr                                    | Protipra ný nátřr                                    |
| 2.03              | Pædsið                  | 5,12        | Betonová mazanina s ochranným protiskluzným nátřrem | Protipra ný nátřr                                    | Protipra ný nátřr                                    |
| 2.04              | Hledi tl                | 124,05      | Betonová mazanina s ochranným protiskluzným nátřrem | Omyvatelný nátřr do v. 1,5m; Protipra ný nátřr       | Kazetový podhled z patinovaných vlnitých plechů      |
| 2.05              | Pædsið                  | 2,38        | Betonová mazanina s ochranným protiskluzným nátřrem | Protipra ný nátřr                                    | -                                                    |
| 3.01              | Damani a elvy           | 64,03       | Písek                                               | Barevný omyvatelný nátřr                             | SDK podhled                                          |
| 3.02              | Výbih damani a elvy     | 71,31       | -                                                   | Pletená ocelová sí ěrná oka 30x30mm; tl. drátu 1,6mm | Pletená ocelová sí ěrná oka 30x30mm; tl. drátu 1,6mm |
| 3.03              | Pædsið                  | 3,44        | Betonová mazanina s disperzním nátřrem              | Barevný omyvatelný nátřr                             | SDK podhled                                          |
| 4.01              | Voliéra afrických ptáků | 65,89       | -                                                   | Pletená ocelová sí ěrná oka 30x30mm; tl. drátu 1,6mm | Pletená ocelová sí ěrná oka 30x30mm; tl. drátu 1,6mm |

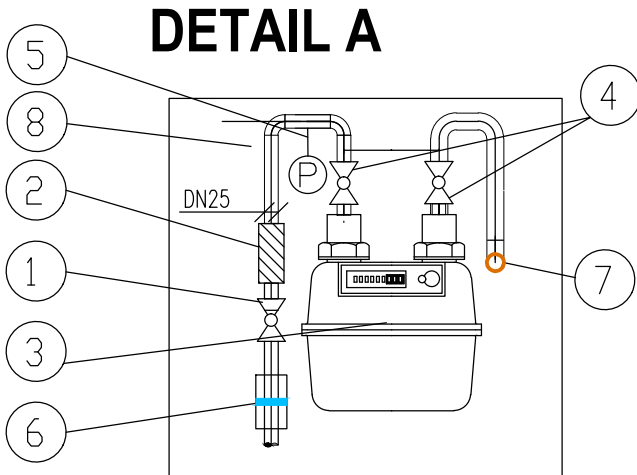

LEGENDA:

- 1

Kulový kohout DN25
- 2

Plynový filtr DN25
- 3

Plynoměr G4
- 4

Kulový kohout DN25  
Kulový kohout DN20
- 5

Tlakoměr 0–20 kPa
- 6

Přechod plast/ocel  
ø40x3,7 – DN25
- 7

Potrubí DN20 do objektu

LEGENDA:

- PLYNOVODNÍ POTRUBÍ VNITŘNÍ
- KULOVÝ KOHOUT

POZNÁMKA:

- 1/ PŘESNÁ TRASA A VÝŠKA VEDENÍ POTRUBÍ PLYNU UVNITŘ OBJEKTU BUDE ZVOLENA AŽ PŘI SAMOTNÉ REALIZACI. TRASA BUDE ZVOLENA V KOORDINACI S VEDENÍM OSTATNÍCH POTRUBÍCH ROZVODŮ (VZT, ŮT, VOD, KAN).
- 2/ VZDÁLENOST ROZVODŮ PLYNU OD POVRCHU OSTATNÍCH VEDENÍ MUSÍ BÝT V PŘÍPADĚ SOUBĚHU I KŘÍŽENÍ MIN.20MM.
- 3/ VNITŘNÍ POTRUBNÍ ROZVODY BUDOU PROVEDENY Z ČERNÉ OCELI S OCHRANNÝM NÁTĚREM
- 4/ UCHYCENÍ POTRUBÍ JE ŘEŠENO PREFABRIKOVANÝM ZÁVĚSNÝM SYSTÉMEM S PRÝŽOVÝMI VLOŽKAMI MEZI OBJÍMKOU A POTRUBÍM.

č. parc. 1589/1, k.ú. Štípa [670146]

AUTOR NÁVRHU:  
Ing. arch. Jan Břejcha

Ing. arch. Jakub Masák

VYPRACOVAL:

**PROJEKT**

Martin Joki  
Habrová 941, 289 24 Milovice  
T: +420 606 762 662  
e-mail: martinjoki@seznam.cz

ZODPOVĚDNÝ PROJEKTANT:

Martin Joki  
ČKAIT: 0013520  
Habrová 941, 289 24 Milovice  
T: +420 606 762 662  
e-mail: martinjoki@seznam.cz

GENERÁLNÍ PROJEKTANT:

**Masák & Partner**

Ateliér Masák & Partner, s.r.o.  
Roosevellova 39/575, 160 00 Praha 6 Bubeněč, IČ: 27086631

STUPEŇ PROJEKTU: DPS

Č. PARE:

DATUM: 01/2021

MĚŘÍTKO: 1:50

ČÁST: D.1

PODČÁST: D.1.4.1

Č. VÝKRESU: D.1.4.1.b.2

VZDĚLÁVACÍ A CHOVNÉ CENTRUM PRO SUPY

DOKUMENTACE STAVEBNÍHO A INŽENÝRSKÉHO OBJEKTU

ZDRAVOTNĚ TECHNICKÉ INSTALACE

PLYNOVOD - PŮDORYS 1.NP

±0,000 = 297,30 m n. m. Bpvl

