


PŮDORYS 1.NP – ETAPA III

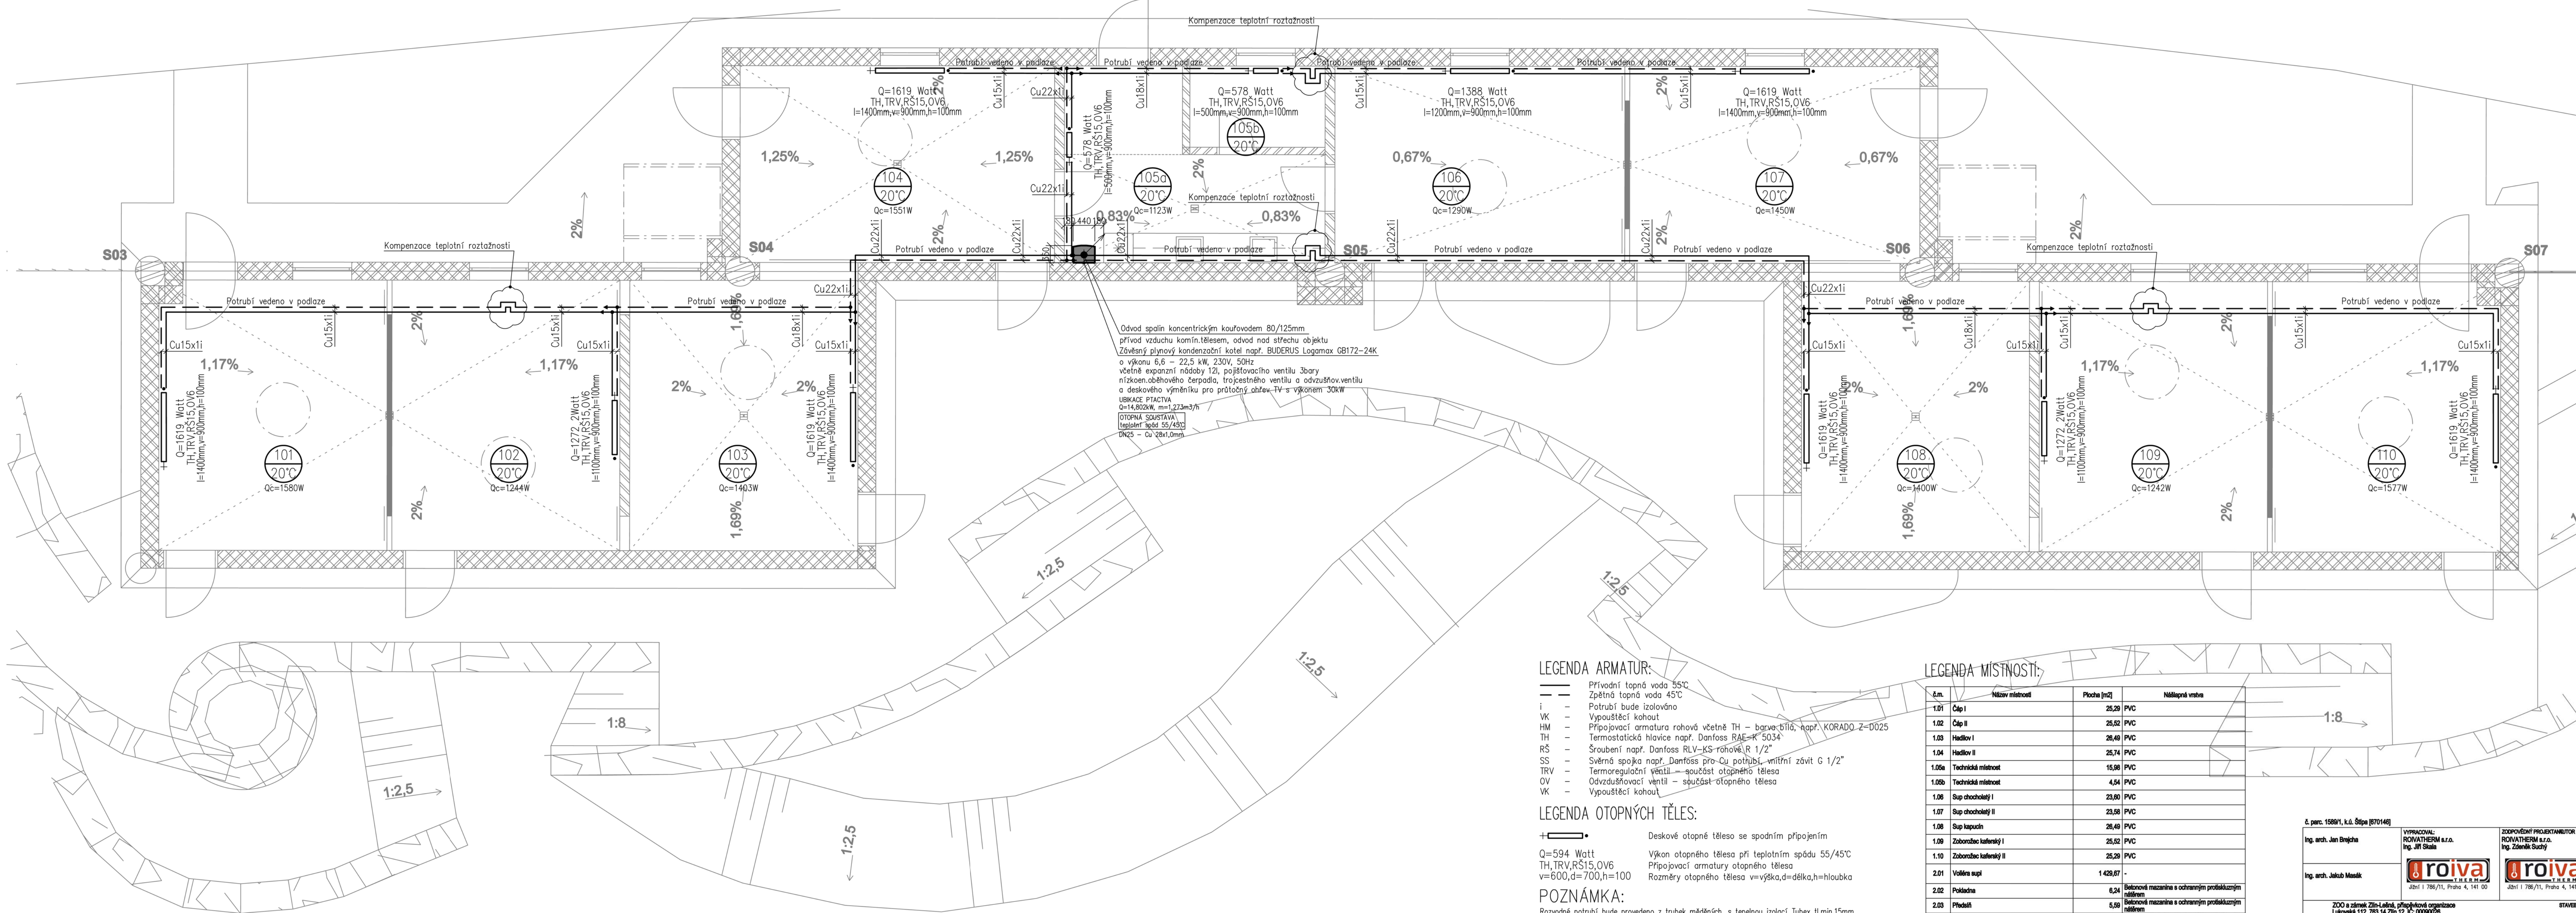

LEGENDA ARMATUR:

- Přívodní topná voda 55°C
- Zpětná topná voda 45°C
- i — Potrubí bude izolováno
- VK — Vypouštěcí kohout
- HM — Připojovací armatura rohová včetně TH — barva: bílá, např. KORADO Z-D025
- TH — Termostatická hlavice např. Danfoss RAE-K 5034
- RS — Sroubení např. Danfoss RLV-KS rohové R 1/2"
- SS — Svěrná spojka např. Danfoss pro Cu potrubí, mřítní závit G 1/2"
- TRV — Termostatická ventilační součást otopného tělesa
- OV — Odvěšovací ventil — součást otopného tělesa
- VK — Vypouštěcí kohout

LEGENDA OTOPNÝCH TĚLES:

- + — Deskové otopné těleso se spodním připojením
- Q=594 Watt Výkon otopného tělesa při teplotním spádu 55/45°C
- TH, TRV, RS15, OV6 Připojovací armatury otopného tělesa
- v=600, d=700, h=100 Rozměry otopného tělesa v=výška, d=délka, h=hĺoubka

POZNÁMKA:

Rozvodné potrubí bude provedeno z trubek měděných, s tepelnou izolací Tubex tl.min.15mm. Otopná tělesa budou napojena na měděné potrubí 15x1,0mm. Rozvodné potrubí bude vedeno převážně v podlaží nebo v drážkách ve zdi.

LEGENDA MÍSTNOSTÍ:

č.m.	Název místnosti	Plocha [m2]	Nákladná vrstva
1.01	Číp I	25,29	PVC
1.02	Číp II	25,52	PVC
1.03	Hledlov I	26,49	PVC
1.04	Hledlov II	25,74	PVC
1.05a	Technická místnost	15,98	PVC
1.05b	Technická místnost	4,54	PVC
1.06	Sup chocholaty I	23,80	PVC
1.07	Sup chocholaty II	23,58	PVC
1.08	Sup kapucín	26,49	PVC
1.09	Zoborodac kaňenský I	25,52	PVC
1.10	Zoborodac kaňenský II	25,29	PVC
2.01	Volební supi	1 429,67	-
2.02	Pokladna	6,24	Betónová mazanina s ochranným protiskluzným náletem
2.03	Předsíť	5,59	Betónová mazanina s ochranným protiskluzným náletem
2.04	Hledišť	130,51	Betónová mazanina s ochranným protiskluzným náletem
2.05	Předsíť	2,76	Betónová mazanina s ochranným protiskluzným náletem
3.01	Damení a žalzy	64,30	Písek
3.02	Výběh damení a žalzy	71,90	-
3.03	Předsíť	3,44	Betónová mazanina s ochranným protiskluzným náletem
4.01	Volební atřickýh páků	66,06	-

č. parc. 1588/1, k.ú. Štěpa [870148]

ing. arch. Jan Brůžka

ing. arch. Jakub Masák

VYPRACOVAL:

ROVATHERM s.r.o.

ing. Jiří Štáhl

ing. arch. Jakub Masák

ing. arch. Jakub Masák

ZODPOVĚDNÝ PROJEKTANT/ATOR NÁVRHU:

ROVATHERM s.r.o.

ing. Zdeněk Sudý

ing. arch. Jakub Masák

ing. arch. Jakub Masák

GENERÁLNÍ PROJEKTANT:

Masák & Partner

Asociace Masák & Partner, s.r.o.

Rosovického 380/71, 180 00 Praha 6 Bubeneč, IČ: 27080631

Asociace Masák & Partner, s.r.o.

Rosovického 380/71, 180 00 Praha 6 Bubeneč, IČ: 27080631

ZOO a zámek Zlín-Lelán, příspěvková organizace

Lukovská 112, 783 14 Zlín 12, IČ: 00080028

STAVĚNÍ:

AKCE:

DATUM:

08/2020

MĚŘÍTKO:

1:50

ČÁST:

D.1.4

PODČÁST:

D.1.4.2

VÝKRES:

Č. VÝKRESU:

D.1.4.2.3

VZDĚLÁVACÍ A CHOVNÉ CENTRUM PRO SUPY

DOKUMENTACE STAVEBNÍHO A INŽENÝRSKÉHO OBJEKTU

VYTÁPĚNÍ

PŮDORYS 1.NP - ETAPA III



±0,000 = 297,30 m n. m. Bpv

KÓTOVÁNO V MILIMETRECH