



PŮDORYS 1.NP

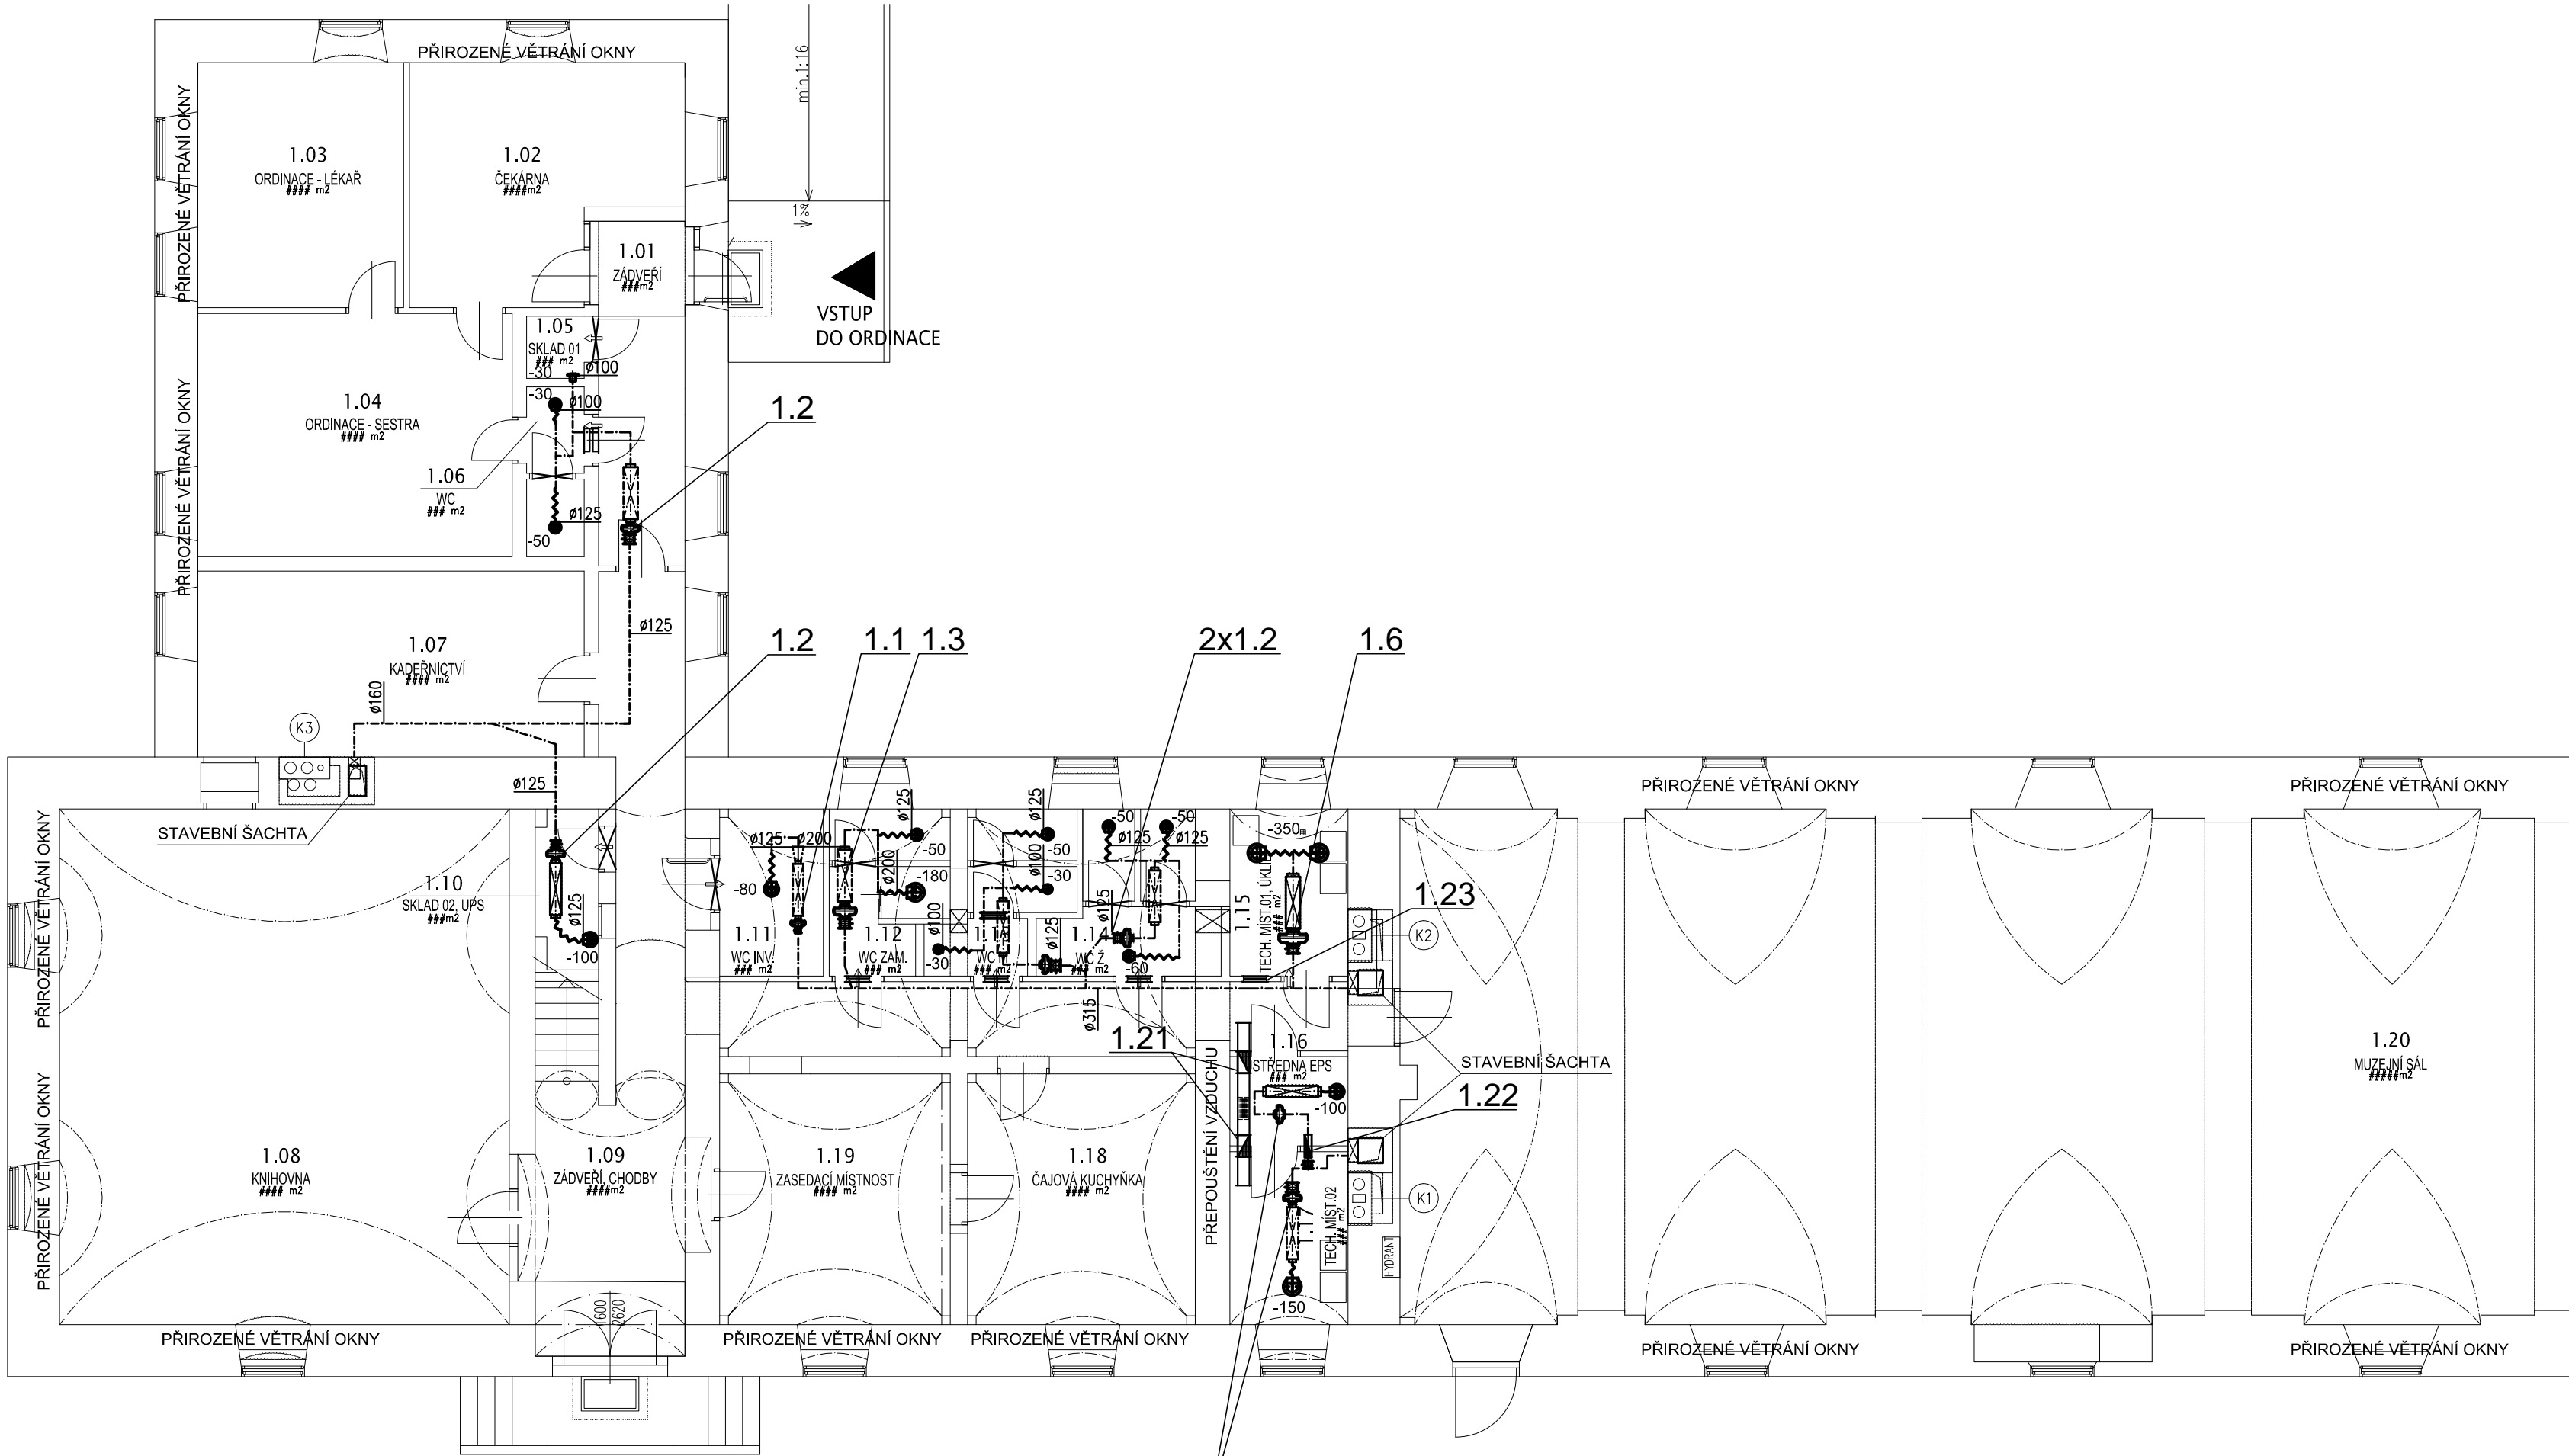


PŮDORYS 1.NP

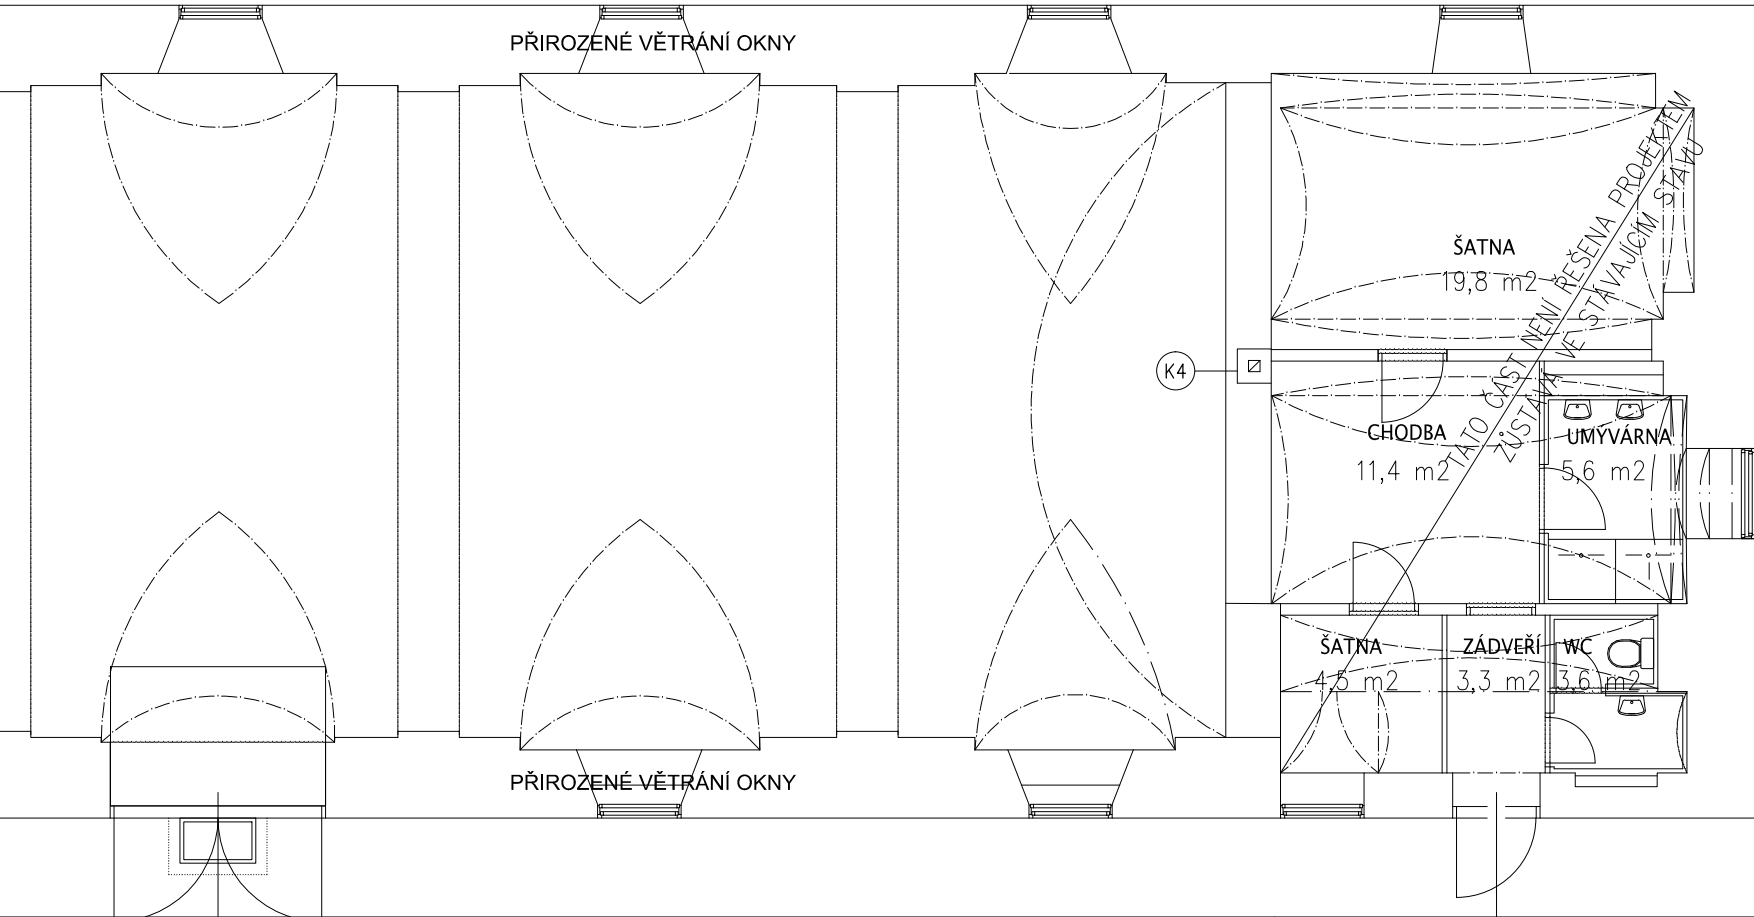

LEGENDA:

- Odvodní potrubí, materiál pozinkovaný plech
- ~~~~~ Hluktlumící flexibilní hadice
- Podříznuté dveře, popř. bez prahu
- Stěnová/dveřní mřížka
- 1.2 Pozice zařízení
- 30 Vzduchové množství
- Potrubní ventilátor
- Protipožární klapka, 24V
- ⊗ Kruhový tlumič hluku

Pozn. Tepelná izolace potrubí tl. 60mm bude v rozsahu od obvodové zdi po zpětnou klapku

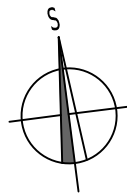

VZDUCHOTECHNIKA

Projektant: INPRO Sadová 609 738 01 Frýdek - Místek		tel. +420 725 714 038 e-mail: k.stambolidisova@seznam.cz web: www.inproprojekt.cz		INPRO	
Zodpovědný projektant: Ing. Jaromíra Müllerová Vypracoval: Ing. Ketty Stambolidisová		Investor: Obec Slatinice Slatinice 50 783 42			
Akce: Záchrana barokního dědictví v obci Slatinice - Lichtenštejnský dvůr, objekt B k.ú. Slatinice na Hané parc.č. st. 68/2 a 68/3					
Název výkresu: PŮDORYS 1.NP - VZT				Číslo paré:	
Stupeň P.D.: DSP	Datum: 10.2020	Číslo zakázky: 44/2019	Měřítko: 1:100	Číslo výkresu: 03	