
 


PŮDORYS 2.NP

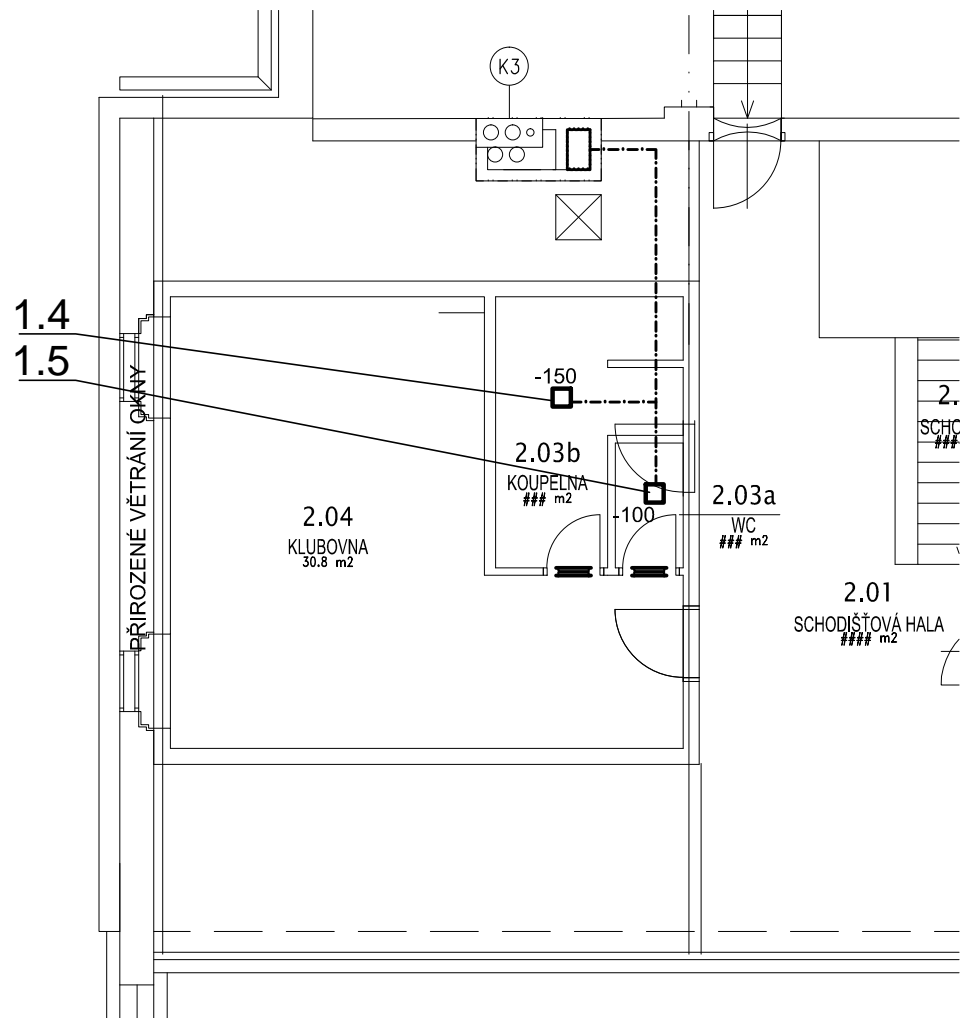

LEGENDA:

----- Odvodní potrubí, materiál pozinkovaný plech




Stěnová/dveřní mřížka

1.2 Pozice zařízení

-30 Vzduchové množství

Pozn. Tepelná izolace potrubí tl. 60mm
bude v rozsahu od obvodové zdi po zpětnou klapku

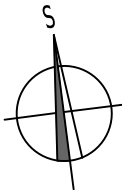

VZDUCHOTECHNIKA

Projekční kancelář: INPRO Sadová 609 738 01 Frýdek - Místek		tel. +420 725 714 038 e-mail: k.stambolidisova@seznam.cz web: www.inproprojekt.cz		<div><div>INPRO</div></div>	
Zodpovědný projektant: Ing. Jaromíra Müllerová Vypracoval: Ing. Ketty Stambolidisová					
Investor: Obec Slatinice Slatinice 50 783 42					
Akce: Záchrana barokního dědictví v obci Slatinice - Lichtenštejnský dvůr, objekt B k.ú. Slatinice na Hané parc.č. st. 68/2 a 68/3					
Název výkresu: PODKROVÍ - VZT				Číslo paré:	
Stupeň P.D.: DSP		Datum: 10.2020		Číslo zakázky: 44/2019	
				Číslo paré:	
				Měřítko: 1:100	
				Číslo výkresu: 04	