


ZAŘIZOVACÍ PŘEDMĚTY OZNAČENÉ ORANŽOVOU BARVOU JSOU NAVRŽENÉ TIMTO PROJEKTEM A JSOU PŘEDMĚTEM ZDRAVOTECHNICKÉ DODÁVKY

WC	Závěsné WC s vodorovným odpadem včetně sedátka+ předstěnový instalační systém (např. Geberit)
WCi	Závěsné WC s vodorovným odpadem včetně sedátka+ předstěnový instalační systém (např. Geberit) - INVALIDNÍ
U	Umyvadlo s chrom sifonem d40, stojánková páková baterie
Ui	Umyvadlo bezbariérové 64 cm, chrom sifon d40, stojánková páková baterie
AUP	Pisoár automatický s vestavěným radarovým senzorem
D	Nerezový dřez vestavěný do pracovní desky, stojánková dřezová páková baterie
S	Vanička sprchová akrylátová 900x900 + zástěna, sprchová páková baterie s ruční sprchou a držákem
V	Výlevka závěsná s vodorovným odpadem včetně mříže, + podomítkový modul PRO WASTE SINK SYSTEM, nástěnná páková baterie
VP	Podlahová vpust'

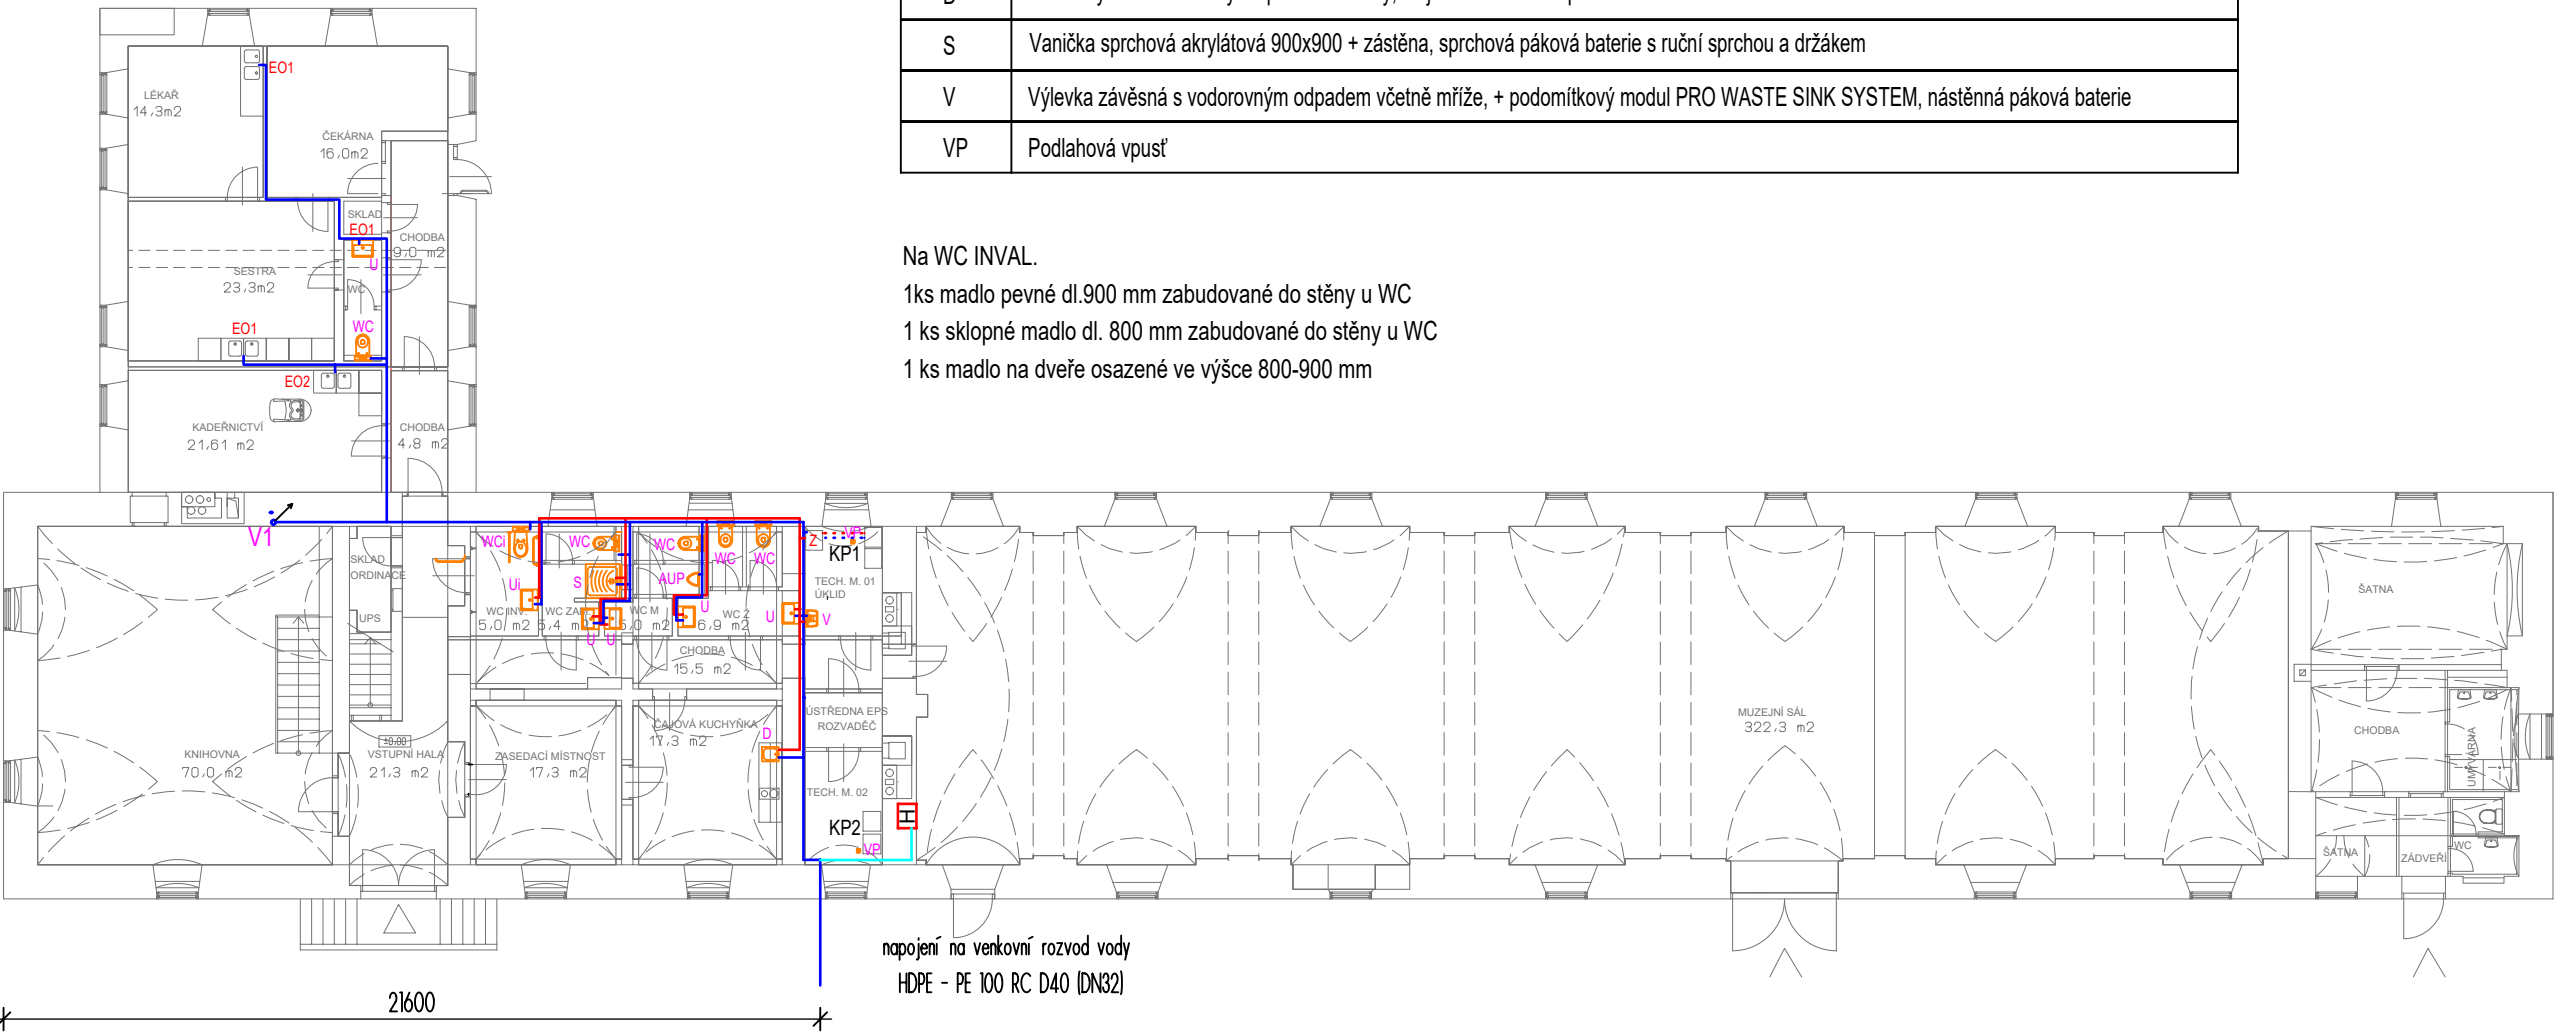


Na WC INVAL.
1ks madlo pevné dl.900 mm zabudované do stěny u WC
1 ks sklopné madlo dl. 800 mm zabudované do stěny u WC
1 ks madlo na dveře osazené ve výšce 800-900 mm

POZNÁMKY:

- Potrubí rozvodu studené pitné vody - PPR + izolace tl. 10 mm
- Potrubí rozvodu ohřáté pitné vody /TV/ - PPR + izolace tl. 20 mm
- Požární voda - potrubí pozinkované
- V1 Stoupací vodovodní potrubí
- H Hydrantový systém v provedení do zdi typu D25 s tvarově stálou hadicí délky 30 m šxvxh 698 x 695 x 225 mm osazení osy 1,1 až 1,3 m nad podlahou (u odbočky z rozvodu pitné vody osazena bezpečnostní armatura, zábrana proti zpětnému průtoku s kontrolovatelným redukováním tlakovým pásmem)

- KP1 Plynový kondenzační kotel - kaskádovité zapojení 2 x 49,9 kW
- KP2 Plynový kondenzační kotel - kaskádovité zapojení 2 x 39 kW
- Z Zásobník TV min. 150 l
- EO1 Elektrický, zásobníkový (V=10 litrů) ohřivač vody s pákovou baterií, 2,0 kW/230V včetně bezpečnostní sestavy s pojistným ventilem
- EO2 Elektrický, zásobníkový (V=30 litrů) ohřivač vody s pákovou baterií, 2,0 kW/230V včetně bezpečnostní sestavy s pojistným ventilem

ZTI a plynové zařízení

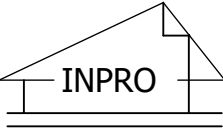Projektční kancelář: INPRO Sadová 609 738 01 Frýdek - Místek		tel. +420 775 445 245 e-mail: rusinova@inproprojekt.cz web: www.inproprojekt.cz		
Zodpovědný projektant: Ing. Jaromíra Müllerová		Ing. Petra Rusinová		
Investor: Obec Slatinice Slatinice 50 783 42				
Akce: Lichtenštejský dvůr, SO 02 OBJEKT B k.ú. Slatinice na Hané parc.č. 68/2, 68/3, 68/5 a 68/6				
Název výkresu: PŮDORYS 1.NP - voda			Číslo paré:	
Stupeň P.D.: DSP	Datum: IX.2020	Číslo zakázky: 44/2019	Měřítko: 1:200	Číslo výkresu: D1.4.3-02