 



ZAŘIZOVACÍ PŘEDMĚTY OZNAČENÉ ORANŽOVOU BARVOU JSOU NAVRŽENÉ TIMTO PROJEKTEM A JSOU PŘEDMĚTEM ZDRAVOTECHNICKÉ DODÁVKY

WC	Závěsné WC s vodorovným odpadem včetně sedátka+ předstěnový instalační systém (např. Geberit)
U	Umyvadlo s chrom sifonem d40, stojánková páková baterie
P	Pračka, podomítková zápachová uzávěrka, pračkový ventil DN20
D	Nerezový dřez vestavěný do pracovní desky, stojánková dřezová páková baterie
S	Vanička sprchová akrylátová 900x900 + zástěna, sprchová páková baterie s ruční sprchou a držákem

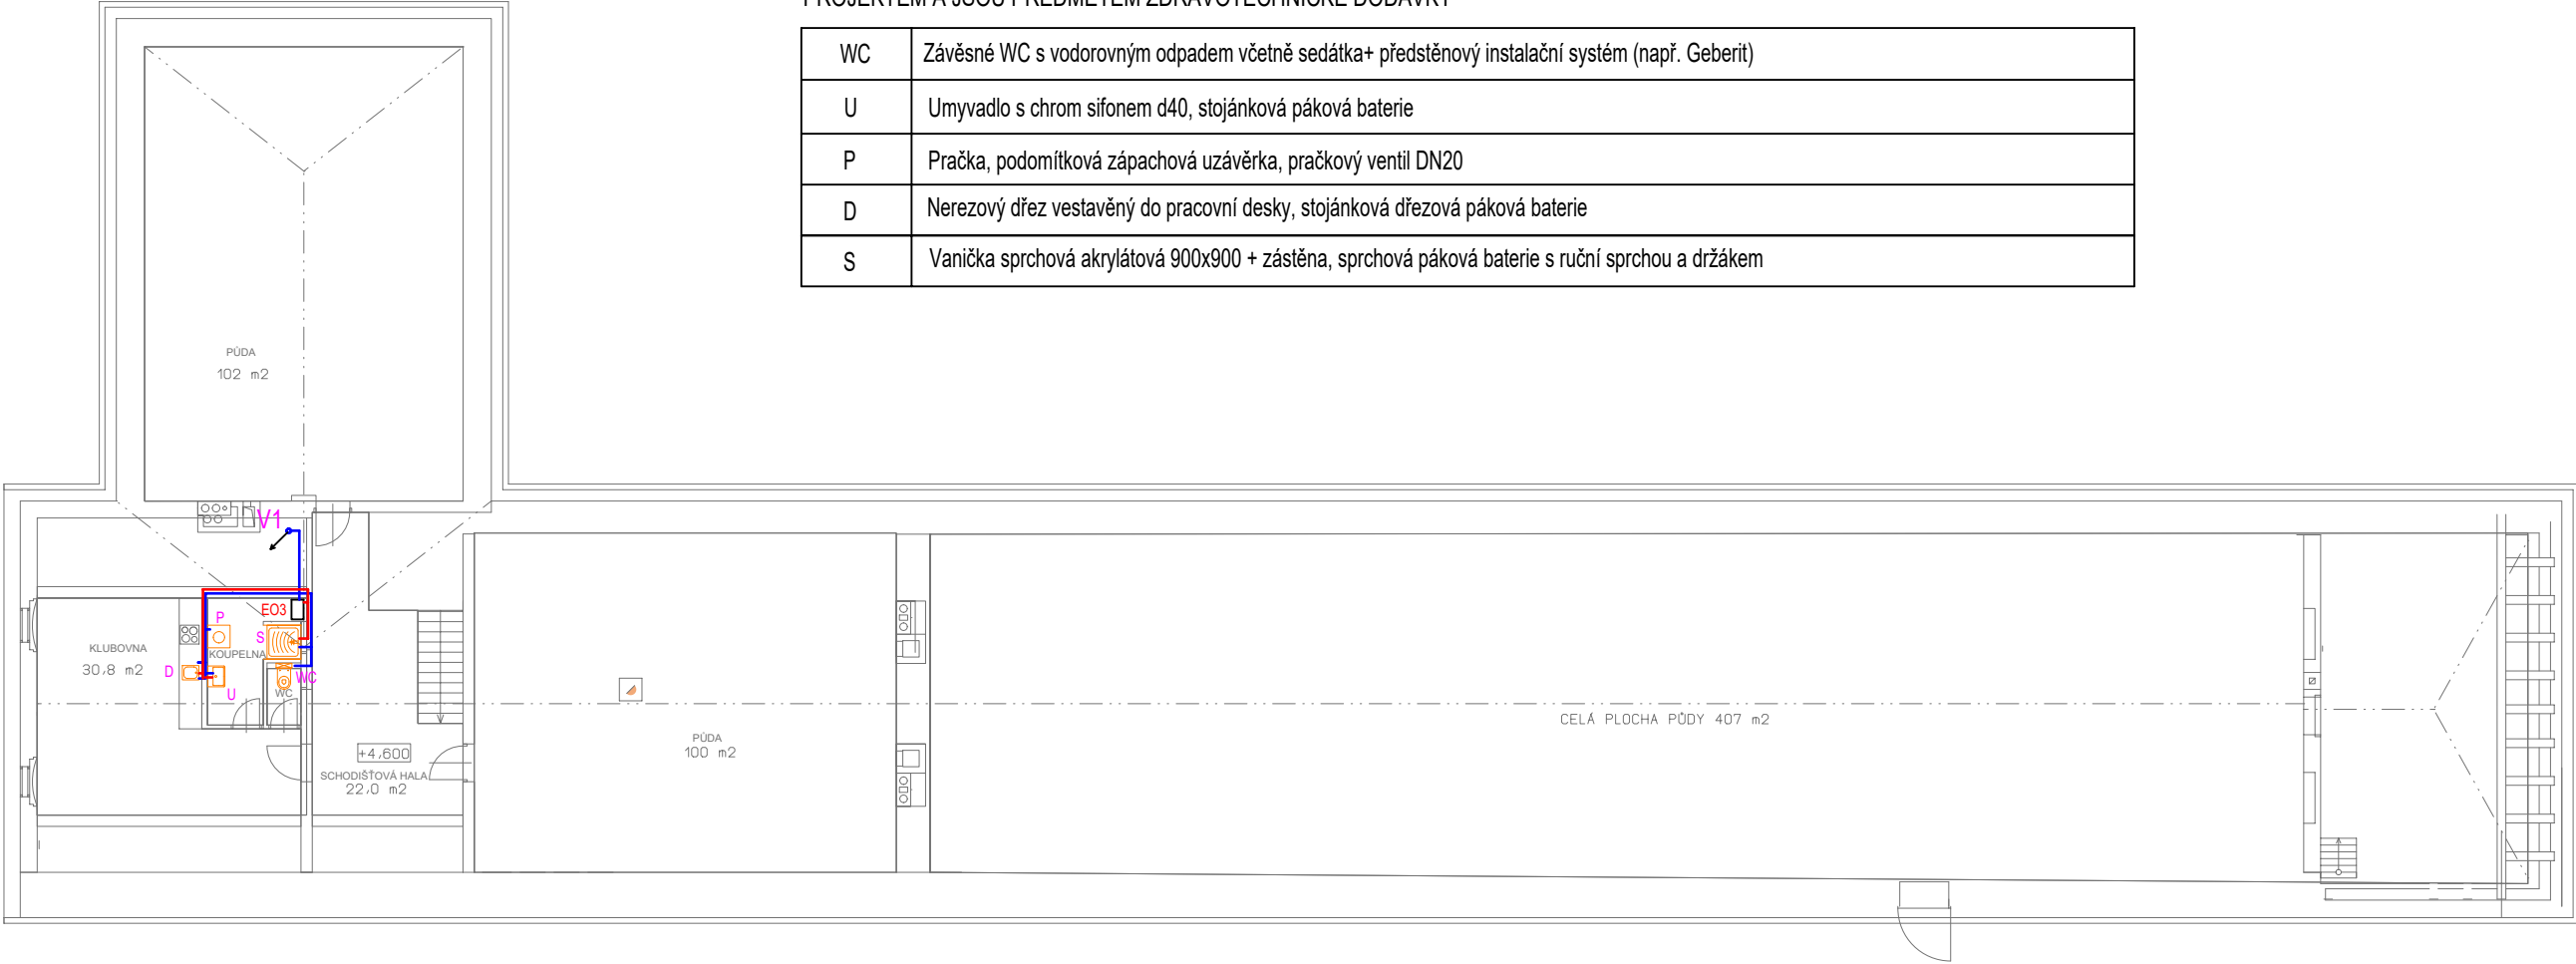


POZNÁMKY:

- Potrubí rozvodu studené pitné vody - PPR + izolace tl. 10 mm
- Potrubí rozvodu ohřáté pitné vody /TV/ - PPR + izolace tl. 20 mm
- V1 Stoupací vodovodní potrubí

E03 Elektrický, zásobníkový (V=50 litrů) ohříváč vody, 2,2 kW/230V
2x KK PPR D20 - uzavírací
1x KK, G15 - vypouštěcí
1x ZV, G15
1x PV, G15 - otevírací přetlak 0,6MPa

ZTI a plynové zařízení

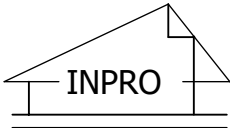Projekční kancelář: INPRO Sadová 609 738 01 Frýdek - Místek			tel. +420 775 445 245 e-mail: rusinova@inproprojekt.cz web: www.inproprojekt.cz				
Zodpovědný projektant: Ing. Jaromíra Müllerová							
Vypracoval: Ing. Petra Rusinová							
Investor: Obec Slatinice Slatinice 50 783 42							
Akce: Lichtenštejnský dvůr, SO 02 OBJEKT B k.ú. Slatinice na Hané parc.č. 68/2, 68/3, 68/5 a 68/6							
Název výkresu: PŮDORYS 2.NP - voda						Číslo paré:	
Stupeň P.D.: DSP		Datum: IX.2020		Číslo zakázky: 44/2019		Měřítko: 1:200	Číslo výkresu: D1.4.3-03