


ZAŘIZOVACÍ PŘEDMĚTY OZNAČENÉ ORANŽOVOU BARVOU JSOU NAVRŽENÉ TIMTO PROJEKTEM A JSOU PŘEDMĚTEM ZDRAVOTECHNICKÉ DODÁVKY



WC	Závěsné WC s vodorovným odpadem včetně sedátka+ předstěnový instalační systém (např. Geberit)
WCi	Závěsné WC s vodorovným odpadem včetně sedátka+ předstěnový instalační systém (např. Geberit) - INVALIDNÍ
U	Umyvadlo s chrom sifonem d40, stojánková páková baterie
Ui	Umyvadlo bezbariérové 64 cm, chrom sifon d40, stojánková páková baterie
AUP	Pisoár automatický s vestavěným radarovým senzorem
D	Nerezový dřez vestavěný do pracovní desky, stojánková dřezová páková baterie
S	Vanička sprchová akrylátová 900x900 + zástěna, sprchová páková baterie s ruční sprchou a držákem
V	Výlevka závěsná s vodorovným odpadem včetně mříže, + podomítkový modul PRO WASTE SINK SYSTEM, nástěnná páková baterie
VP	Podlahová vpust'

Privzdušňovací hlavice

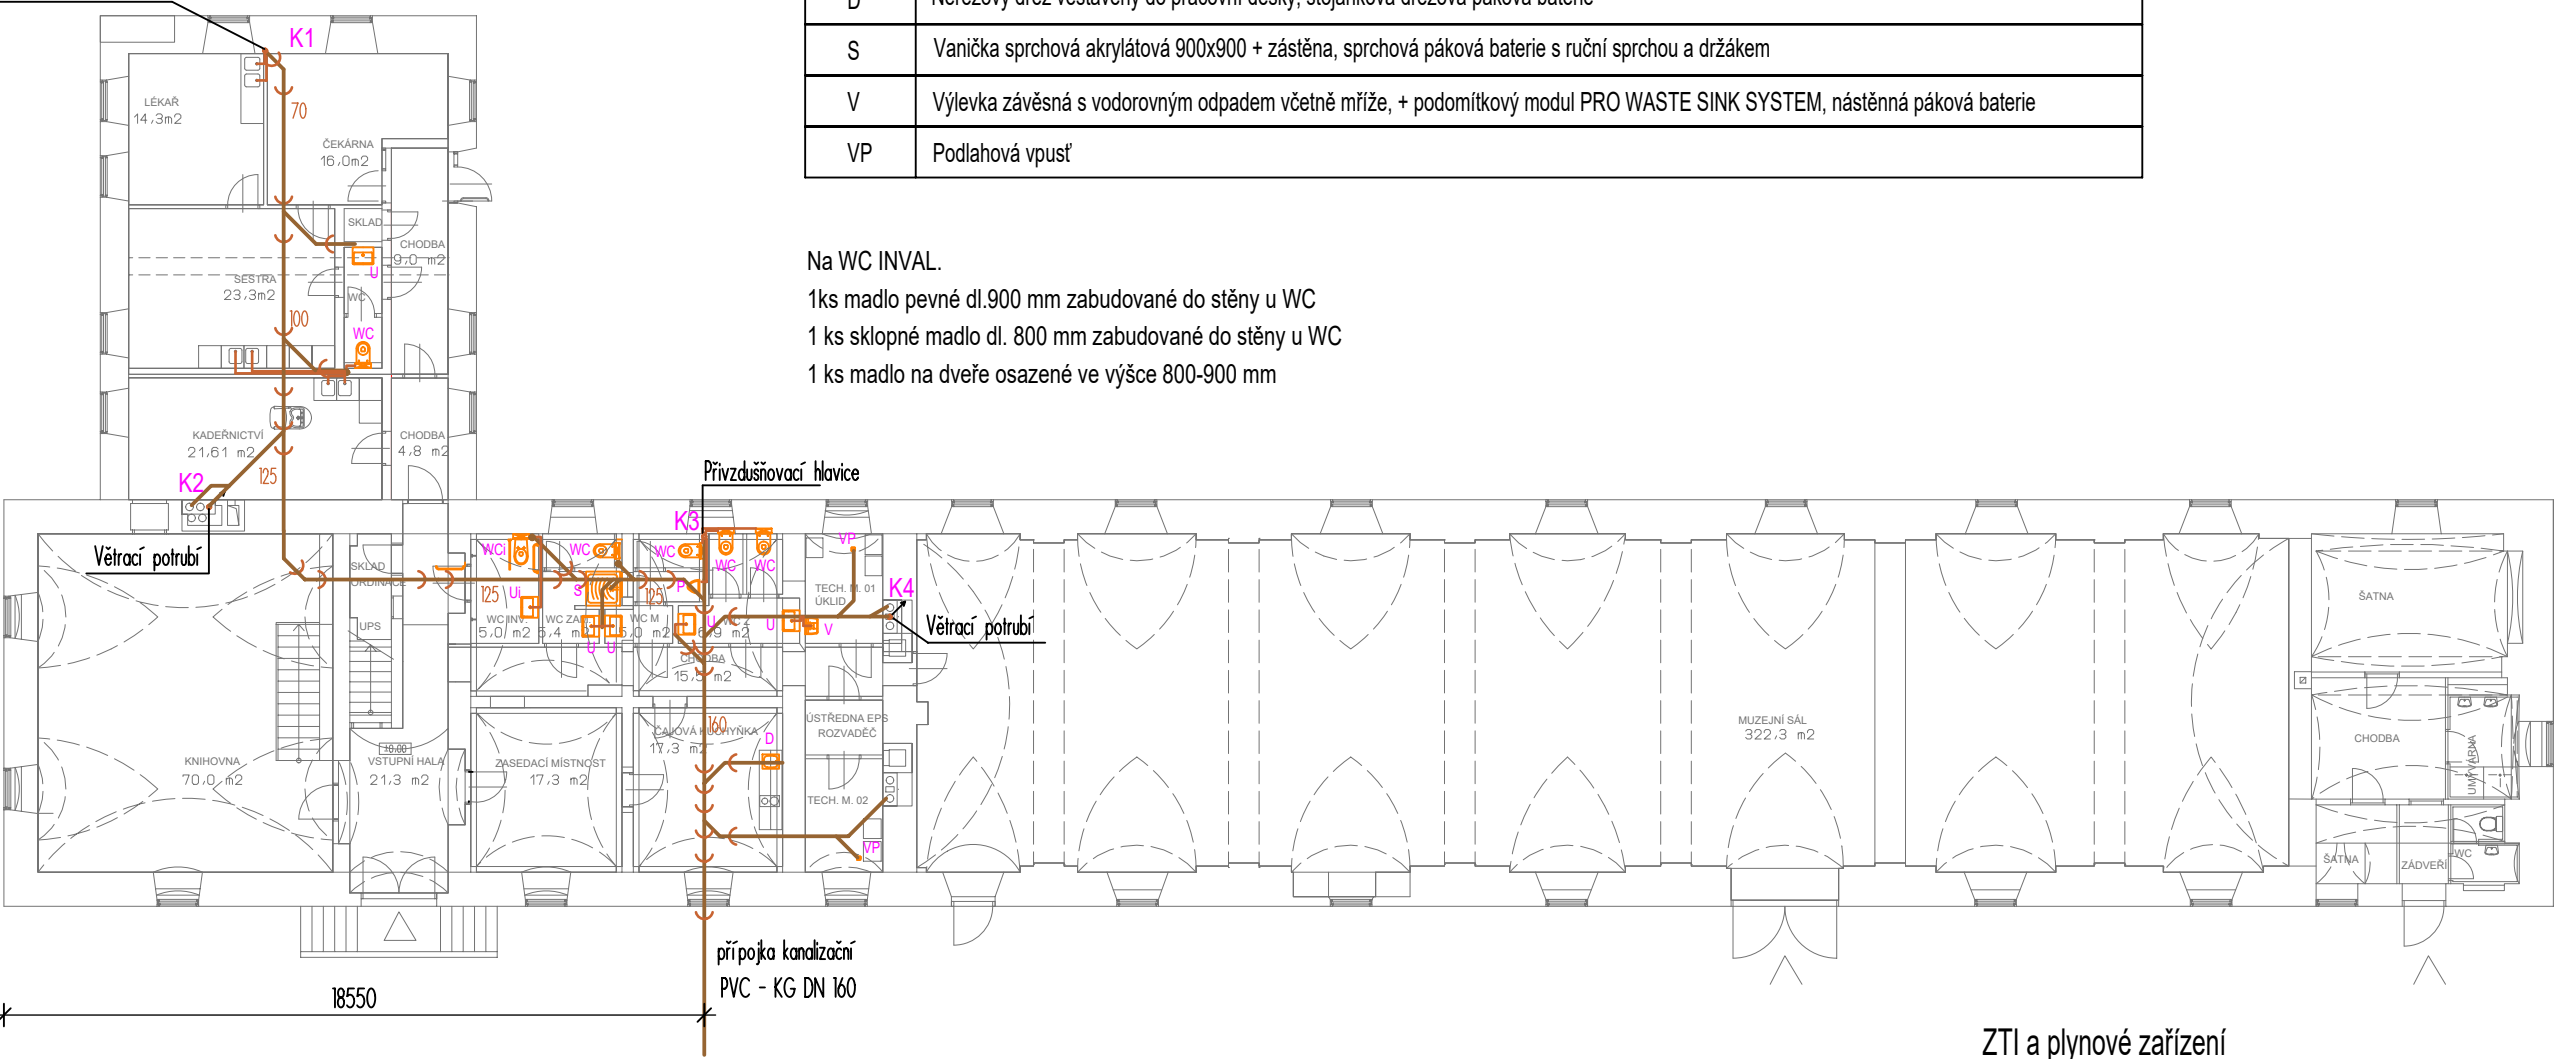


Na WC INVAL.
1ks madlo pevné dl.900 mm zabudované do stěny u WC
1 ks sklopné madlo dl. 800 mm zabudované do stěny u WC
1 ks madlo na dveře osazené ve výšce 800-900 mm

POZNÁMKY:

-  svodné potrubí splaškové kanalizace
-  připojovací potrubí splaškové kanalizace
- Kanalizační potrubí je navrženo z odpadních trub PPS, HT systém a z potrubí PVC-KG.
- K1 - K4 Stoupací, větrací kanalizační potrubí DN 70 a DN 100

ZTI a plynové zařízení

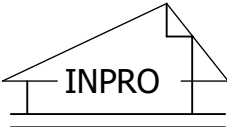Projekční kancelář: INPRO Sadová 609 738 01 Frýdek - Místek		tel. +420 775 445 245 e-mail: rusinova@inproprojekt.cz web: www.inproprojekt.cz			
Zodpovědný projektant: Ing. Jaromíra Müllerová		Vypracoval: Ing. Petra Rusinová			
Investor: Obec Slatinice Slatinice 50 783 42					
Akce: Lichtenštejský dvůr, SO 02 OBJEKT B k.ú. Slatinice na Hané parc.č. 68/2, 68/3, 68/5 a 68/6					
Název výkresu: PŮDORYS 1.NP - kanalizace				Číslo paré:	
Stupeň P.D.: DSP	Datum: IX.2020	Číslo zakázky: 44/2019	Měřítko: 1:200	Číslo výkresu: D1.4.3-05	