


ZAŘIZOVACÍ PŘEDMĚTY OZNAČENÉ ORANŽOVOU BARVOU JSOU NAVRŽENÉ TIMTO PROJEKTEM A JSOU PŘEDMĚTEM ZDRAVOTECHNICKÉ DODÁVKY

WC	Závěsné WC s vodorovným odpadem včetně sedátka+ předstěnový instalační systém (např. Geberit)
U	Umyvadlo s chrom sifonem d40, stojánková páková baterie
P	Pračka, podomítková zápachová uzávěrka, pračkový ventil DN20
D	Nerezový dřez vestavěný do pracovní desky, stojánková dřezová páková baterie
S	Vanička sprchová akrylátová 900x900 + zástěna, sprchová páková baterie s ruční sprchou a držákem

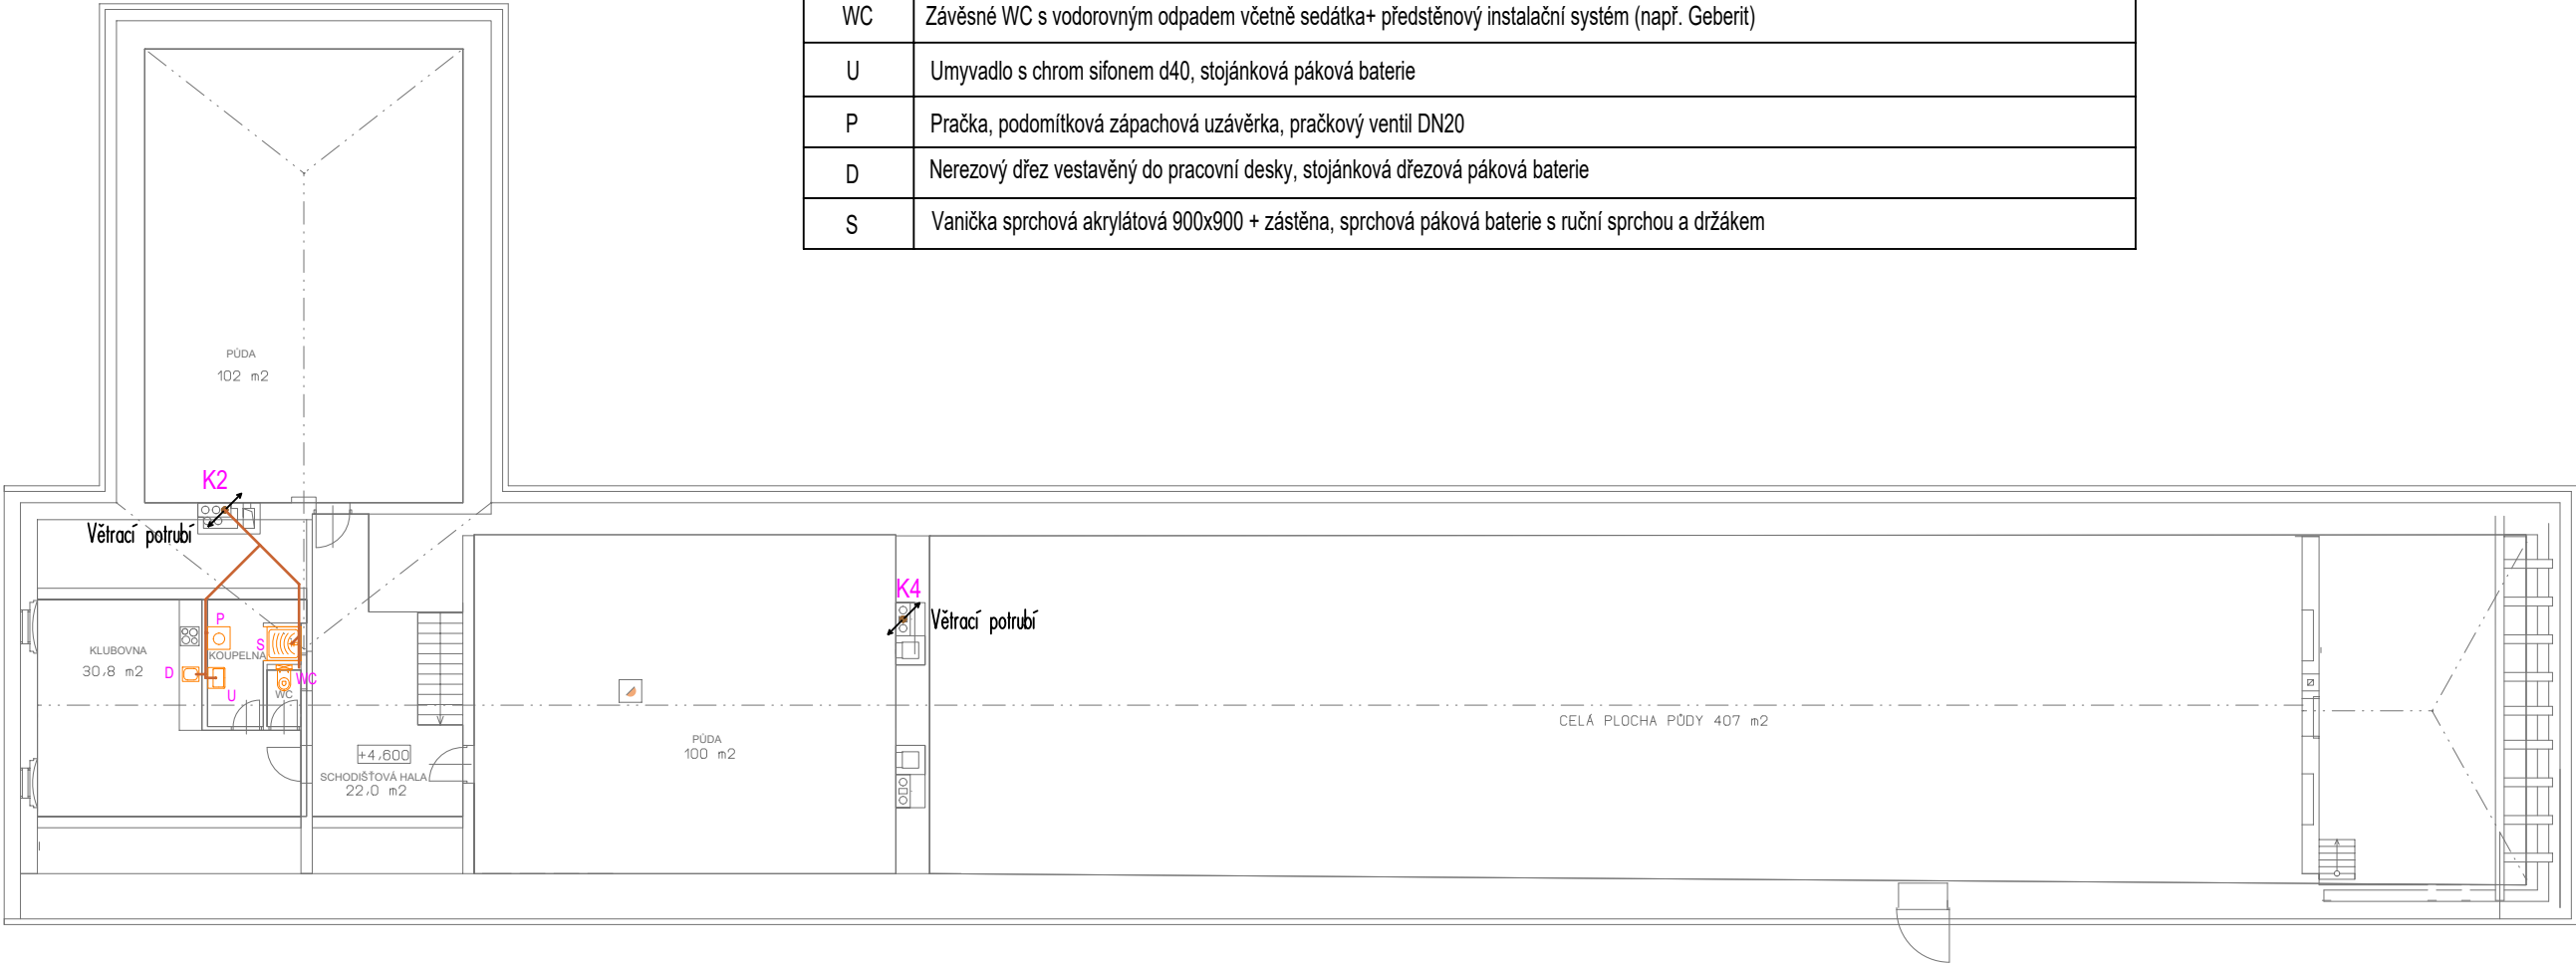


POZNÁMKY:

— připojovací potrubí splaškové kanalizace (vedeno v podlaze a ve stěnách)

Kanalizační potrubí je navrženo z odpadních trub PPS, HT systém

K1 - K4 Stoupací, větrací kanalizační potrubí DN 70 a DN 100

ZTI a plynové zařízení

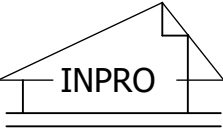Projekční kancelář: INPRO Sadová 609 738 01 Frýdek - Místek		tel. +420 775 445 245 e-mail: rusinova@inproprojekt.cz web: www.inproprojekt.cz		
Zodpovědný projektant: Ing. Jaromíra Müllerová		Ing. Petra Rusinová		
Investor: Obec Slatinice Slatinice 50 783 42				
Akce: Lichtenštejnský dvůr, SO 02 OBJEKT B k.ú. Slatinice na Hané parc.č. 68/2, 68/3, 68/5 a 68/6				
Název výkresu: PŮDORYS 2.NP - kanalizace			Číslo paré:	
Stupeň P.D.: DSP	Datum: IX.2020	Číslo zakázky: 44/2019	Měřítko: 1:200	Číslo výkresu: D1.4.3-06