



PŮDORYS 1.NP

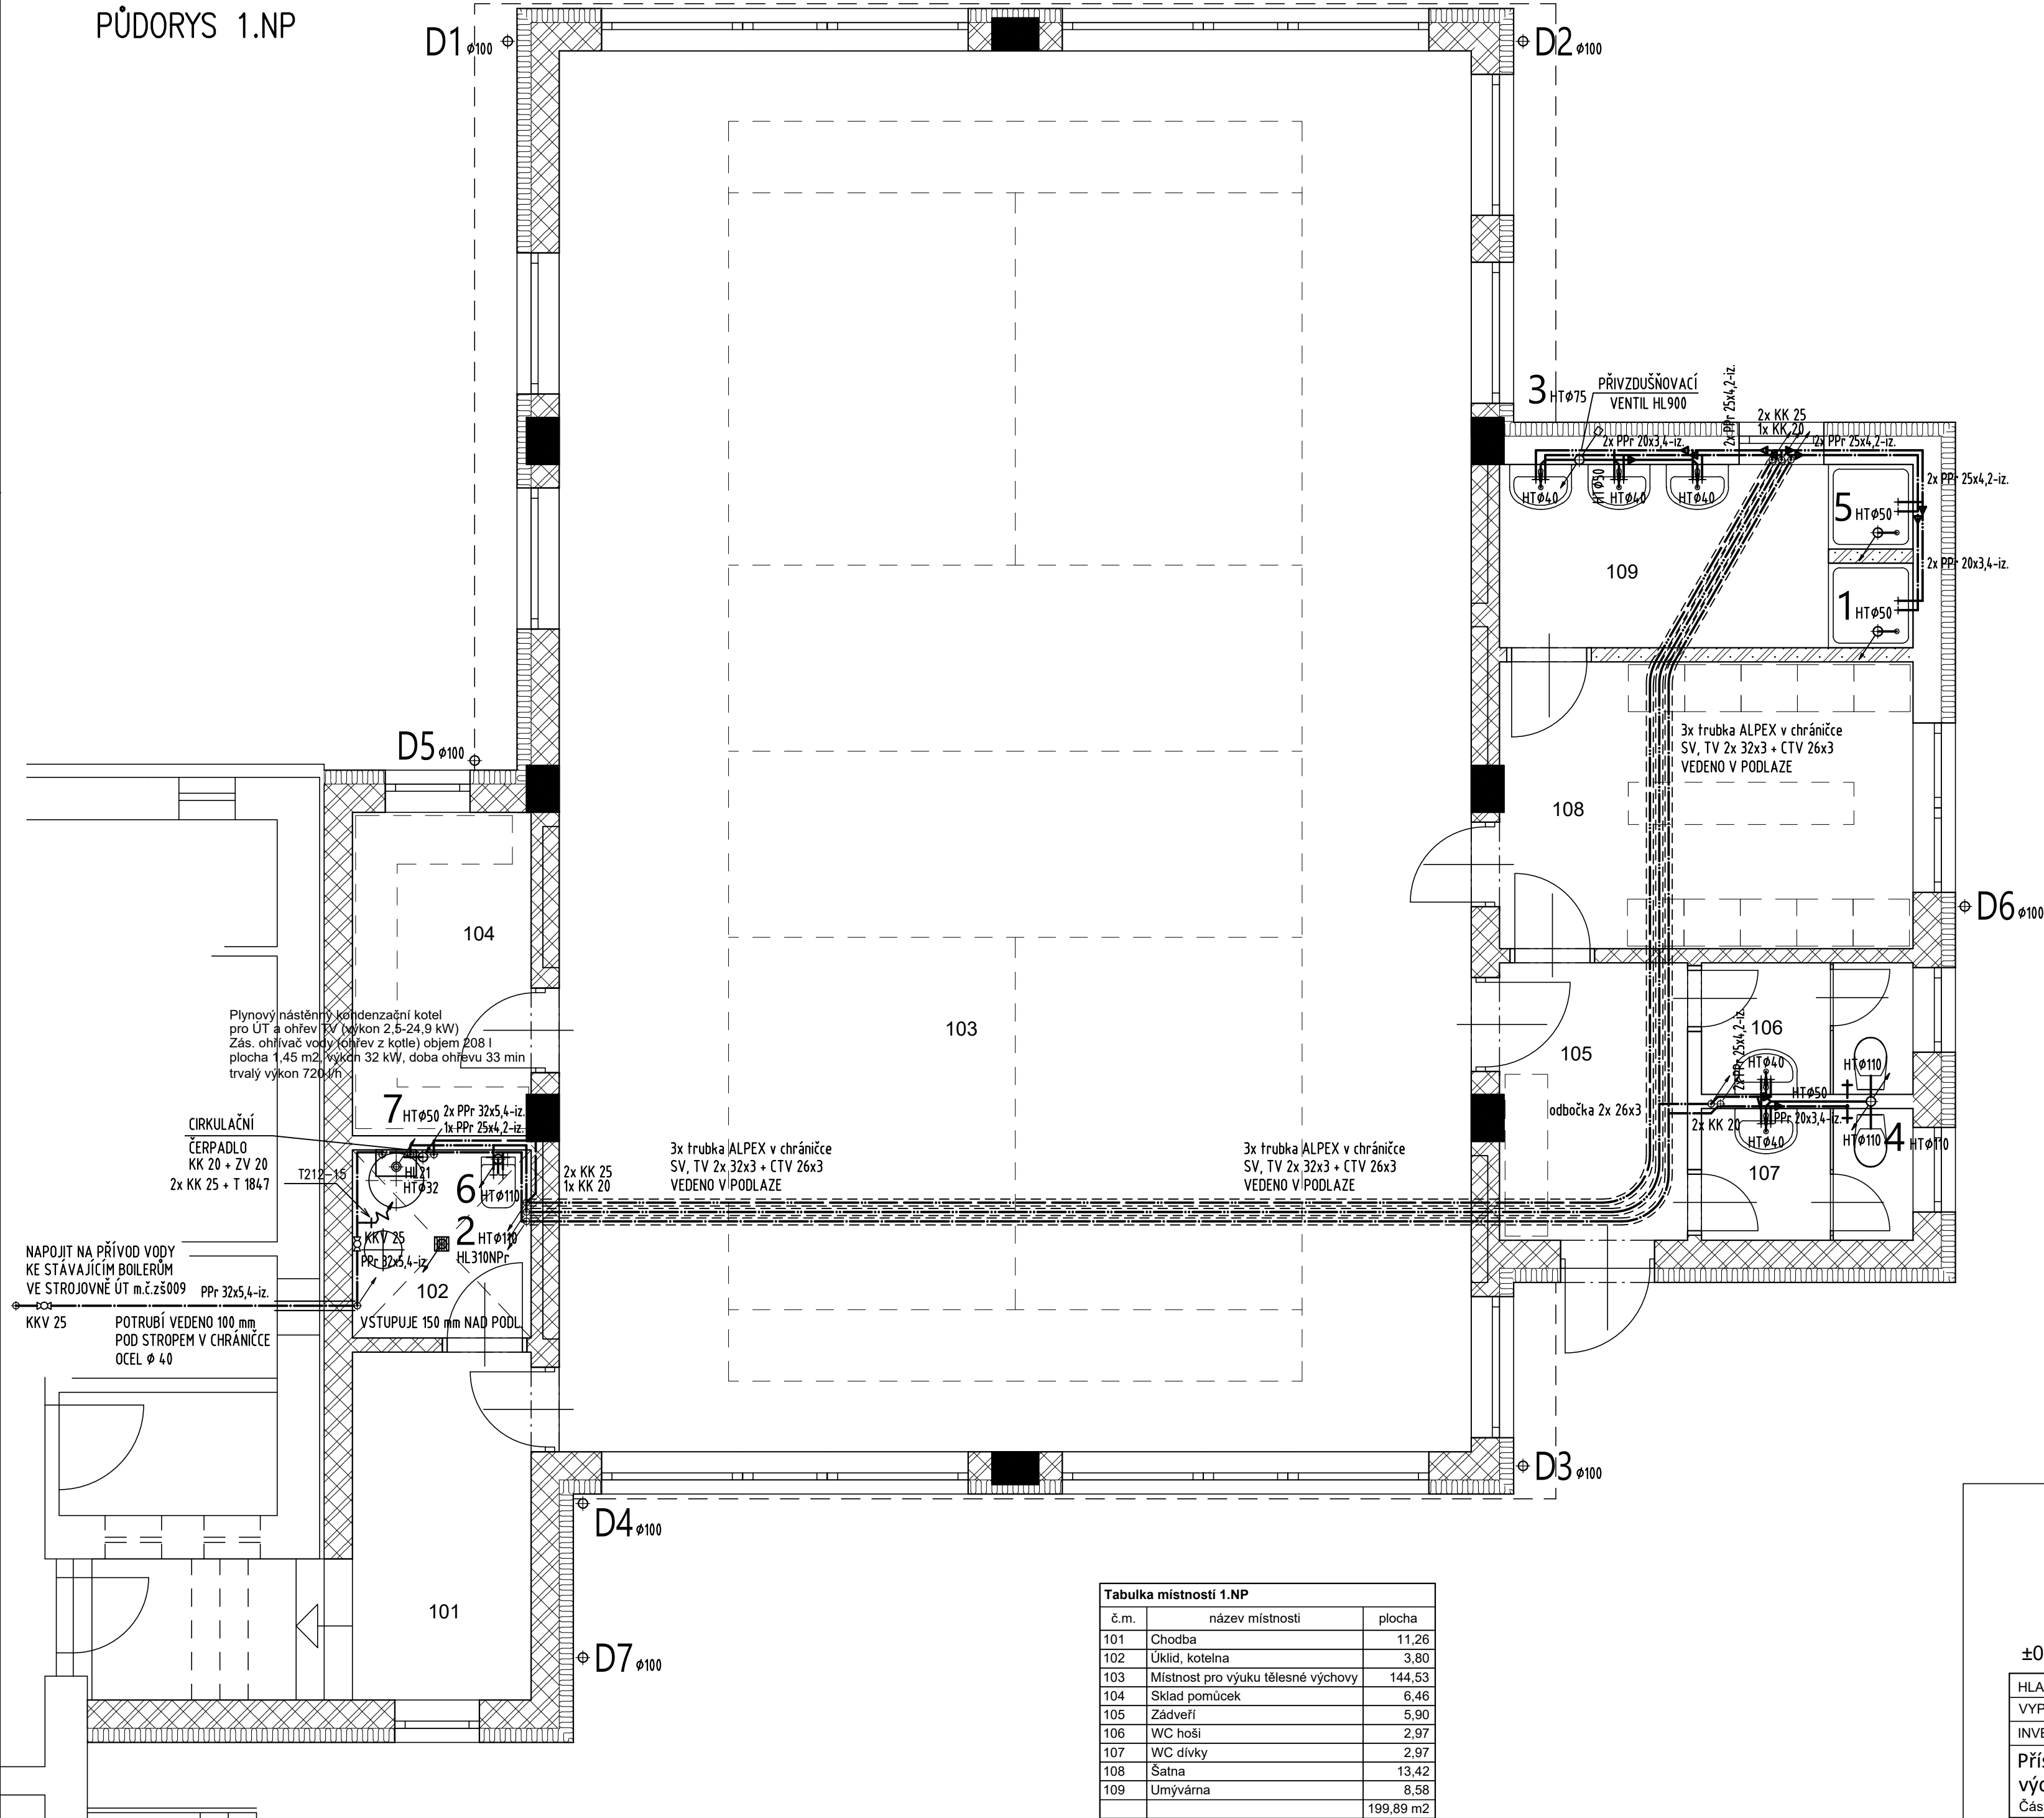

Tabulka místností 1.NP		
č.m.	název místnosti	plocha
101	Chodba	11,26
102	Úklid, kotlina	3,80
103	Místnost pro výuku tělesné výchovy	144,53
104	Sklad pomůcek	6,46
105	Zádvěří	5,90
106	WC hoši	2,97
107	WC dívky	2,97
108	Šatna	13,42
109	Umývárna	8,58
		199,89 m2

STŘECHA – VÝŘEZ

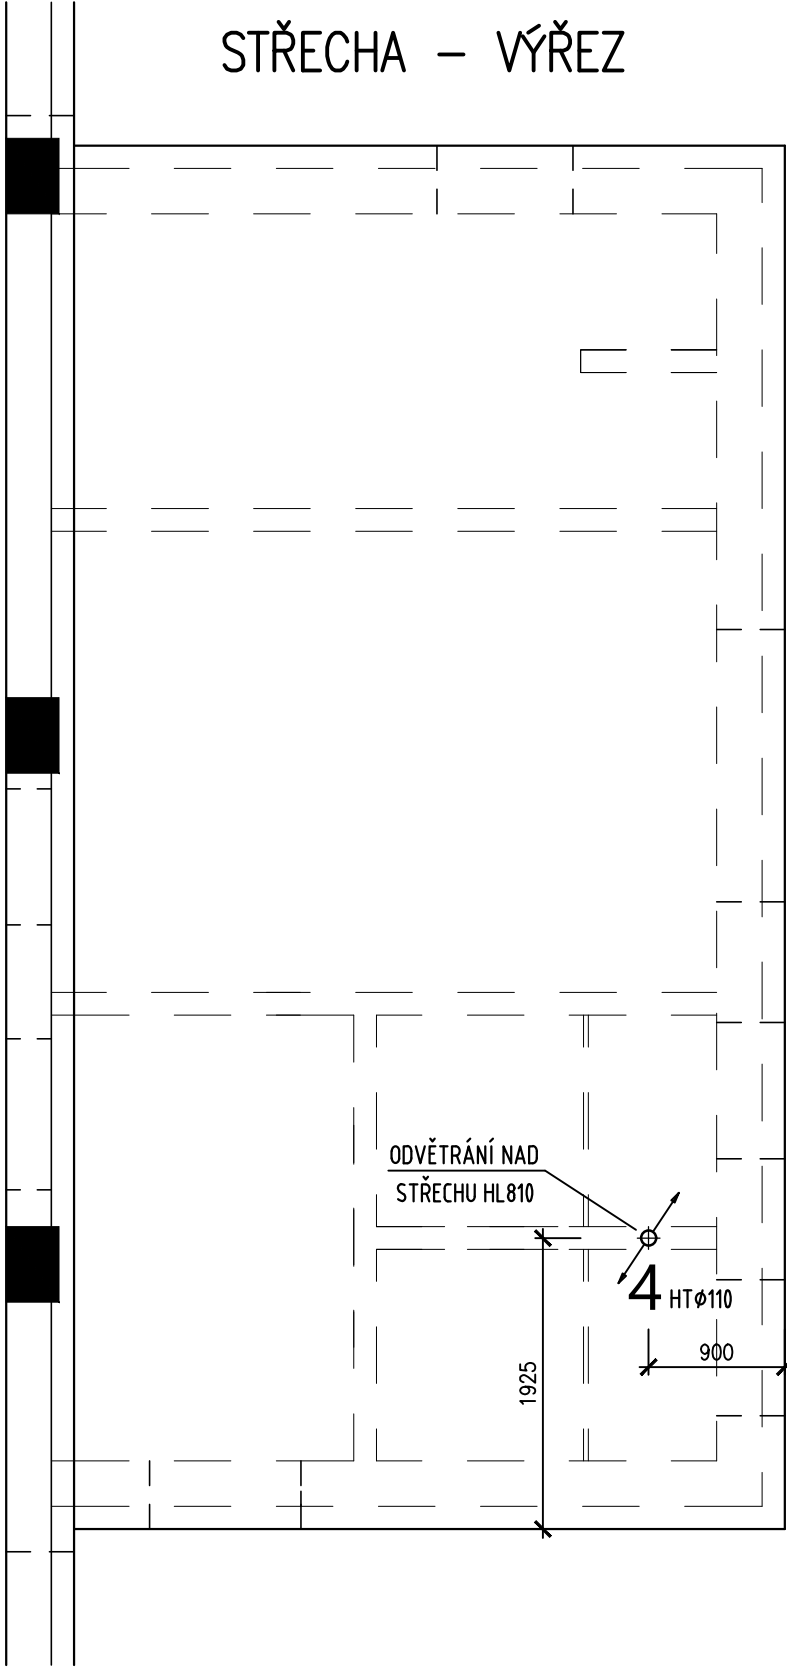

- LEGENDA:
- STUDENÁ VODA
 - TEPLÁ VODA
 - CIRKULACE
 - KANALIZACE SPLAŠKOVÁ
 - KANALIZACE DEŠŤOVÁ

±0,000= 273.80

HLAVNÍ ARCHITEKT	Ing. arch. Radim Bosák	Atelier RB s.r.o. Javorová 4519, Zlín, 76005 tel. 571118832 739889172	
VYPRACOVAL	Ing. Milan Moravec		
INVESTOR:	Obec Hřivínův Újezd	FORMÁT	4x A4
Přístavba budovy s prostory pro výuku tělesné výchovy ZŠ Hřivínův Újezd Část: D.1.4.2 ZDRAVOTECHNIKA		DATUM	27.11.2020
		STUPEŇ	DPS
		Č. ZAKÁZKY	032020
Půdorys 1.NP		MĚŘÍTKO 1:50	Č. VÝKRESU D.1.4.2.3