
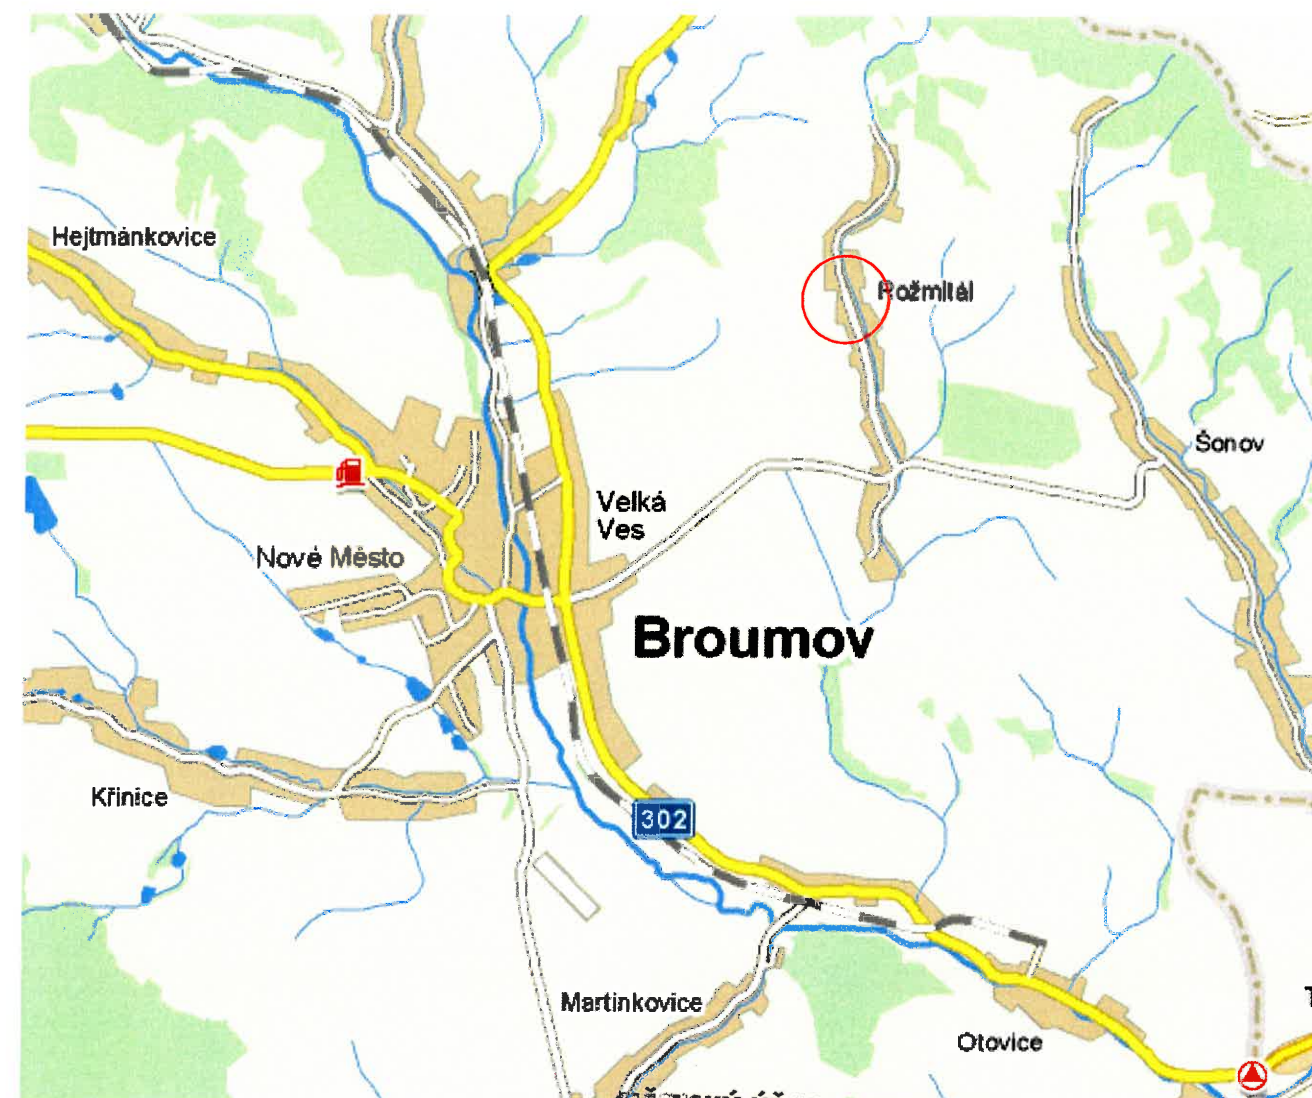
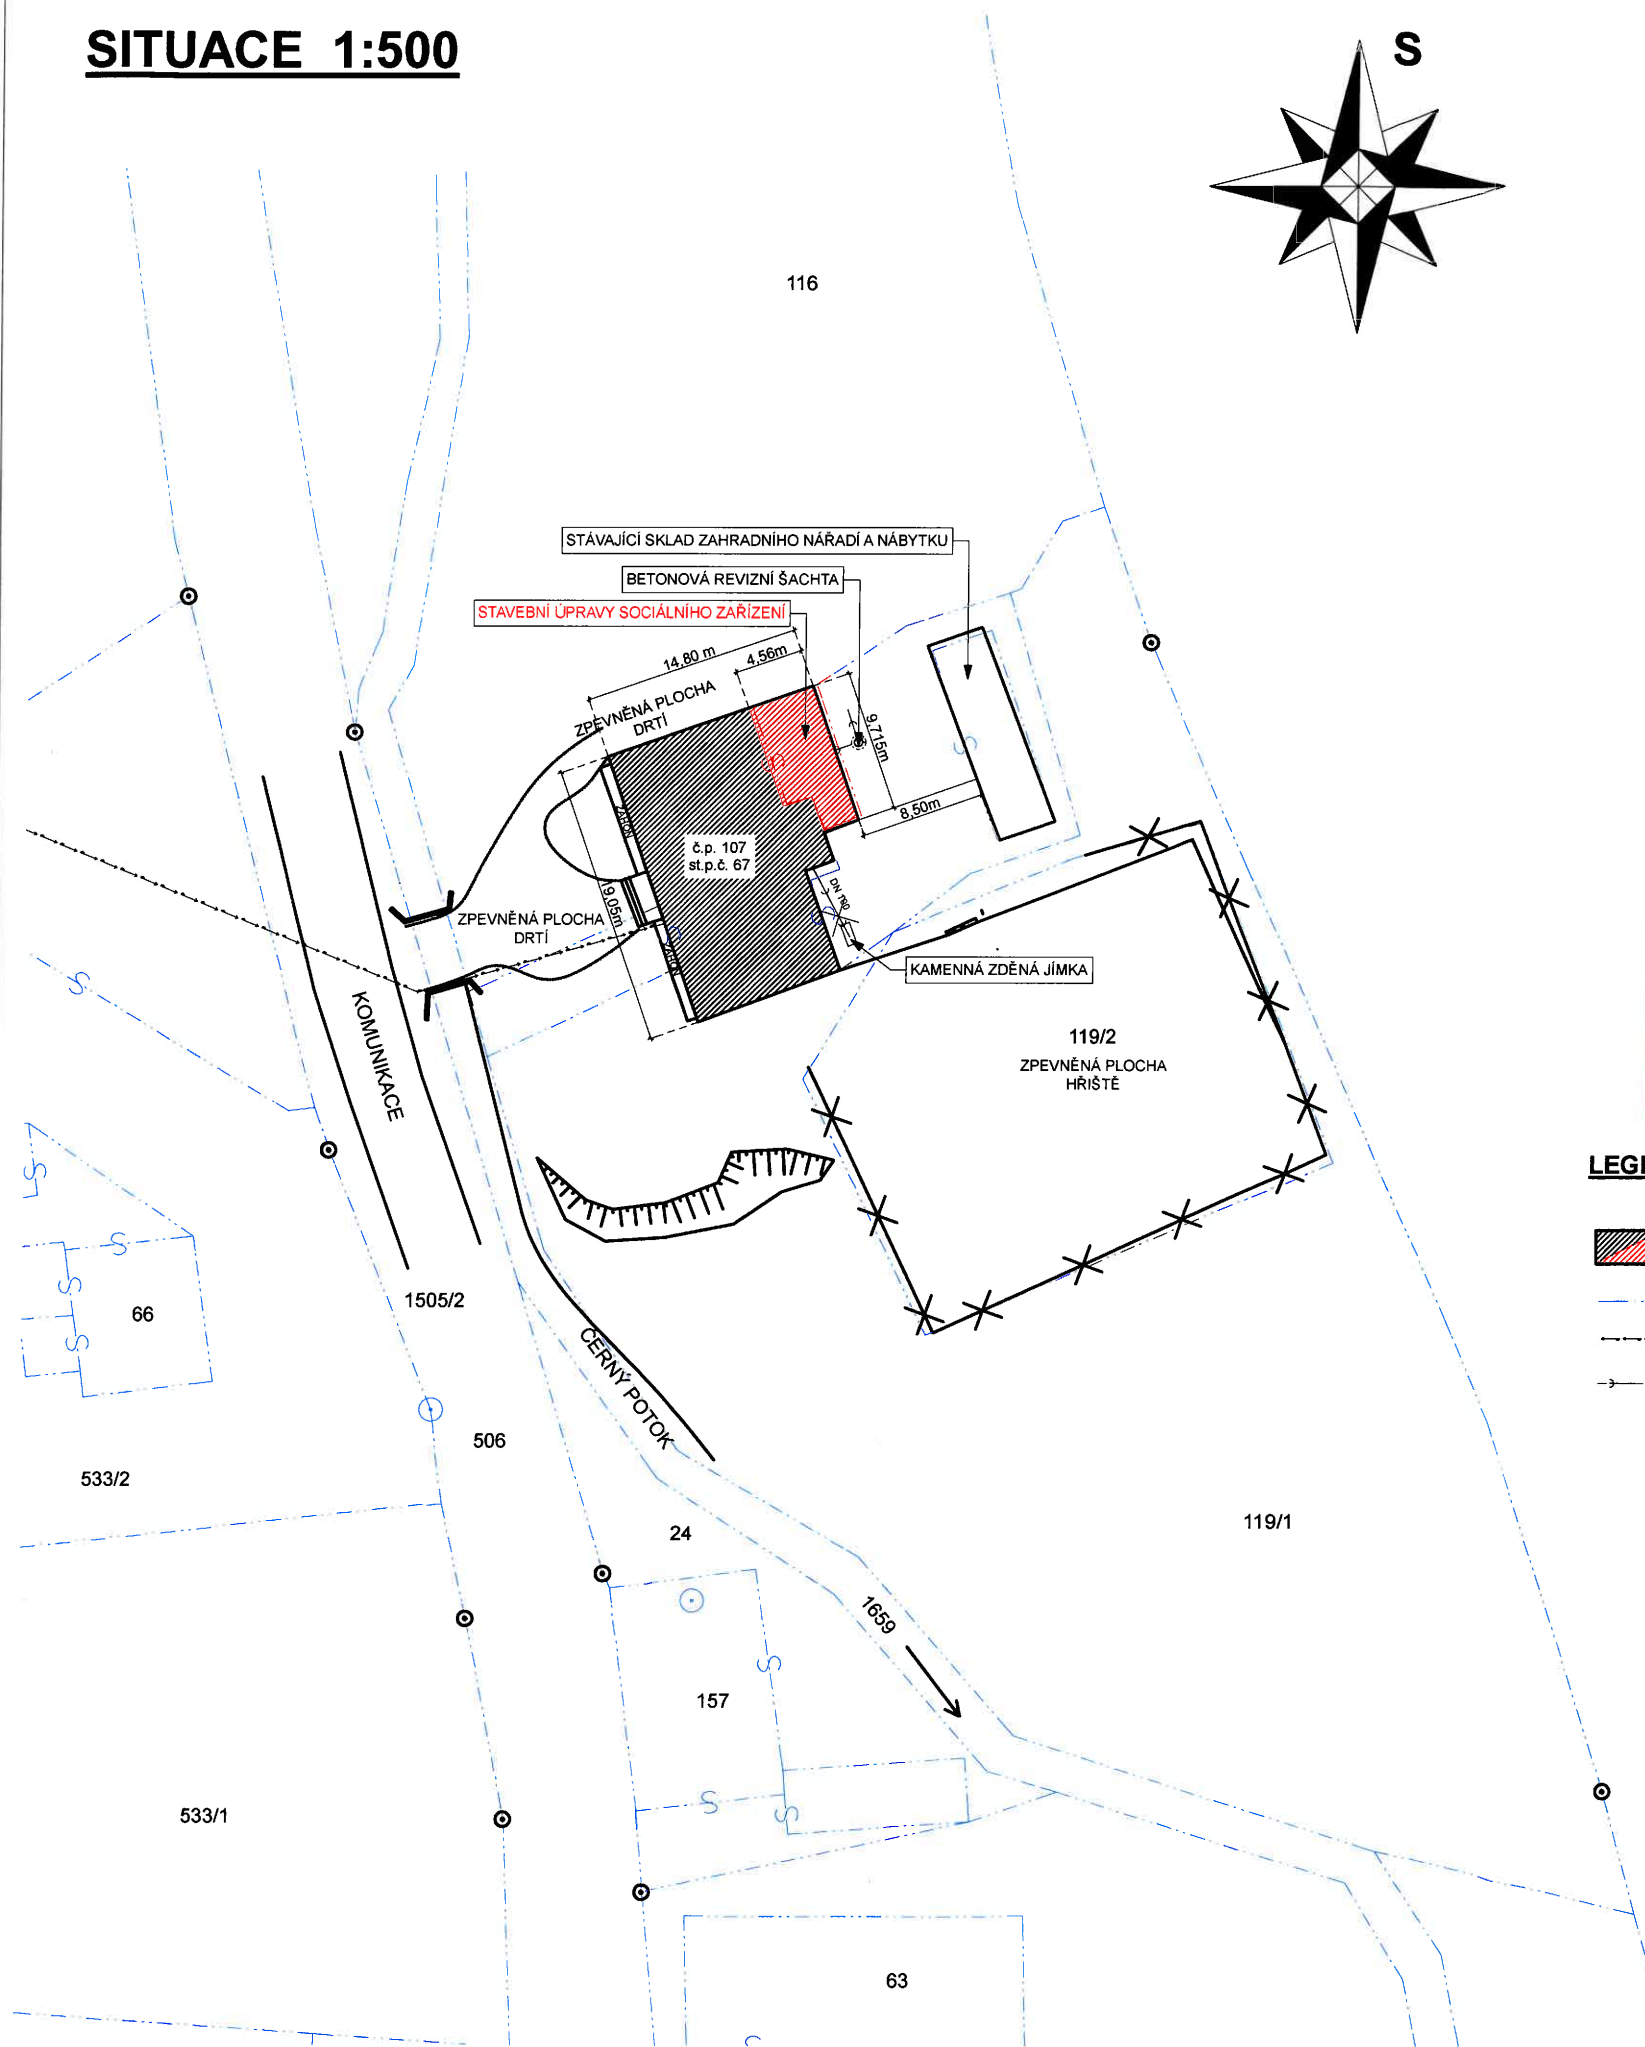


SITUACE 1:500

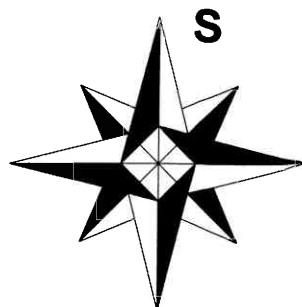

LEGENDA

- ZAJMOVÝ OBJEKT
- PODKRES KATASTRÁLNÍ MAPY
- STÁVAJÍCÍ VODOVOD - VAK NÁCHD, a.s.
- STÁVAJÍCÍ KANALIZACE

ze dne: 2 9. 10. 2012

K SPIS. ZN. 26014/2011/140

Tato dokumentace je ověřena

MĚSTSKÝ ÚŘAD BROUMOV
stavební odbor
Kopelny



Broumovské stavební sdružení s.r.o.
U Horní brány 29, Broumov, 550 01

tel./fax: 491 523 543, e-mail: bss@bssbroumov.cz

IČO: 46504303, DIČ: CZ46504303

| | | |
|--|-------------------|------------------------------|
| Zodpovědný projektant: | Vypracoval: | Kreslil: |
| Ing. Jaroslav Šlapka | Trojanová Marcela | Trojanová Marcela |
| Místo stavby: Rožmitál | Úřad: Broumov | |
| Stavebník: Občanské sdružení "Přátelé Rožmitálu", IČ.:22880704 Rožmitál č.p. 48, 550 01 Broumov | | |
| Název akce: | | Č. zakázky: 111149 |
| Sociální zařízení v objektu č.p. 107 na st.p.č. 67, v k.ú. Rožmitál (stavební úpravy) | | Stupeň: SÚ |
| | | Formát: 2xA4 |
| | | Datum: 09/2011 |
| Název výkresu: | | Měřítko: 1:500 |
| SITUACE | | Č. výkresu / Č. paré: 01.1.2 |

