


36 modulů

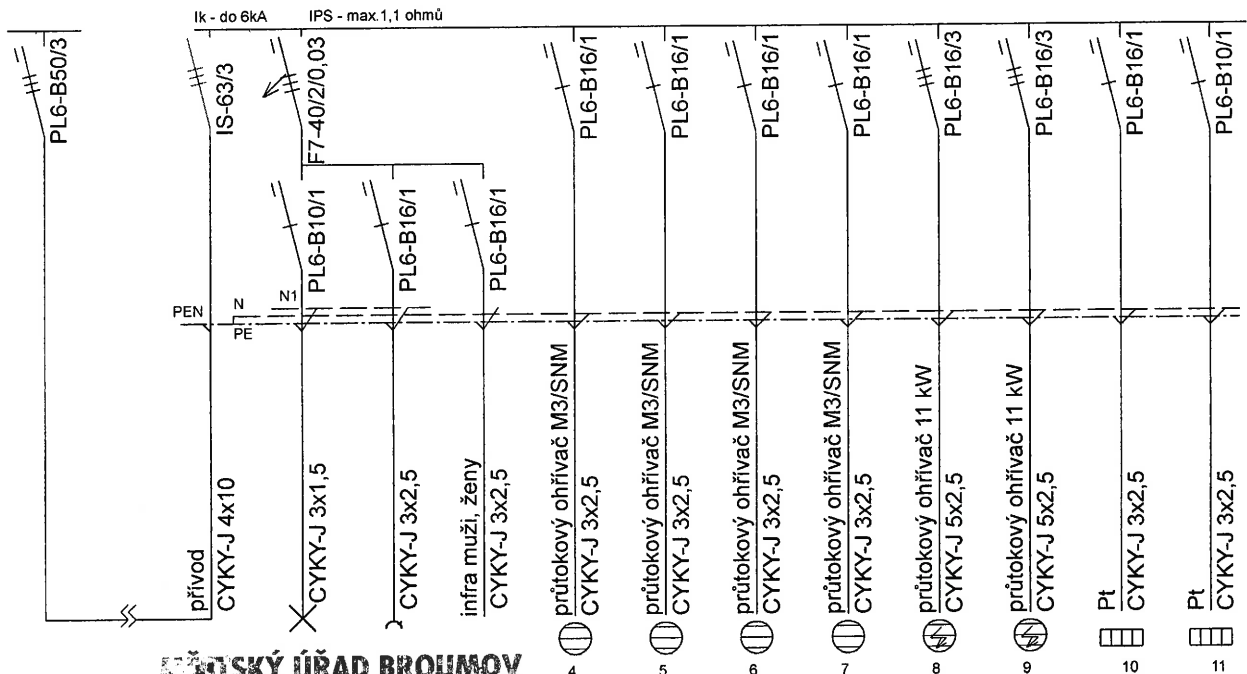

**MĚSTSKÝ ÚŘAD BROUMOV**

Tato dokumentace je ověřena

ze dne: 29. 10. 2012

**MĚSTSKÝ ÚŘAD BROUMOV**

stavební odbor ②

K BPSIC, ZN. 26014/2511/140

*Kopřivský*



Broumovské stavební sdružení s.r.o.

U Horní brány 29, Broumov, 550 01

tel/fax: 491 523 543, e-mail: bss@bssbroumov.cz

IČO: 46504303, DIČ: CZ46504303

Zodpovědný projektant:	Vypracoval:	Kreslil:	
Ing. Jaroslav Šlapka	Pavel Jiráček	Pavel Jiráček	
Místo stavby: Rožmitál	Úřad:	Broumov	
Stavebník:	Občanské sdružení "Přátelé Rožmitálu", IČ.:22880704 Rožmitál čp. 48, 550 01 Broumov		Č. zakázky: 111149
Název akce:	Sociální zařízení v objektu č.p. 107 na st.p.č. 67, v k.ú. Rožmitál		Stupeň: SP
	Elektroinstalace		Formát: 3xA4
Název výkresu:	Rozvaděč RS		Datum: 11/2011
			Měřítko: 1:50
			Č. výkresu / č. paré: 01.2.3.