


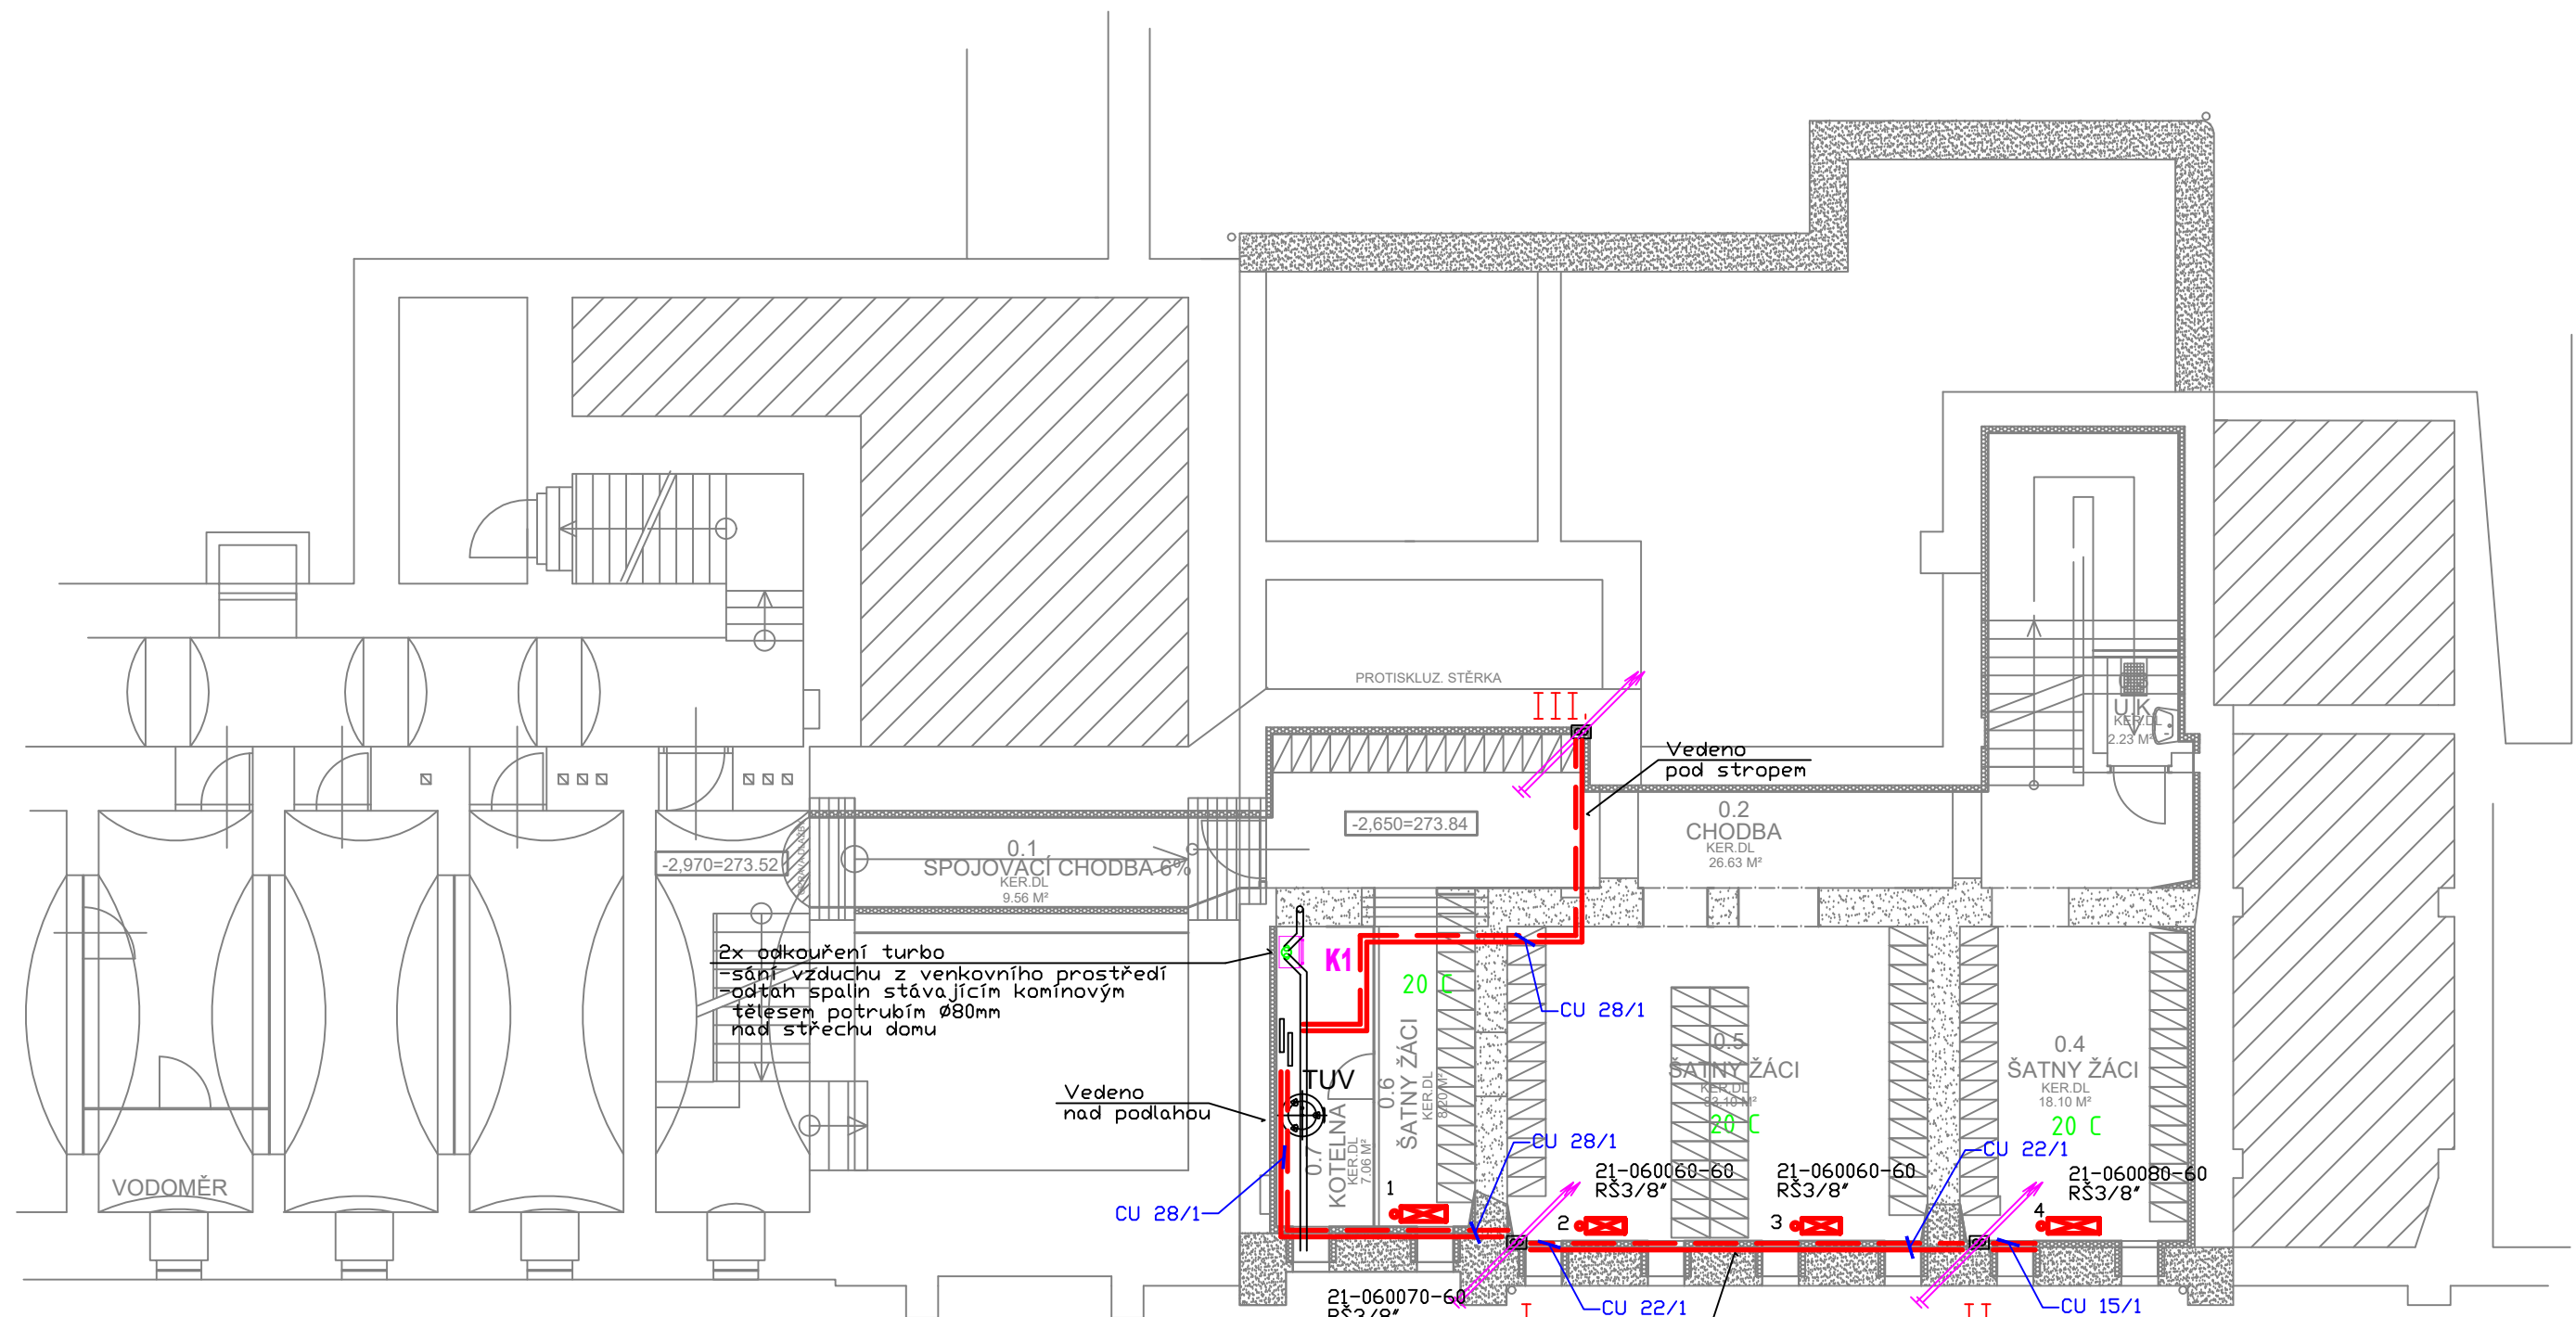


# LEGENDA ZNAČEK

-  PLYNOVÝ KOTEL - 45 kW
-  DESKOVÉ OTOPNÉ TĚLESO typ VK S VESTAVNÝM VENTILEM A ŠPODNÍM PŘIPOJENÍM
-  TRUBKOVÉ KOUPELNÉ OTOPNÉ TĚLESO

## LEGENDA POTRUBÍ:

-  15 ± 35 ÚSTŘEDNÍ VYTÁPĚNÍ - PŘÍVOD, POTR. CU, - 70 C
-  15 ± 35 ÚSTŘEDNÁ VYTÁPĚNÍ - ZPÁTEČKA, POTR. CU, - 55 C

## NAPOJENÍ TĚLESA VK

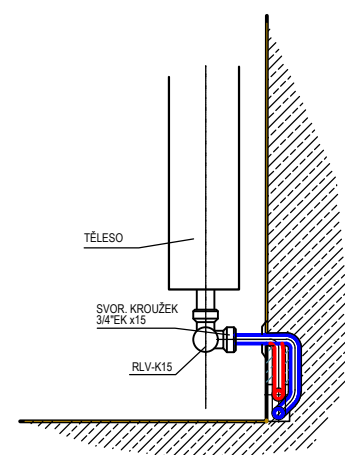

|                                                                  |                                                 |            |        |                                                  |            |
|------------------------------------------------------------------|-------------------------------------------------|------------|--------|--------------------------------------------------|------------|
| Odpovědný proj.                                                  | Podpis                                          | Projektant | Podpis | SYSTEP a.s.                                      |            |
| Němcová Libuše                                                   |                                                 | Němec René |        | 17. LISTOPADU 237, PARDUBICE<br>tel. 774 950 822 |            |
| Investor                                                         | MĚSTO HEŘMANŮV MĚSTEC                           |            |        |                                                  |            |
| Místo                                                            | náměstí Míru 4, 538 03 Heřmanův Městec          |            |        | Číslo zakázky                                    | Č. kopie   |
| Kraj                                                             | PARDUBICKÝ KRAJ                                 |            |        |                                                  |            |
| Akce<br><br>REKONSTRUKCE DOMU č.p. 4<br>V HEŘMANOVÉ MĚSTCI NA ŽŠ |                                                 |            |        | Stupeň: DPS                                      |            |
|                                                                  |                                                 |            |        | Formát: 2A4                                      |            |
|                                                                  |                                                 |            |        | Datum: 11.2018                                   |            |
|                                                                  |                                                 |            |        | Měřítko: 1 : 100                                 |            |
| Obsah                                                            | PŮDORYS ROZVODU - 1.PP<br>- ÚSTŘEDNÍ VYTÁPĚNÍ - |            |        | Část                                             | Č. výkresu |
|                                                                  |                                                 |            |        | ÚT                                               | 02         |