
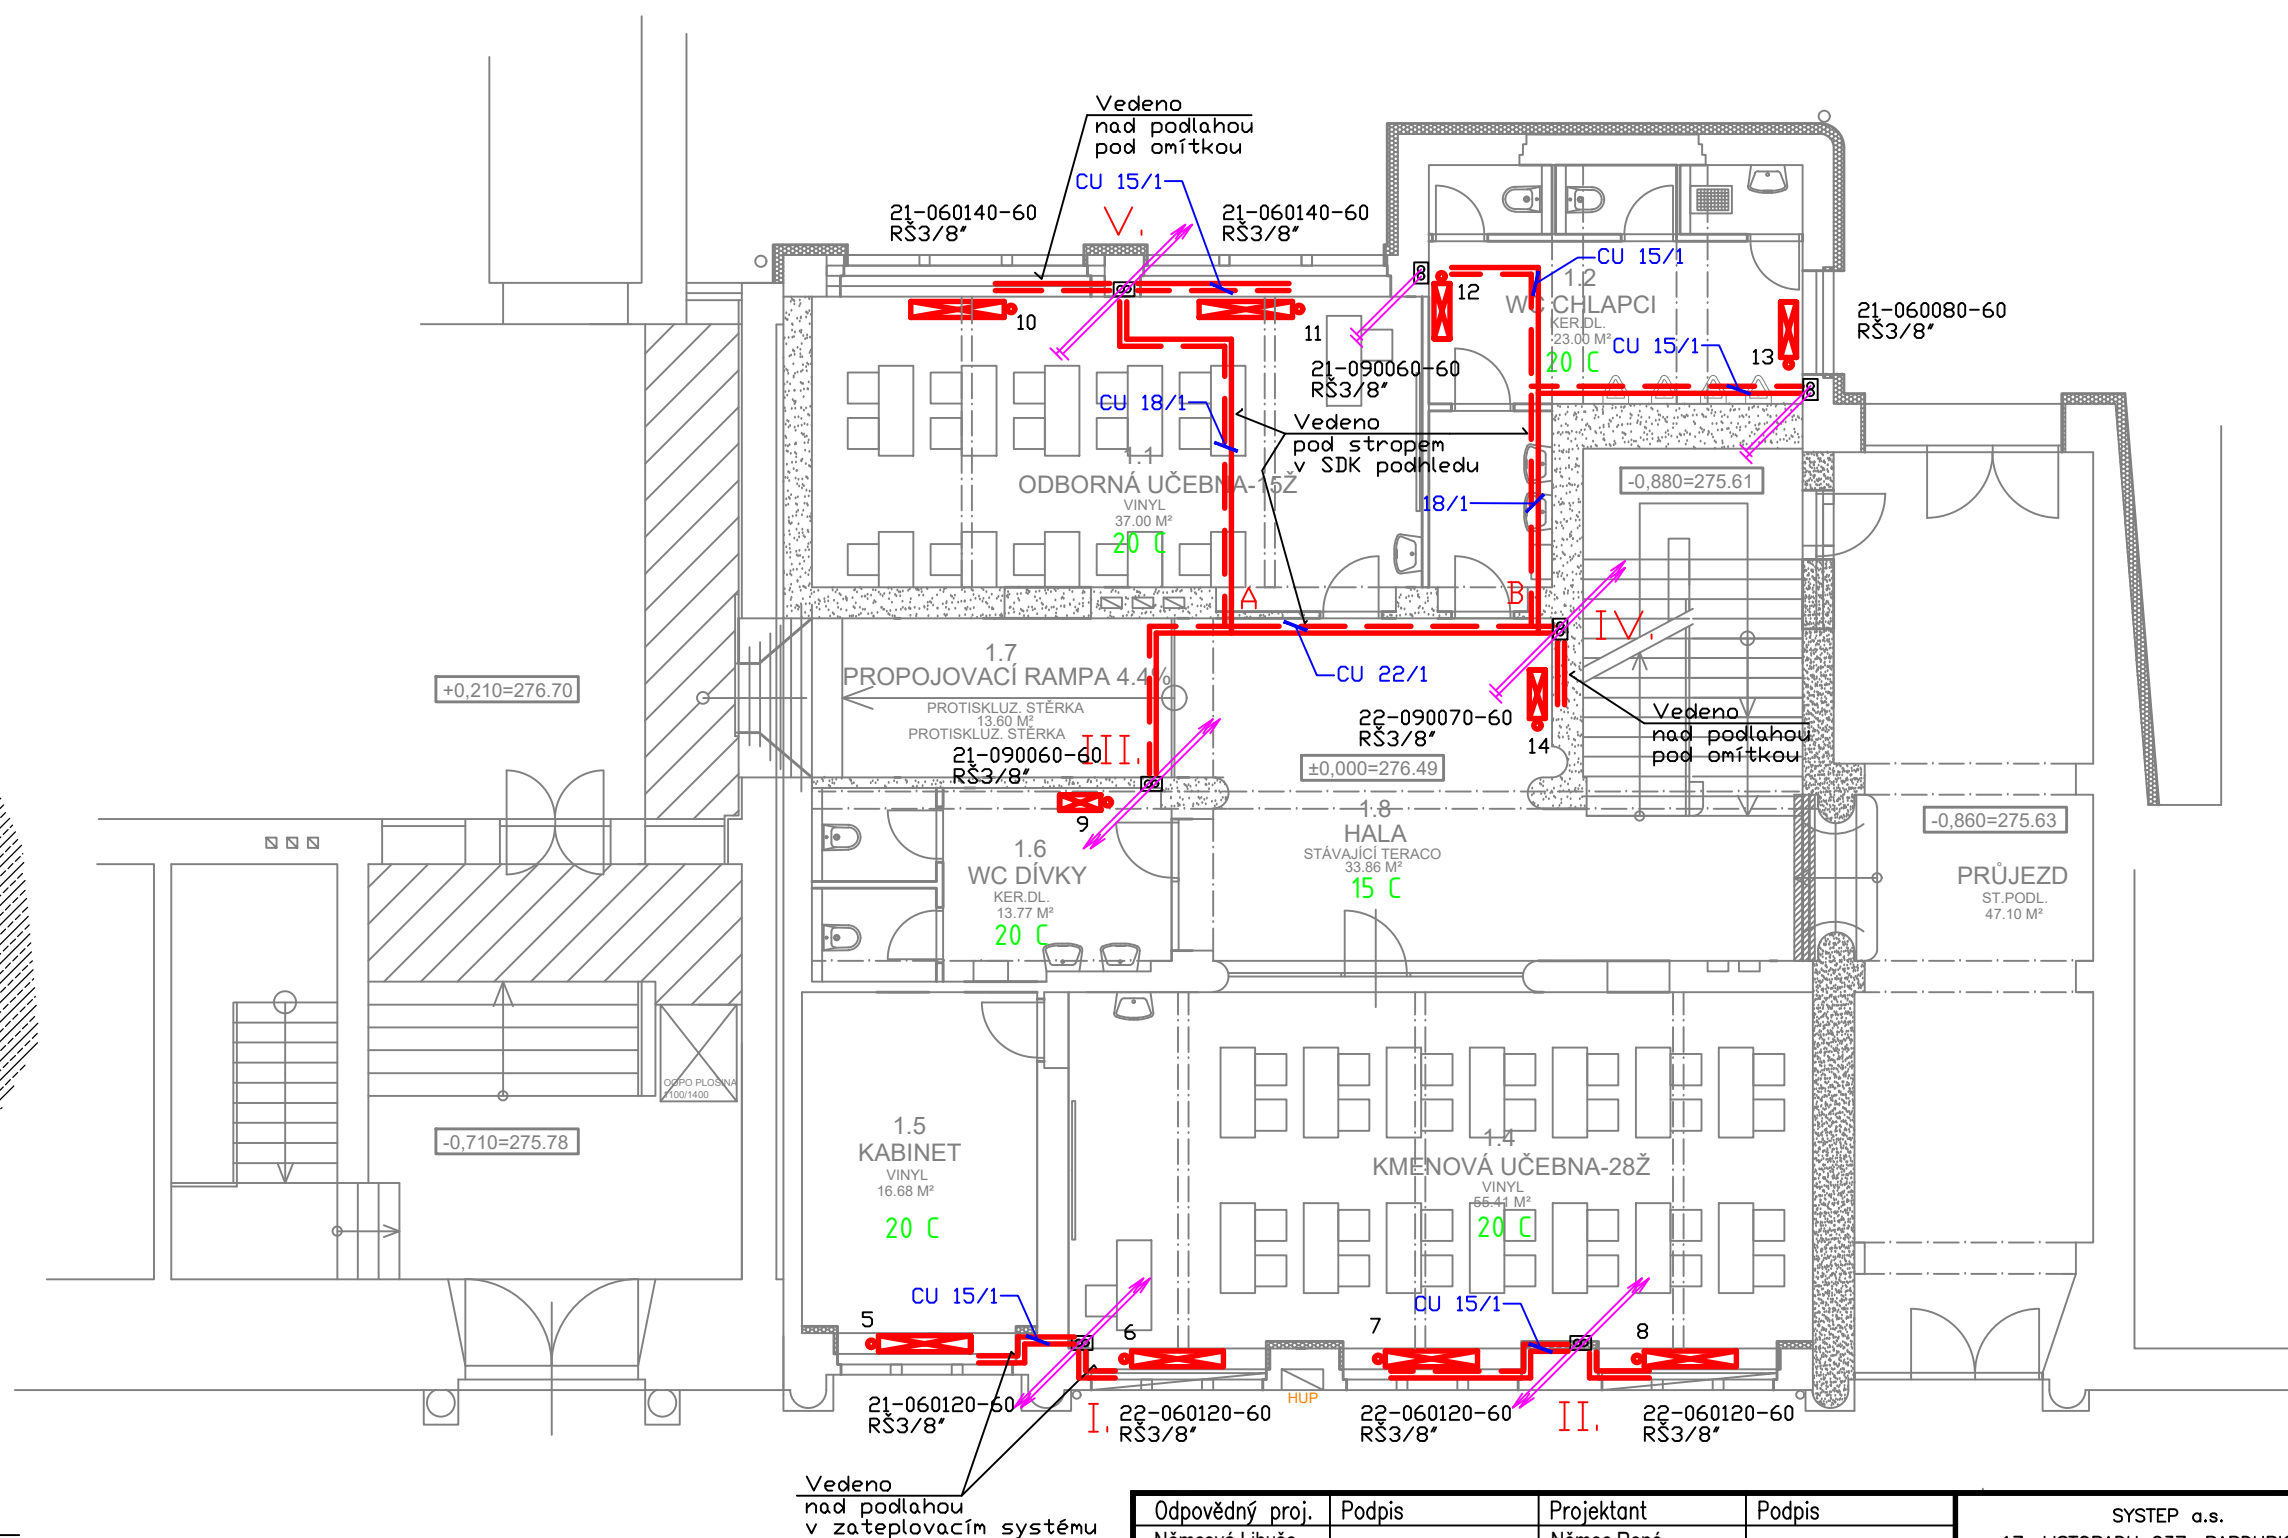


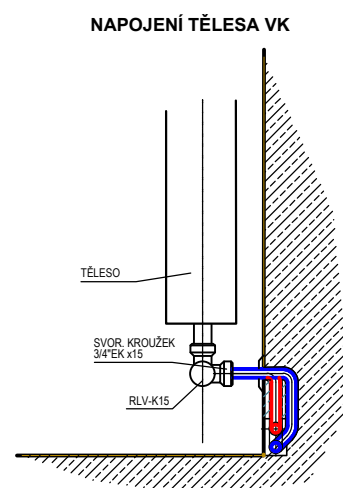

LEGENDA ZNAČEK

- PLYNOVÝ KOTEL - 45 kW
- DESKOVÉ OTOPNÉ TĚLESO typ VK S VESTAVNÝM VENTILEM A ŠPODNÍM PŘIPOJENÍM
- TRUBKOVÉ KOUPELNOVÉ OTOPNÉ TĚLESO

LEGENDA POTRUBÍ:

- 15 ± 35
- 15 ± 35
- ÚSTŘEDNÍ VYTÁPĚNÍ - PŘÍVOD, POTR. CU, - 70 C
- ÚSTŘEDNÍ VYTÁPĚNÍ - ZPÁTEČKA, POTR. CU, - 55 C

Odpovědný proj.	Podpis	Projektant	Podpis	SYSTEP a.s.	
Němcová Libuše		Němec René		17. LISTOPADU 237, PARDUBICE tel. 774 950 822	
Investor	MĚSTO HEŘMANŮV MĚSTEC			Číslo zakázky	Č. kopie
Místo	náměstí Míru 4, 538 03 Heřmanův Městec				
Kraj	PARDUBICKÝ KRAJ				
Akce REKONSTRUKCE DOMU č.p. 4 V HEŘMANOVÉ MĚSTCI NA ZŠ					
			Stupeň: DPS		
			Formát: 2A4		
			Datum: 11.2018		
Obsah PŮDORYS ROZVODU - 1.NP - ÚSTŘEDNÍ VYTÁPĚNÍ -			Měřítko: 1 : 100		
			Část		Č. výkresu
			ÚT		
			03		