


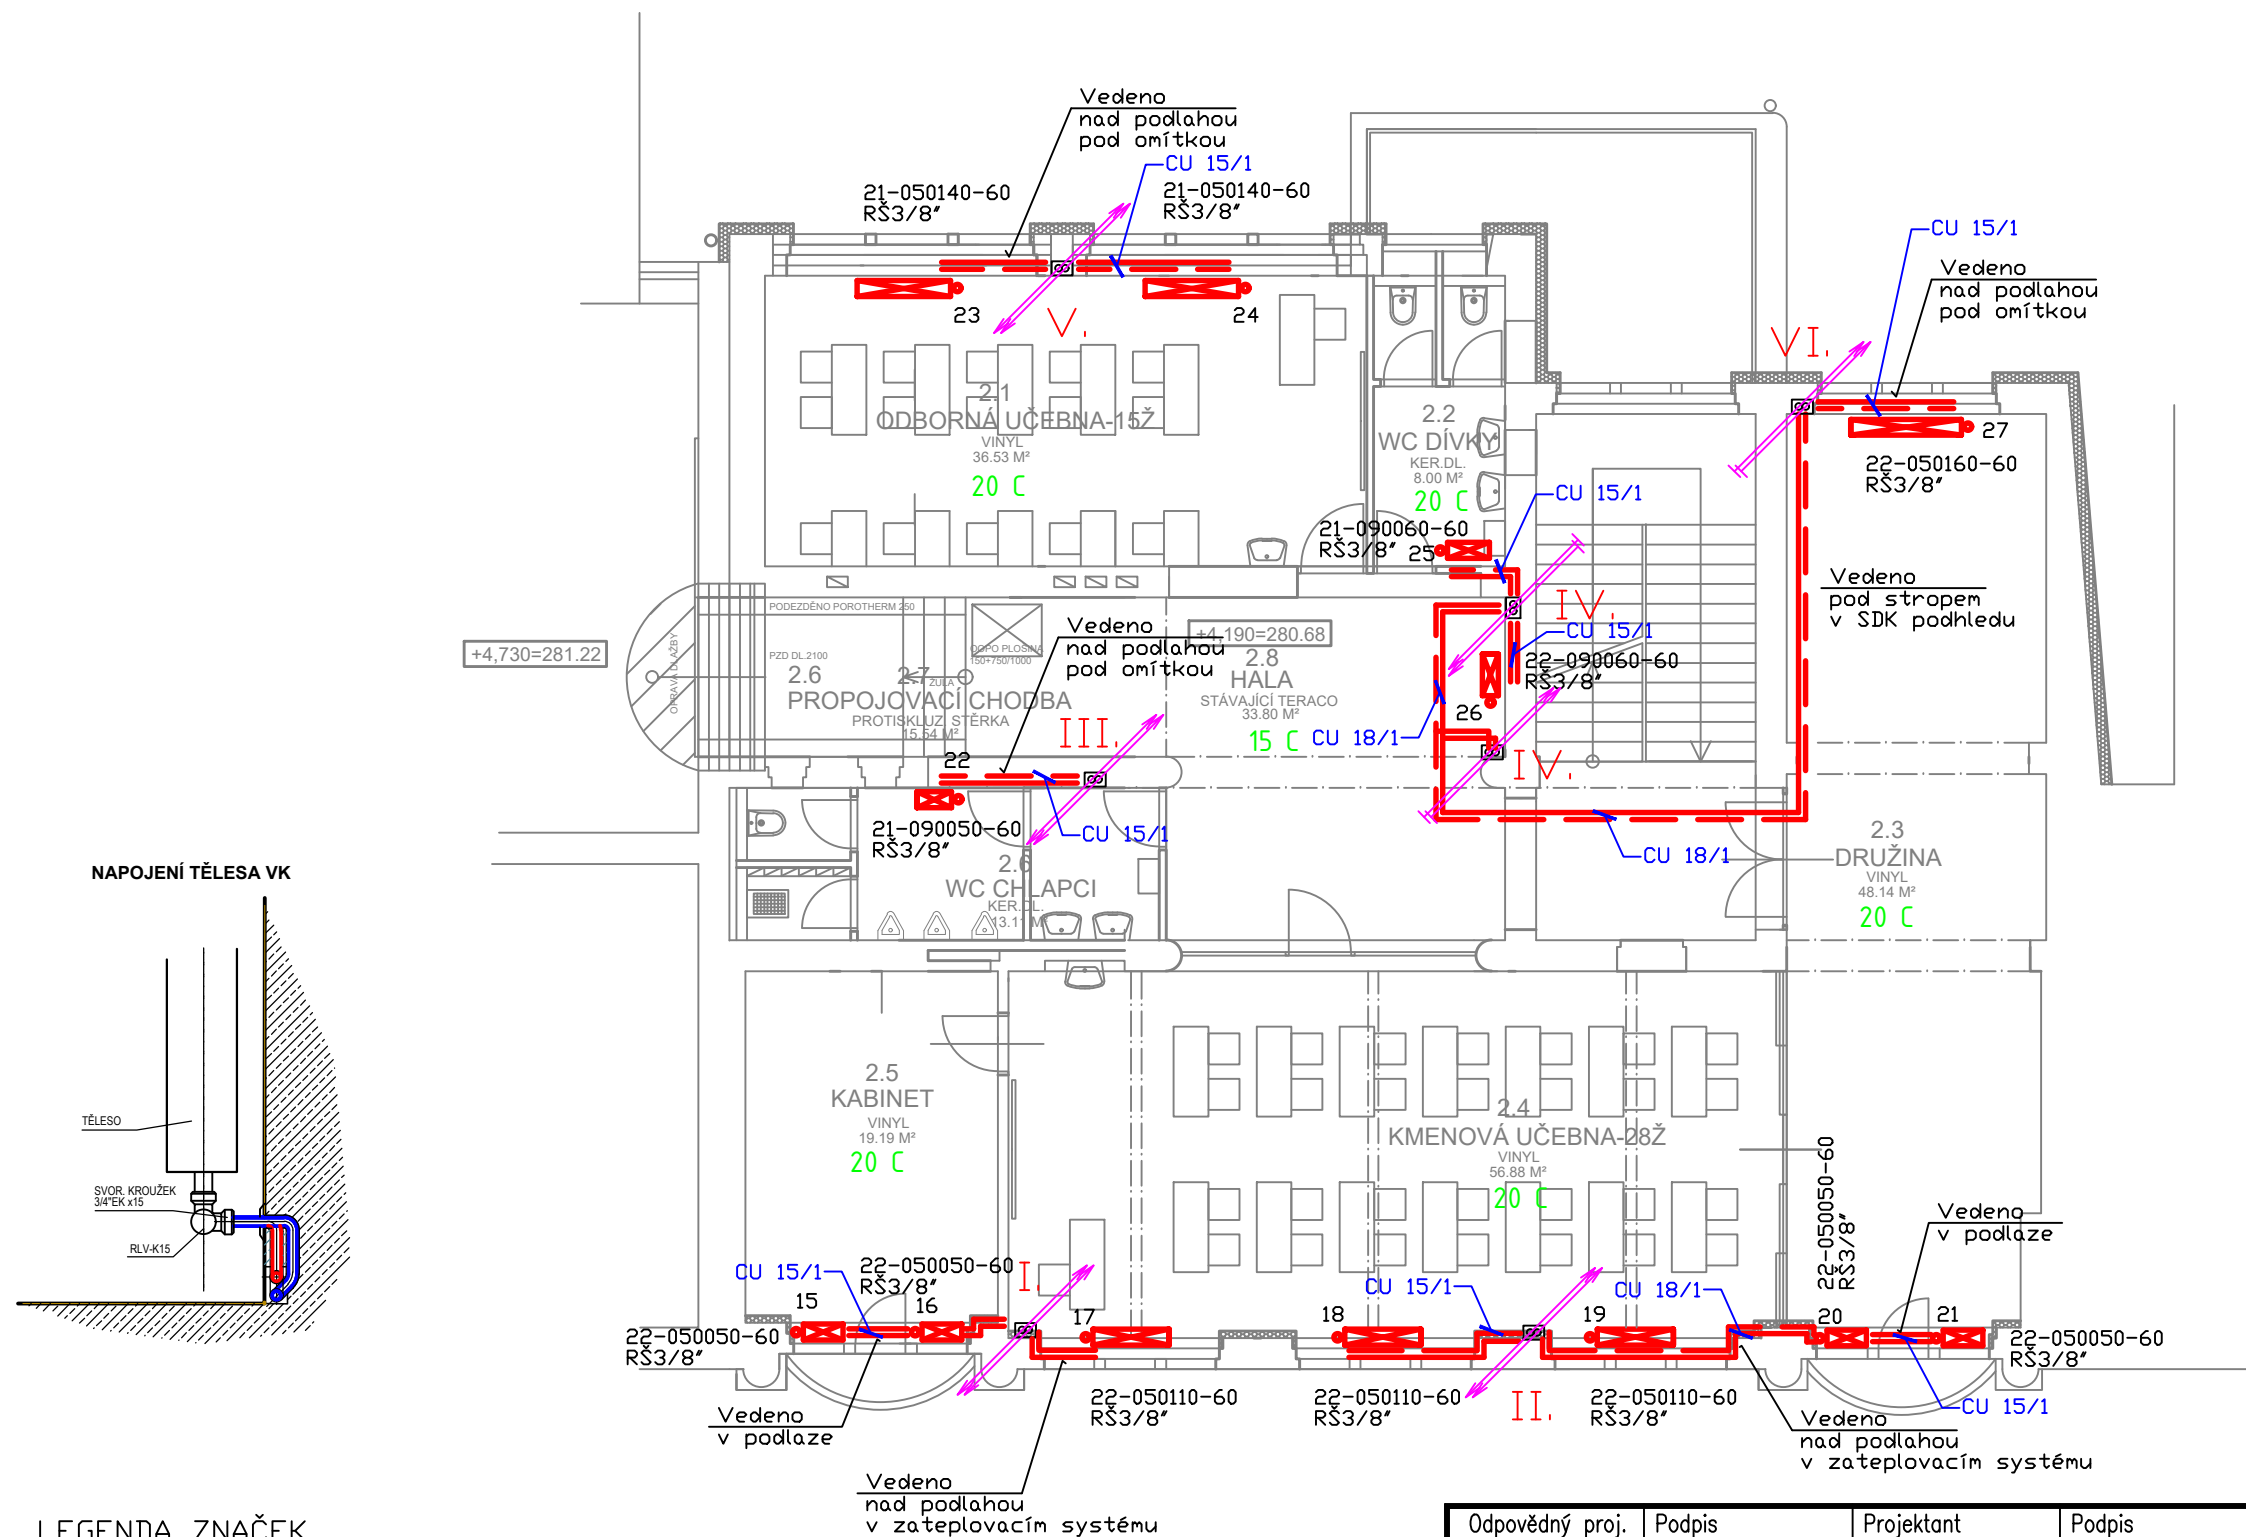

LEGENDA ZNAČEK

- PLYNOVÝ KOTEL - 45 kW
- DESKOVÉ OTOPNÉ TĚLESO typ VK S VESTAVNÝM VENTILEM A ŠPODNÍM PŘIPOJENÍM
- TRUBKOVÉ KOUPELNOVÉ OTOPNÉ TĚLESO

LEGENDA POTRUBÍ:

- 15 ± 35
- 15 ± 35
- ÚSTŘEDNÍ VYTÁPĚNÍ - PŘÍVOD, POTR. CU, - 70 C
- ÚSTŘEDNÍ VYTÁPĚNÍ - ZPÁTEČKA, POTR. CU, - 55 C

Odpovědný proj.	Podpis	Projektant	Podpis	SYSTEP a.s.	
Němcová Libuše		Němec René		17. LISTOPADU 237, PARDUBICE	
Investor	MĚSTO HEŘMANŮV MĚSTEC			tel. 774 950 822	
Místo	náměstí Míru 4, 538 03 Heřmanův Městec			Číslo zakázky	Č. kopie
Kraj	PARDUBICKÝ KRAJ				
Akce REKONSTRUKCE DOMU č.p. 4 V HEŘMANOVÉ MĚSTCI NA ŽS				Stupeň: DPS	
				Formát: 2A4	
				Datum: 11.2018	
				Měřítko: 1 : 100	
Obsah	PŮDORYS ROZVODU - 2.NP - ÚSTŘEDNÍ VYTÁPĚNÍ -			Část	Č. výkresu
ÚT				04	