



VYTÁPĚNÍ PŮDORYS 1NP - STÁVAJÍCÍ STAV

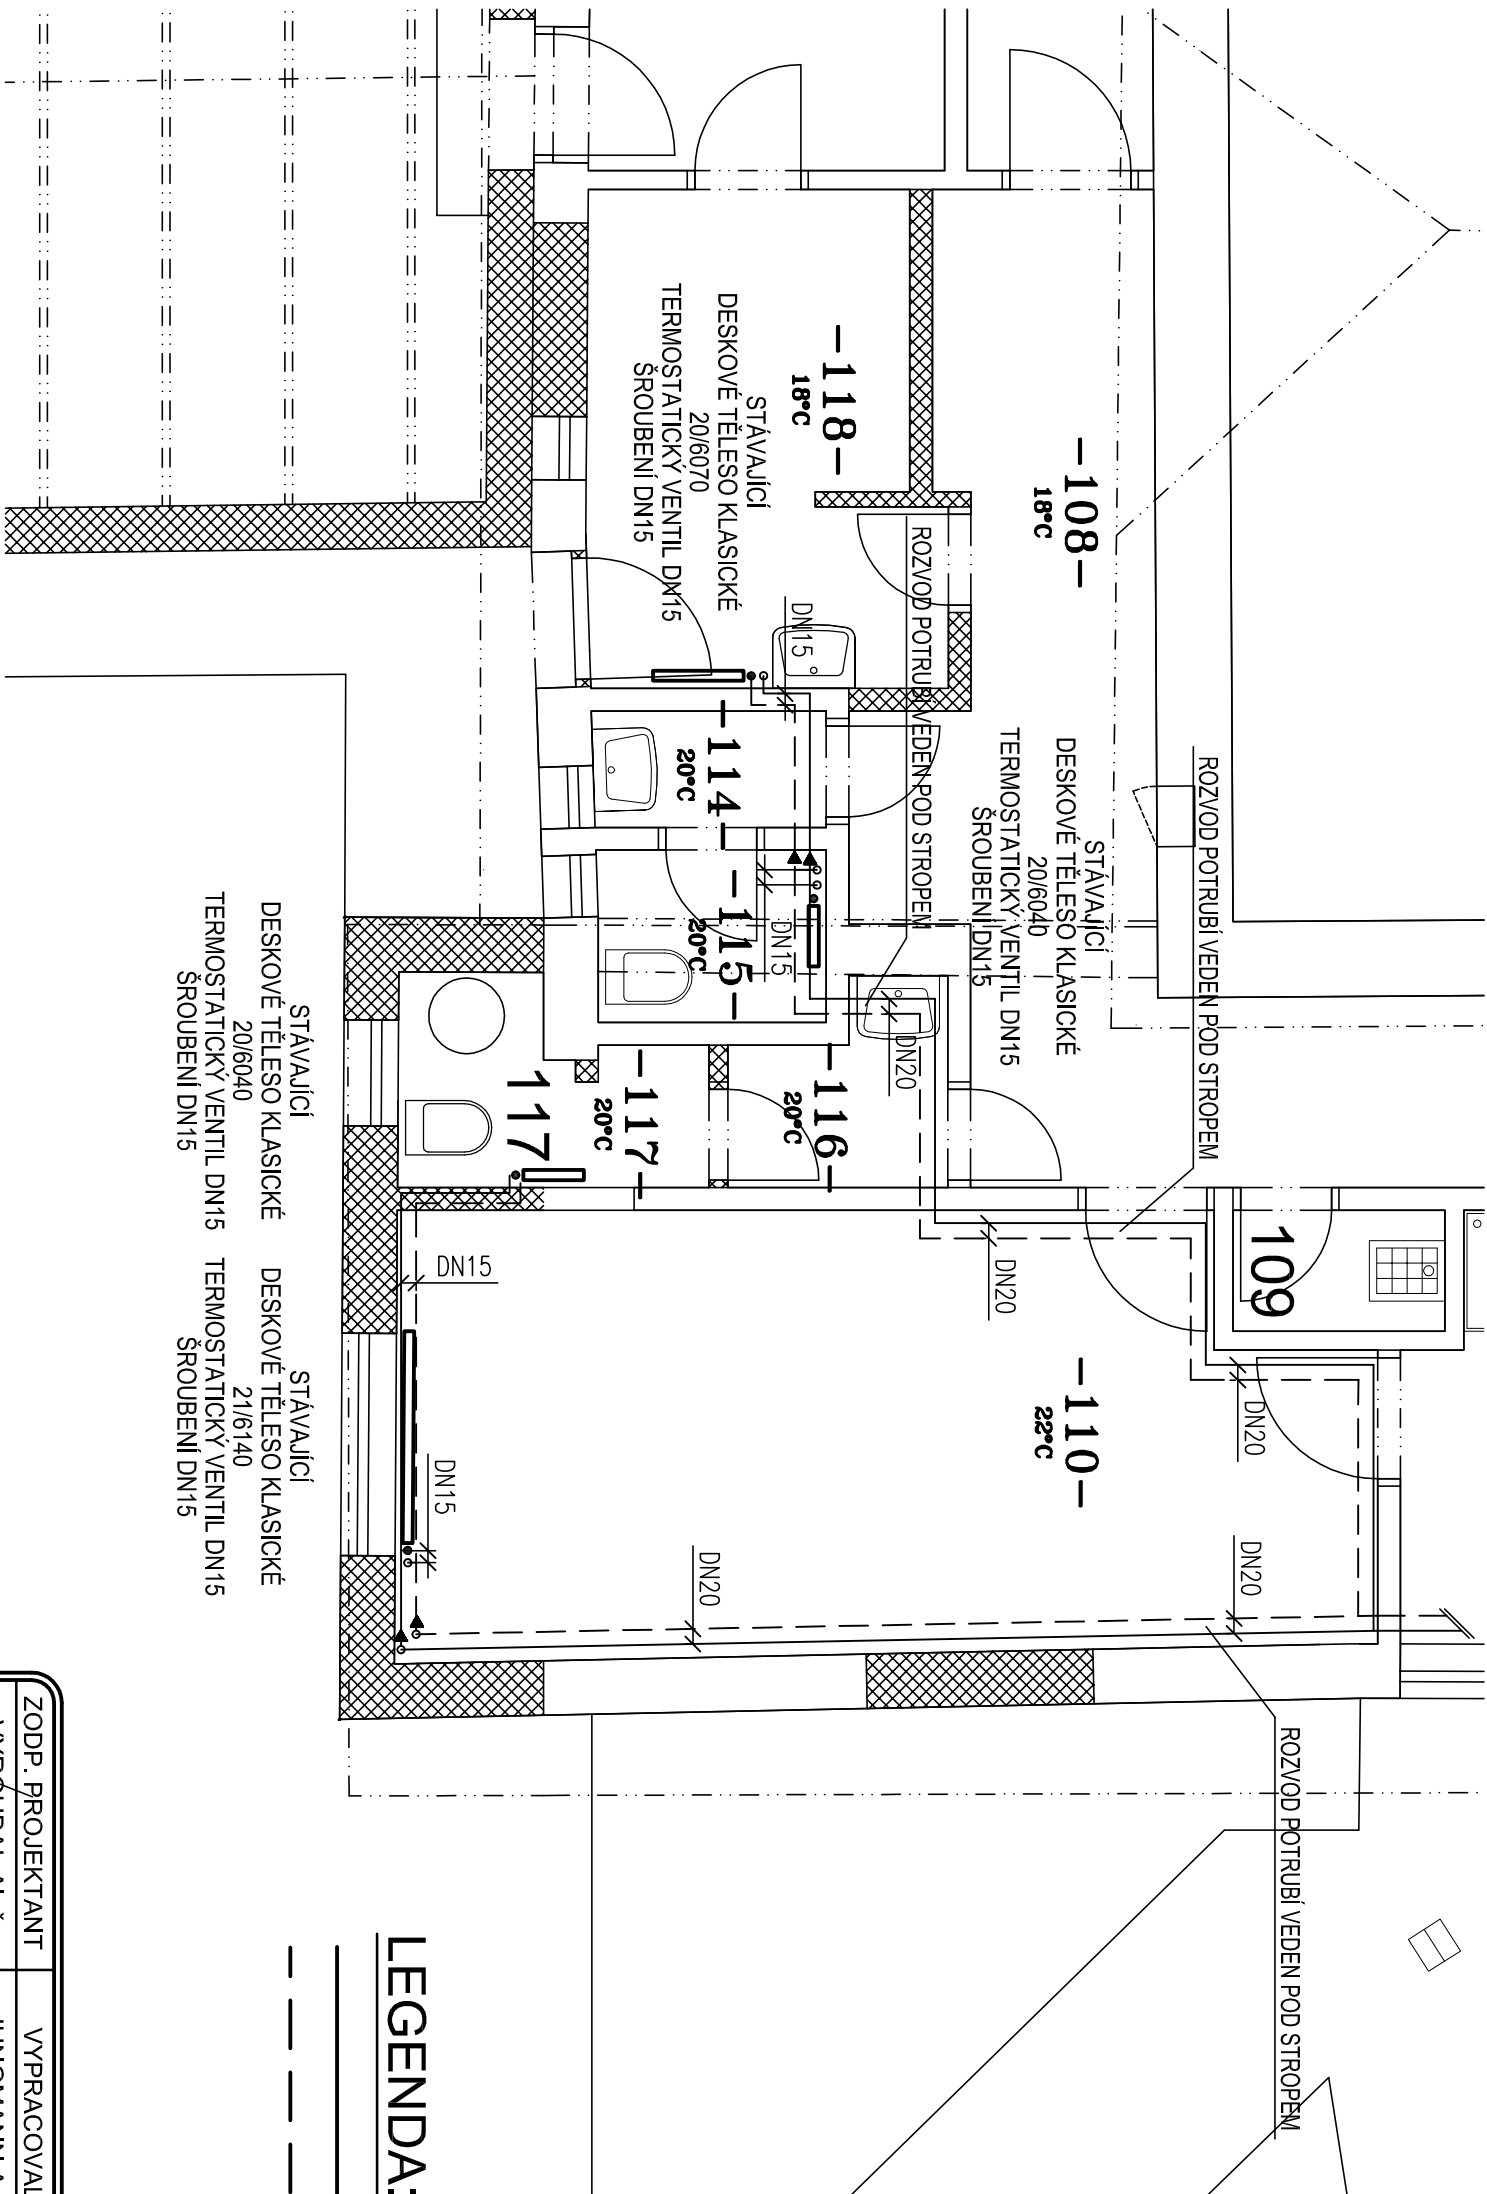

LEGENDA:

- ROZVOD TOPNÉ VODY - PŘÍVOD
- ROZVOD TOPNÉ VODY - VRÁT

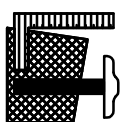

ZODP. PROJEKTANT	VYPRACOVAL	KRESLIL
VYPRACOVAL Aleš	JUNGMANN Adam	hp DesignJet 500
KRAJ: Olomoucký	STAV. ÚŘ.: Prostějov	OBEČ. ÚŘ.: Bedihošť
INVESTOR	Obec Bedihošť, Prostějovská 13, 798 21 Bedihošť	
AKCE:		
NOVOSTAVBA TĚLOCVIČNÝ Komenského 86, 798 21 Bedihošť		
OBSAH: VYTÁPĚNÍ PŮDORYS 1NP - STÁVAJÍCÍ STAV		
V-PROJEKT Prostějov, v.o.s. Újezd 2175/9a, 796 01 Prostějov tel.: 582 333 111, email: vprojekt@vprojekt.cz		
STUPEŇ:	DUP	
DATUM:	10 / 2020	
FORMÁT:	02 A4	
ZAK. ČÍSLO	380920	
MĚŘÍTKO 1:50	ČÍSLO VÝKR. D.1.4.a.f.2.03	